




PLANTA BAIXA RUAS SDO 14, 15, 16 E 18
ESCALA: 1/750

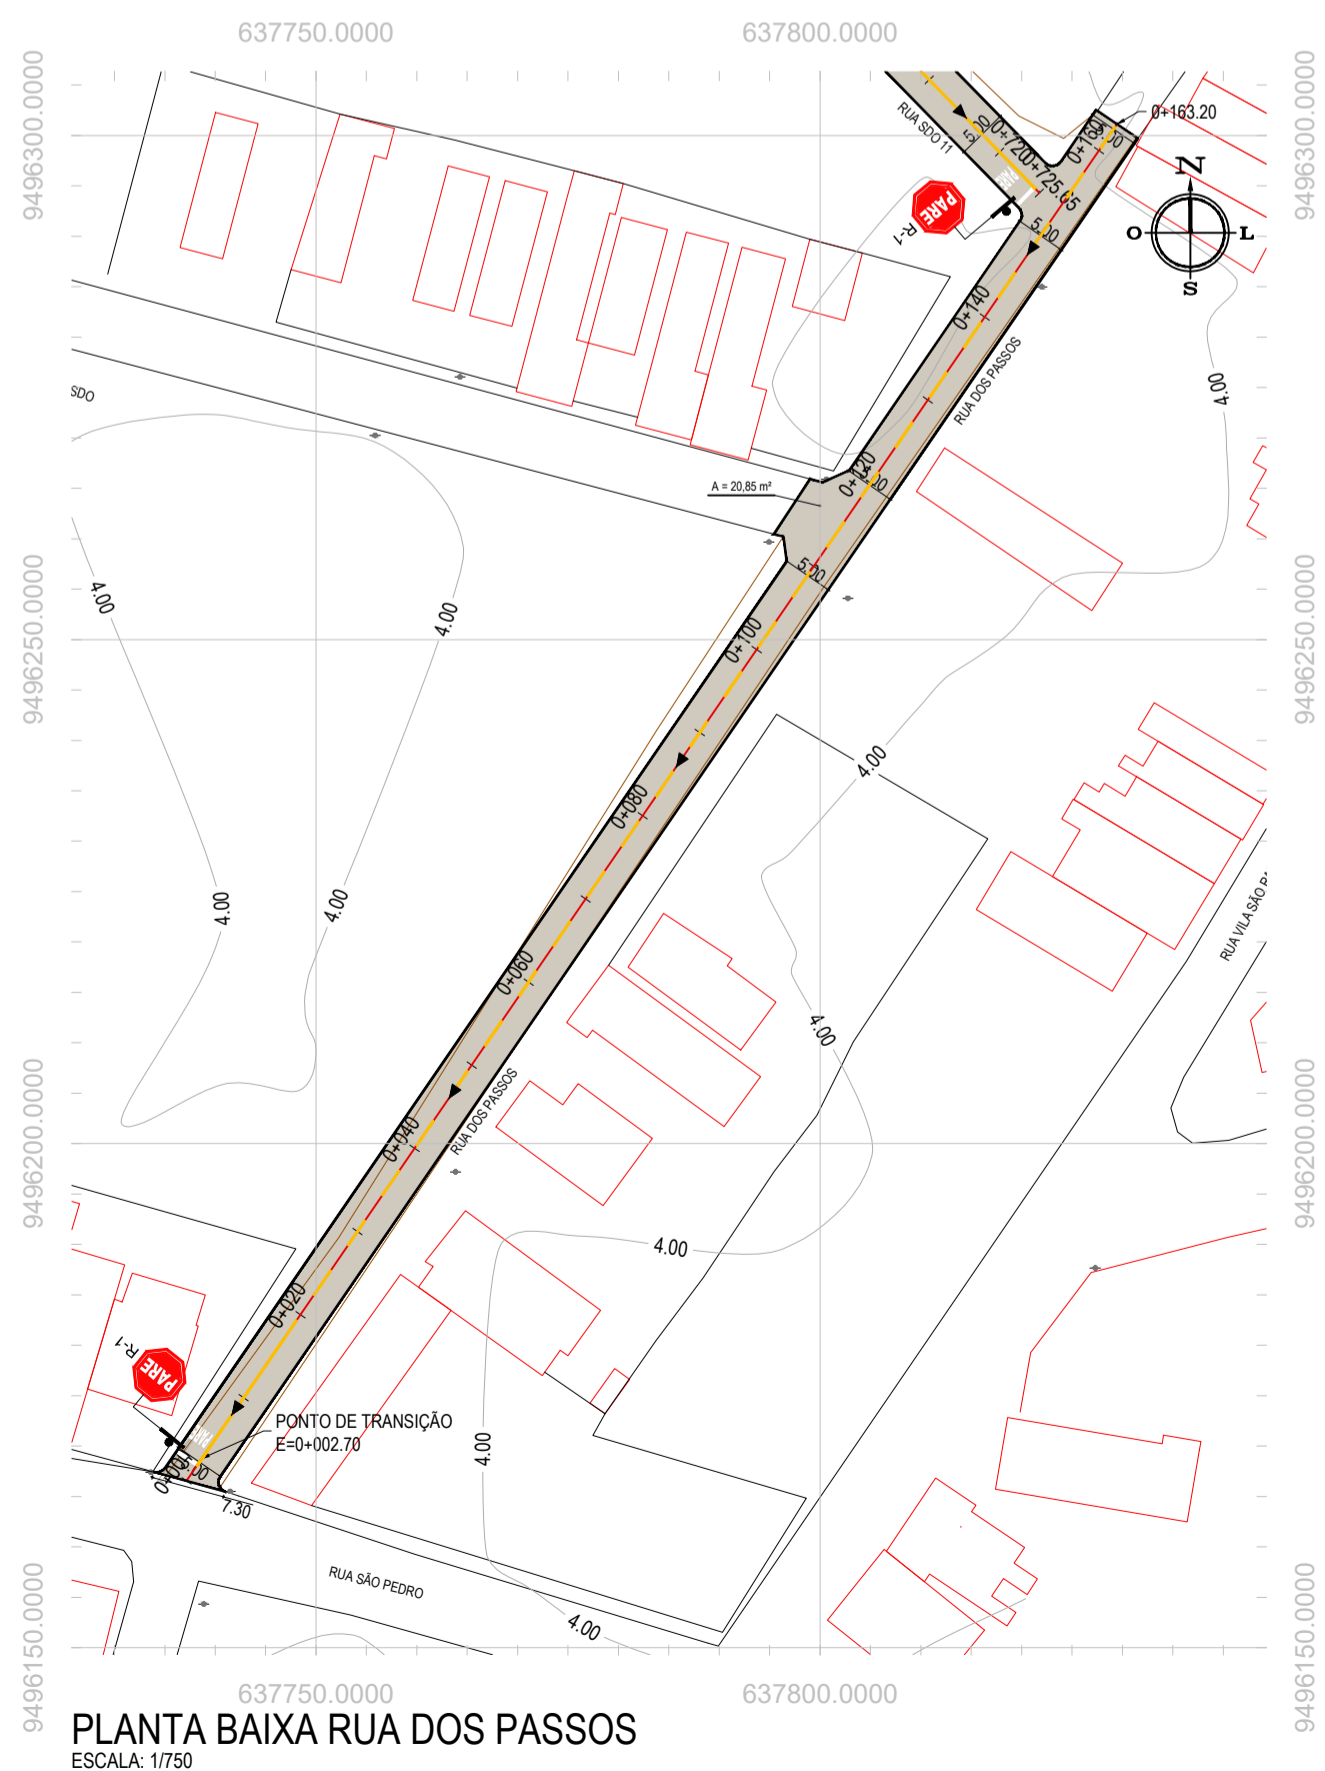


PLANTA BAIXA RUA DOS PASSOS
ESCALA: 1/750

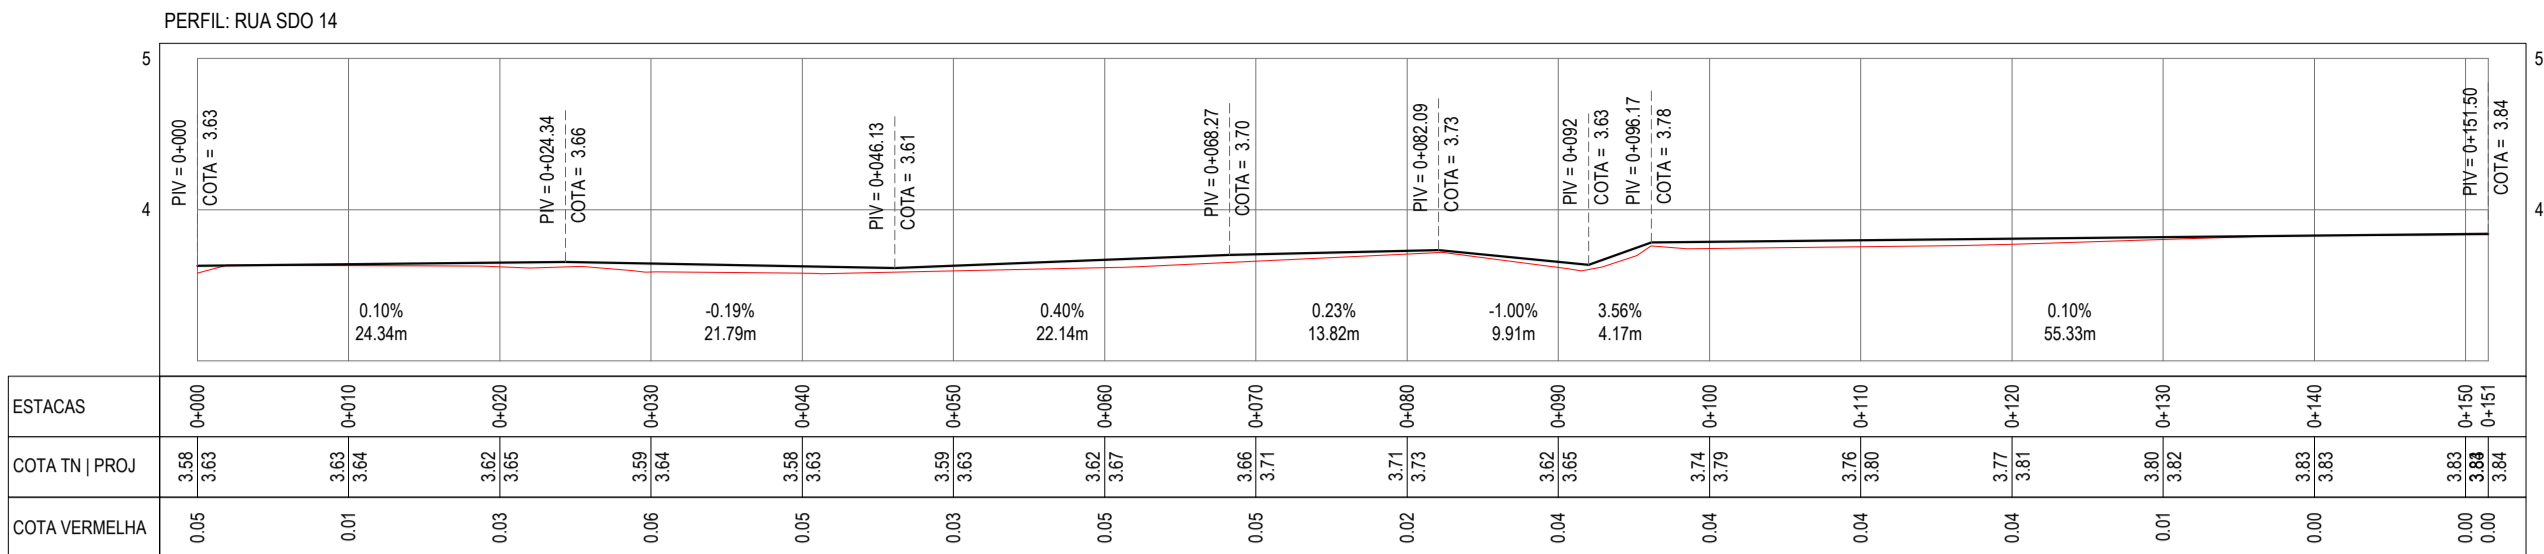


PERFIL LONGITUDINAL RUA SDO 14
ESCALA: H 1/750 | V 1/750

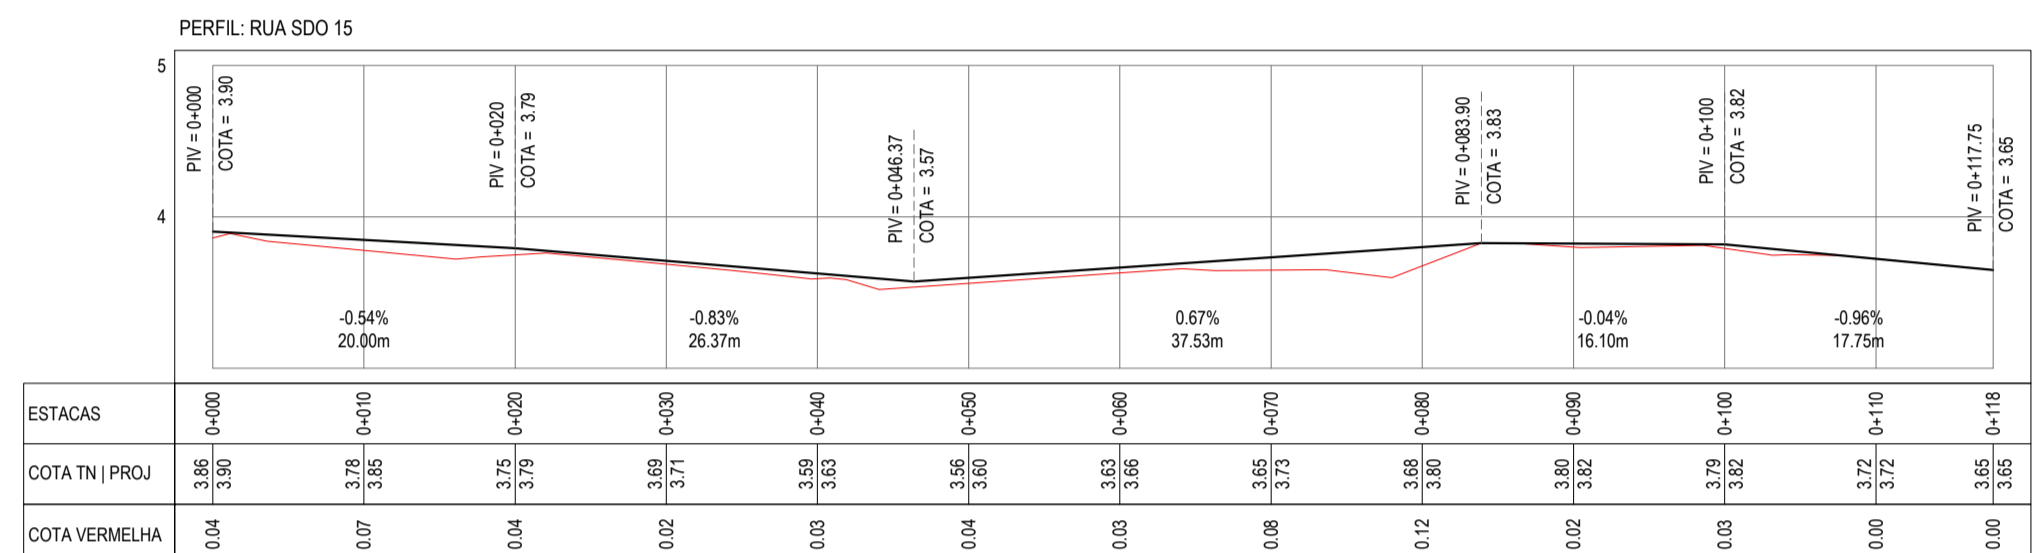


PERFIL LONGITUDINAL RUA SDO 15
ESCALA: H 1/750 | V 1/750

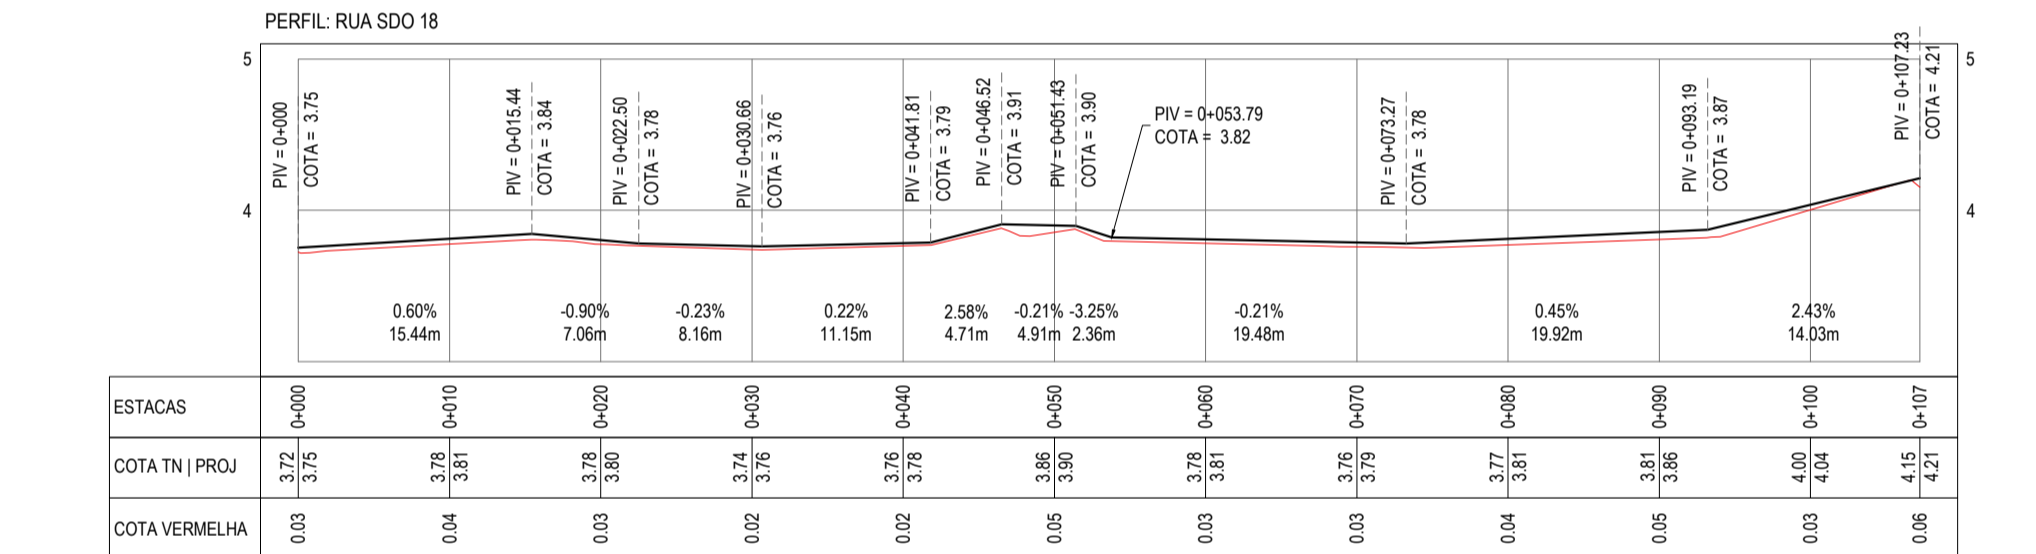


PERFIL LONGITUDINAL RUA SDO 18
ESCALA: H 1/750 | V 1/750

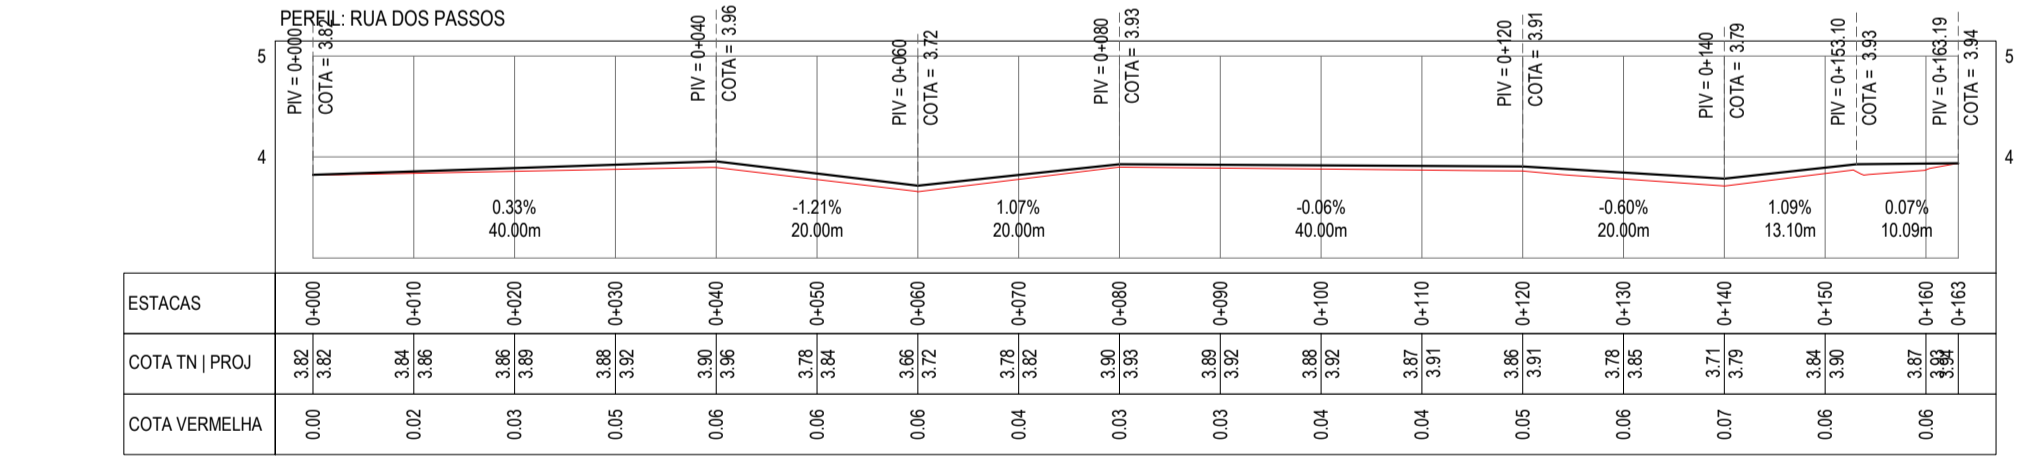

PERFIL LONGITUDINAL RUA DOS PASSOS
ESCALA: H 1/750 | V 1/750

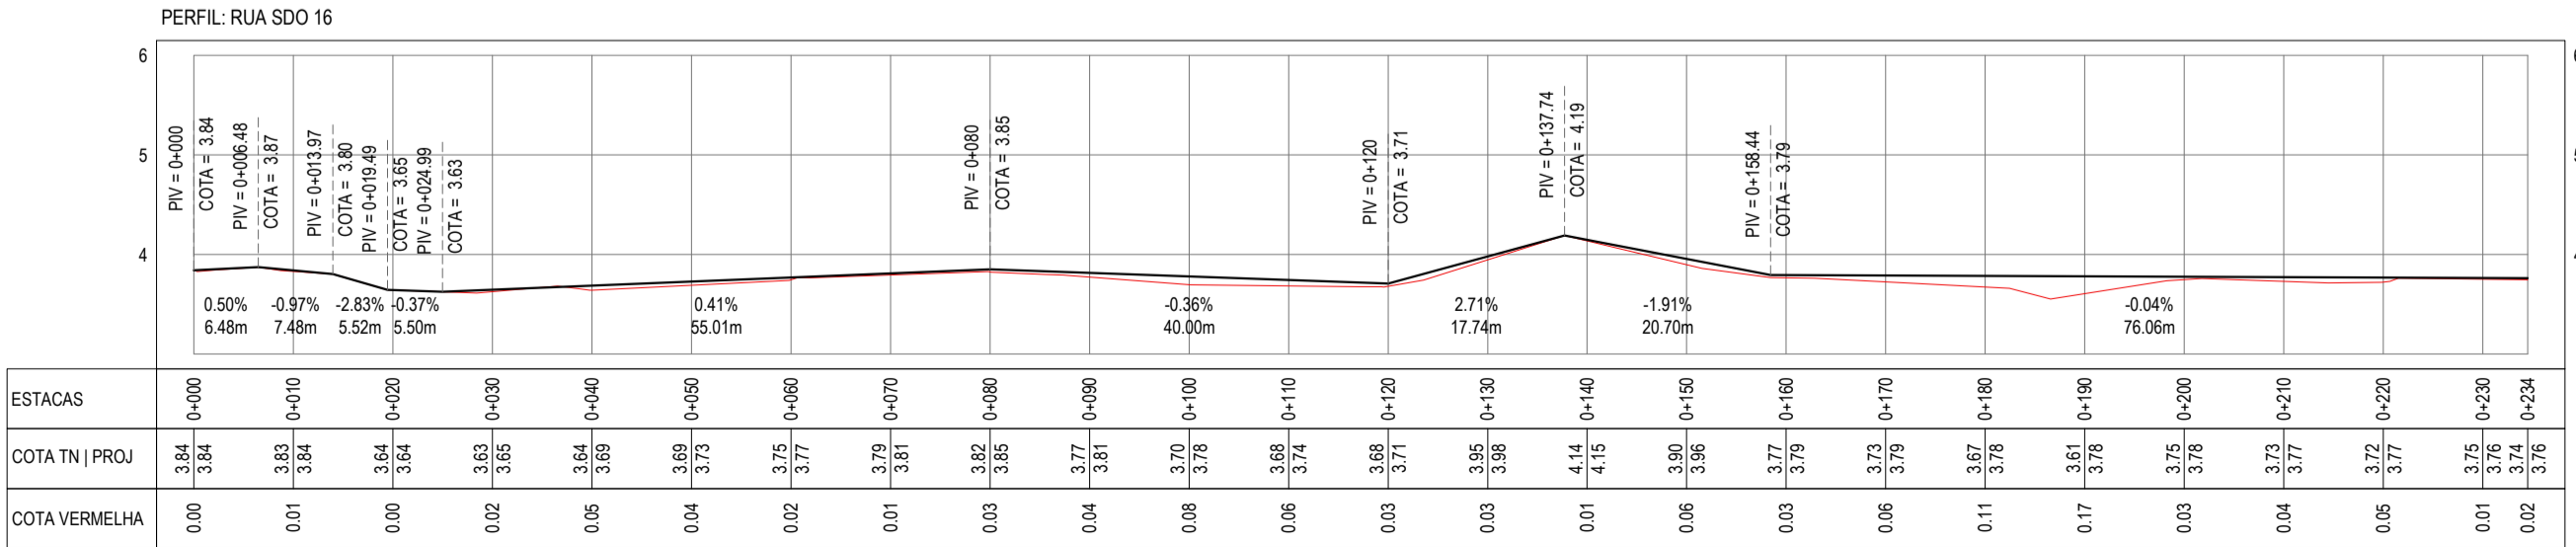

PERFIL LONGITUDINAL RUA SDO 16
ESCALA: H 1/750 | V 1/750

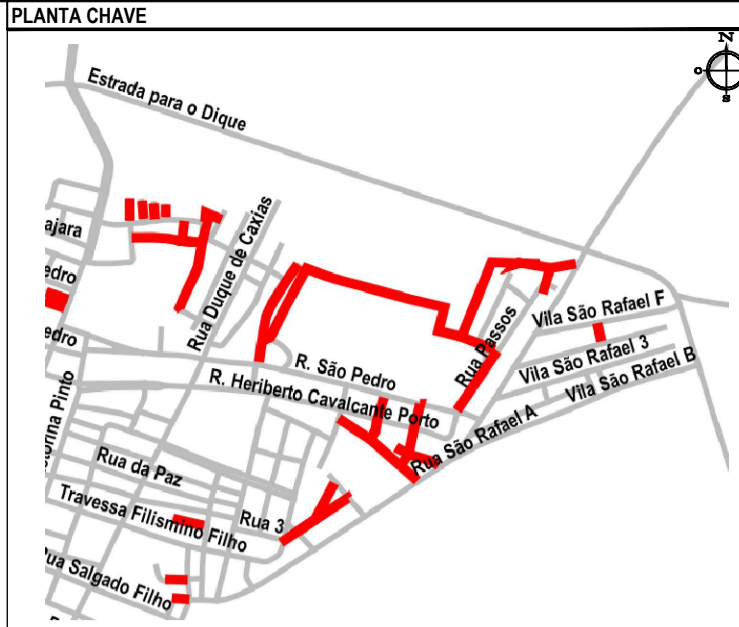

NOTAS
SISTEMA DE COORDENADAS - SIRGAS (SIRGAS 2000)
MERIDIANO CENTRAL - 50° W GR
PROJEÇÃO UNIVERSAL DE MERCATOR (UTM) - ZONA 24M

- LEGENDA
- EM PLANTA
 - MEIO-FIO EXISTENTE
 - TRECHO SEM PAVIMENTO
 - PAVIMENTAÇÃO ASFÁLTICA
 - MEIO-FIO PROJETADO
 - CERCA
 - MURO
 - TRECHO SOBRE BASE NOVA
 - CURVA DE NÍVEL
 - POSTE
 - PROJEÇÃO COBERTA / EDIF.
 - VEGETAÇÃO
 - SENTIDO ESCOM. ÁGUA
 - ALINHAMENTO (ESTACAS)
 - TRECHO SOBRE BASE EXISTENTE

- EM PERFIL
- TERRENO NATURAL - PERFIL LONGITUDINAL
 - TERRENO PROJETADO - PERFIL LONGITUDINAL

- SINALIZAÇÃO
- HORIZONTAL
- LINHA SIMPLES SECCIONADA
 - LINHA DE RETENÇÃO
 - LINHA SIMPLES CONTÍNUA

- VERTICAL
- PARE - PARADA OBRIGATORIA

ASSINATURAS E APROVAÇÃO

PROJETISTA: *Leonardo Silveira Lima*

PROPRIETÁRIO: *Leonardo Silveira Lima*

ENGENHEIRO CIVIL - RNP: 0911581987

APROVAÇÃO

PROPRIETÁRIO: *Leonardo Silveira Lima*

ENGENHEIRO CIVIL - RNP: 0911581987

PROPRIETÁRIO: PREFEITURA MUNICIPAL DE ARACATI

PROJETO: PAVIMENTAÇÃO ASFÁLTICA EM DIVERSAS RUAS

PAVIMENTAÇÃO EM DIVERSAS RUAS

IDENTIFICAÇÃO DOS DESENHOS:

- 01: PLANTA BAIXA RUAS SDO 14, 15, 16 E 18
- 02: PERFIL LONGITUDINAL RUA SDO 14
- 03: PERFIL LONGITUDINAL RUA SDO 15
- 04: PLANTA BAIXA RUA SDO 16
- 05: PERFIL LONGITUDINAL RUA DOS PASSOS
- 06: PERFIL LONGITUDINAL RUA SDO 16
- 07: PLANTA BAIXA RUA DOS PASSOS

FECHA: VILA SÃO RAFAEL, ARACATICE

DATA: NOV/2023

PRONTO: 05-06

ESCALA: INDICADA

CONTROLADO: ARCT C23.41

GEOPAC

PROFESSOR: LEONARDO SILVEIRA LIMA

ENGENHEIRO CIVIL - RNP: 0911581987

PROFESSOR: LEONARDO SILVEIRA LIMA

ENGENHEIRO CIVIL - RNP: 0911581987