
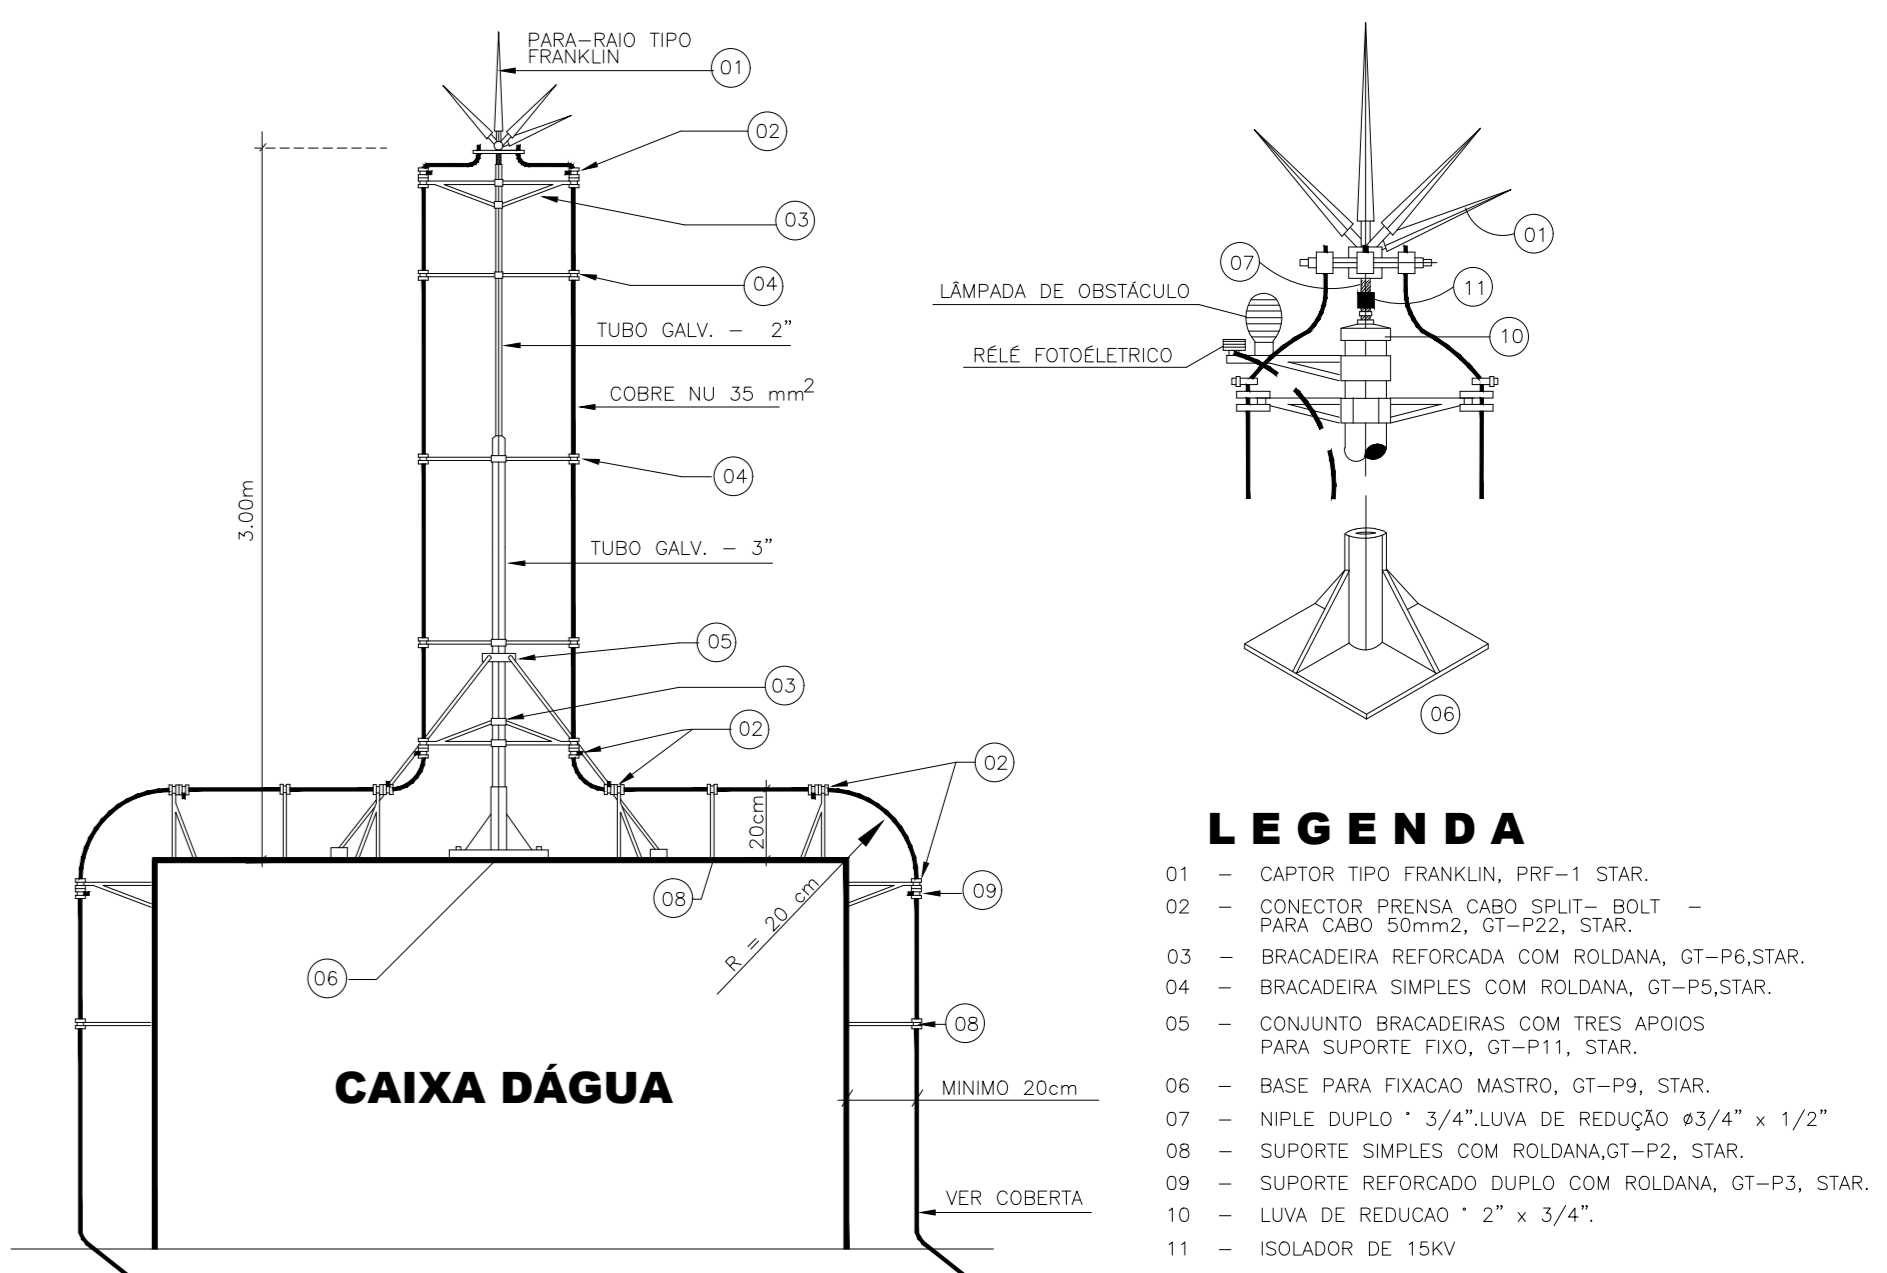


LEGENDA DE INCÊNDIO


- INDICAÇÃO DE SAÍDA DE EMERGÊNCIA PARA FIXAÇÃO EM COLUNAS, PAREDE OU TETO. SIMBOLO RETANGULAR, FUNDO VERDE E PICTOGRAMA FOTOLUMINESCENTE. H=2,00m.
- EXTINTOR DE PÓ QUÍMICO (PÓ6K) CLASSE-ABC
- BLOCO AUTÔNOMO PARA ILUMINAÇÃO DE SEGURANÇA. MARCA: PIAL REF. 61528 LÂMPADA DE 6W E AUTONOMIA DE 4hs.
- INDICAÇÃO DA SAÍDA DE EMERGÊNCIA, UTILIZADA COMO COMPLEMENTAÇÃO DO PICTOGRAMA FOTOLUMINESCENTE. COSTA BRANCA OU AMARELA. SIMBOLO RETANGULAR, FUNDO VERDE E PICTOGRAMA FOTOLUMINESCENTE.

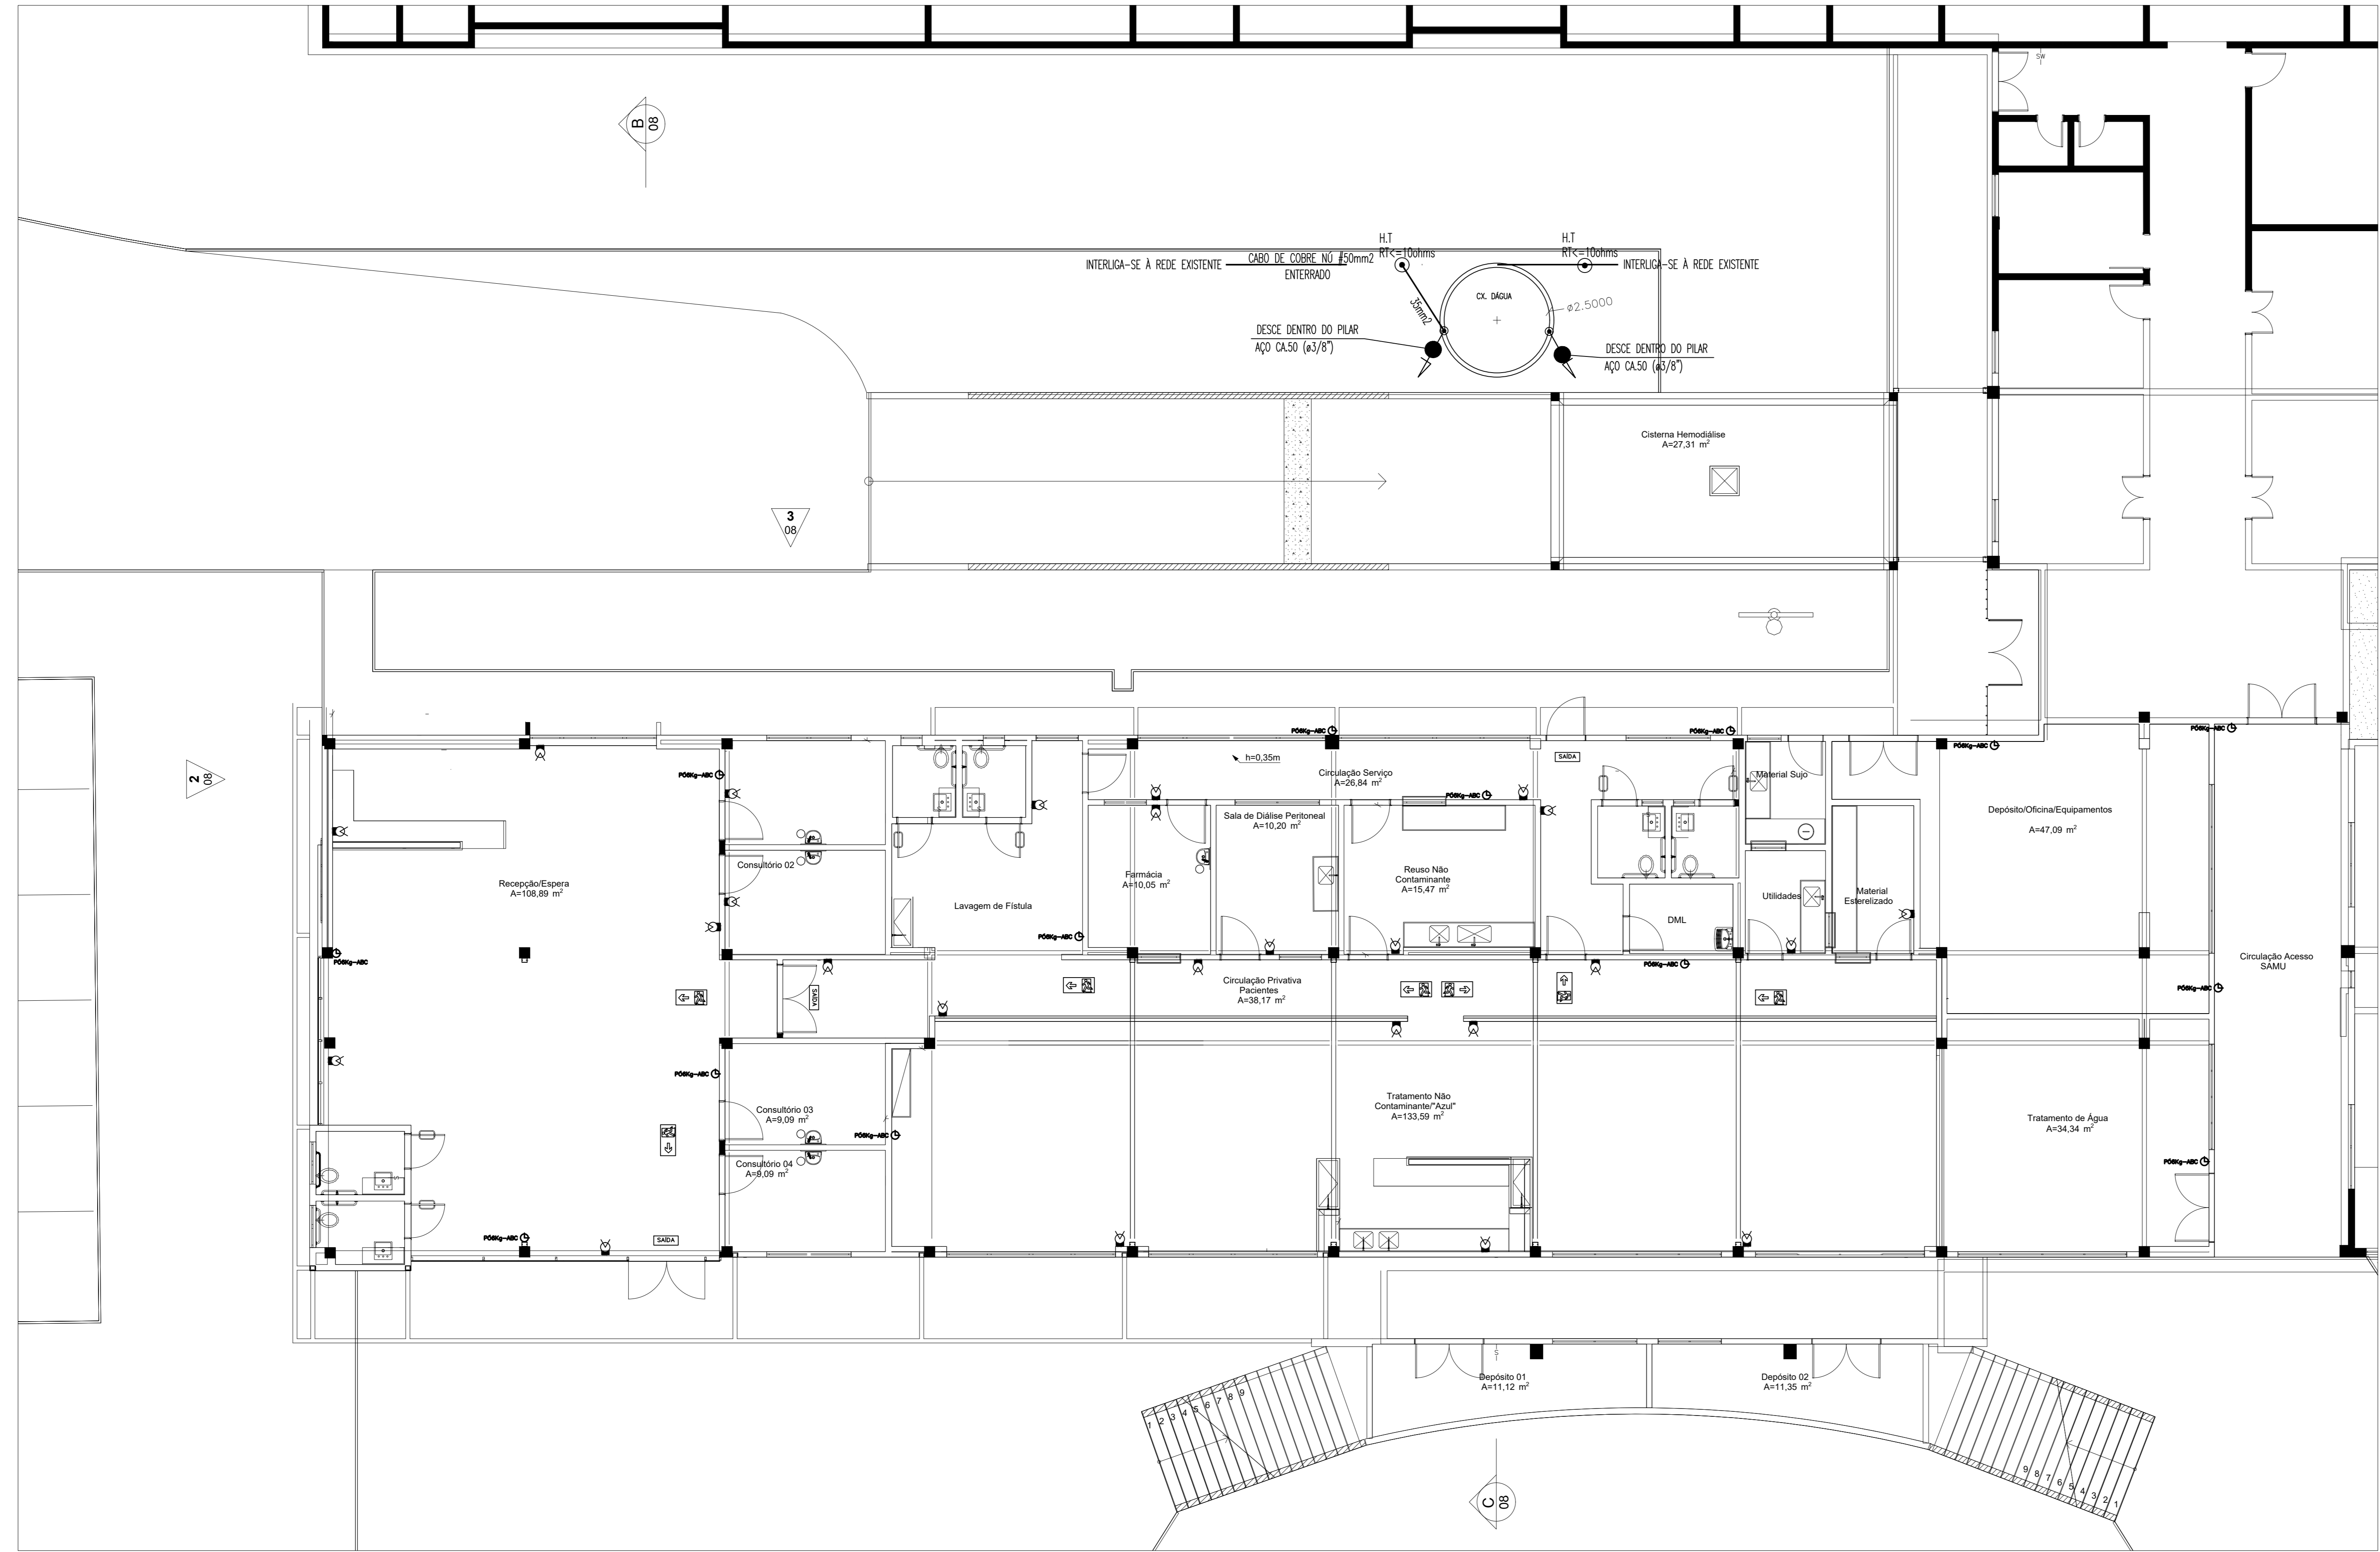


- LEGENDA**
- 01 - CAPTOR TIPO FRANKLIN, PFF-1 STAR.
  - 02 - CONECTOR PREENCHA CABO SPLIT - BOLT - PARA CABO SÓLIDO, GT-PFZ, STAR.
  - 03 - BRACADEIRA REFORÇADA COM ROLIANA, GT-PF6, STAR.
  - 04 - BRACADEIRA SIMPLES COM ROLIANA, GT-PF5, STAR.
  - 05 - CONJUNTO BRACADEIRAS COM TRES ANOS PARA SUPORTE FIXO, GT-P11, STAR.
  - 06 - BASE PARA FIXAÇÃO MASTRO, GT-P9, STAR.
  - 07 - NÍVEL DUPLO - 3/4" LAMINA DE REDEADO 43/4" x 1/2".
  - 08 - SUPORTE SIMPLES COM ROLIANA, GT-P2, STAR.
  - 09 - SUPORTE REFORÇADO DUPLO COM ROLIANA, GT-P3, STAR.
  - 10 - LAMINA DE REDEADO 1/2" x 3/4".
  - 11 - ISOLADOR DE 15kV.

DETALHE DO PARA-RAIOS TIPO FRANKLIN SEM ESCALA


PLANTA BAIXA- PREV. E COMBATE CONTRA INCÊNDIOS

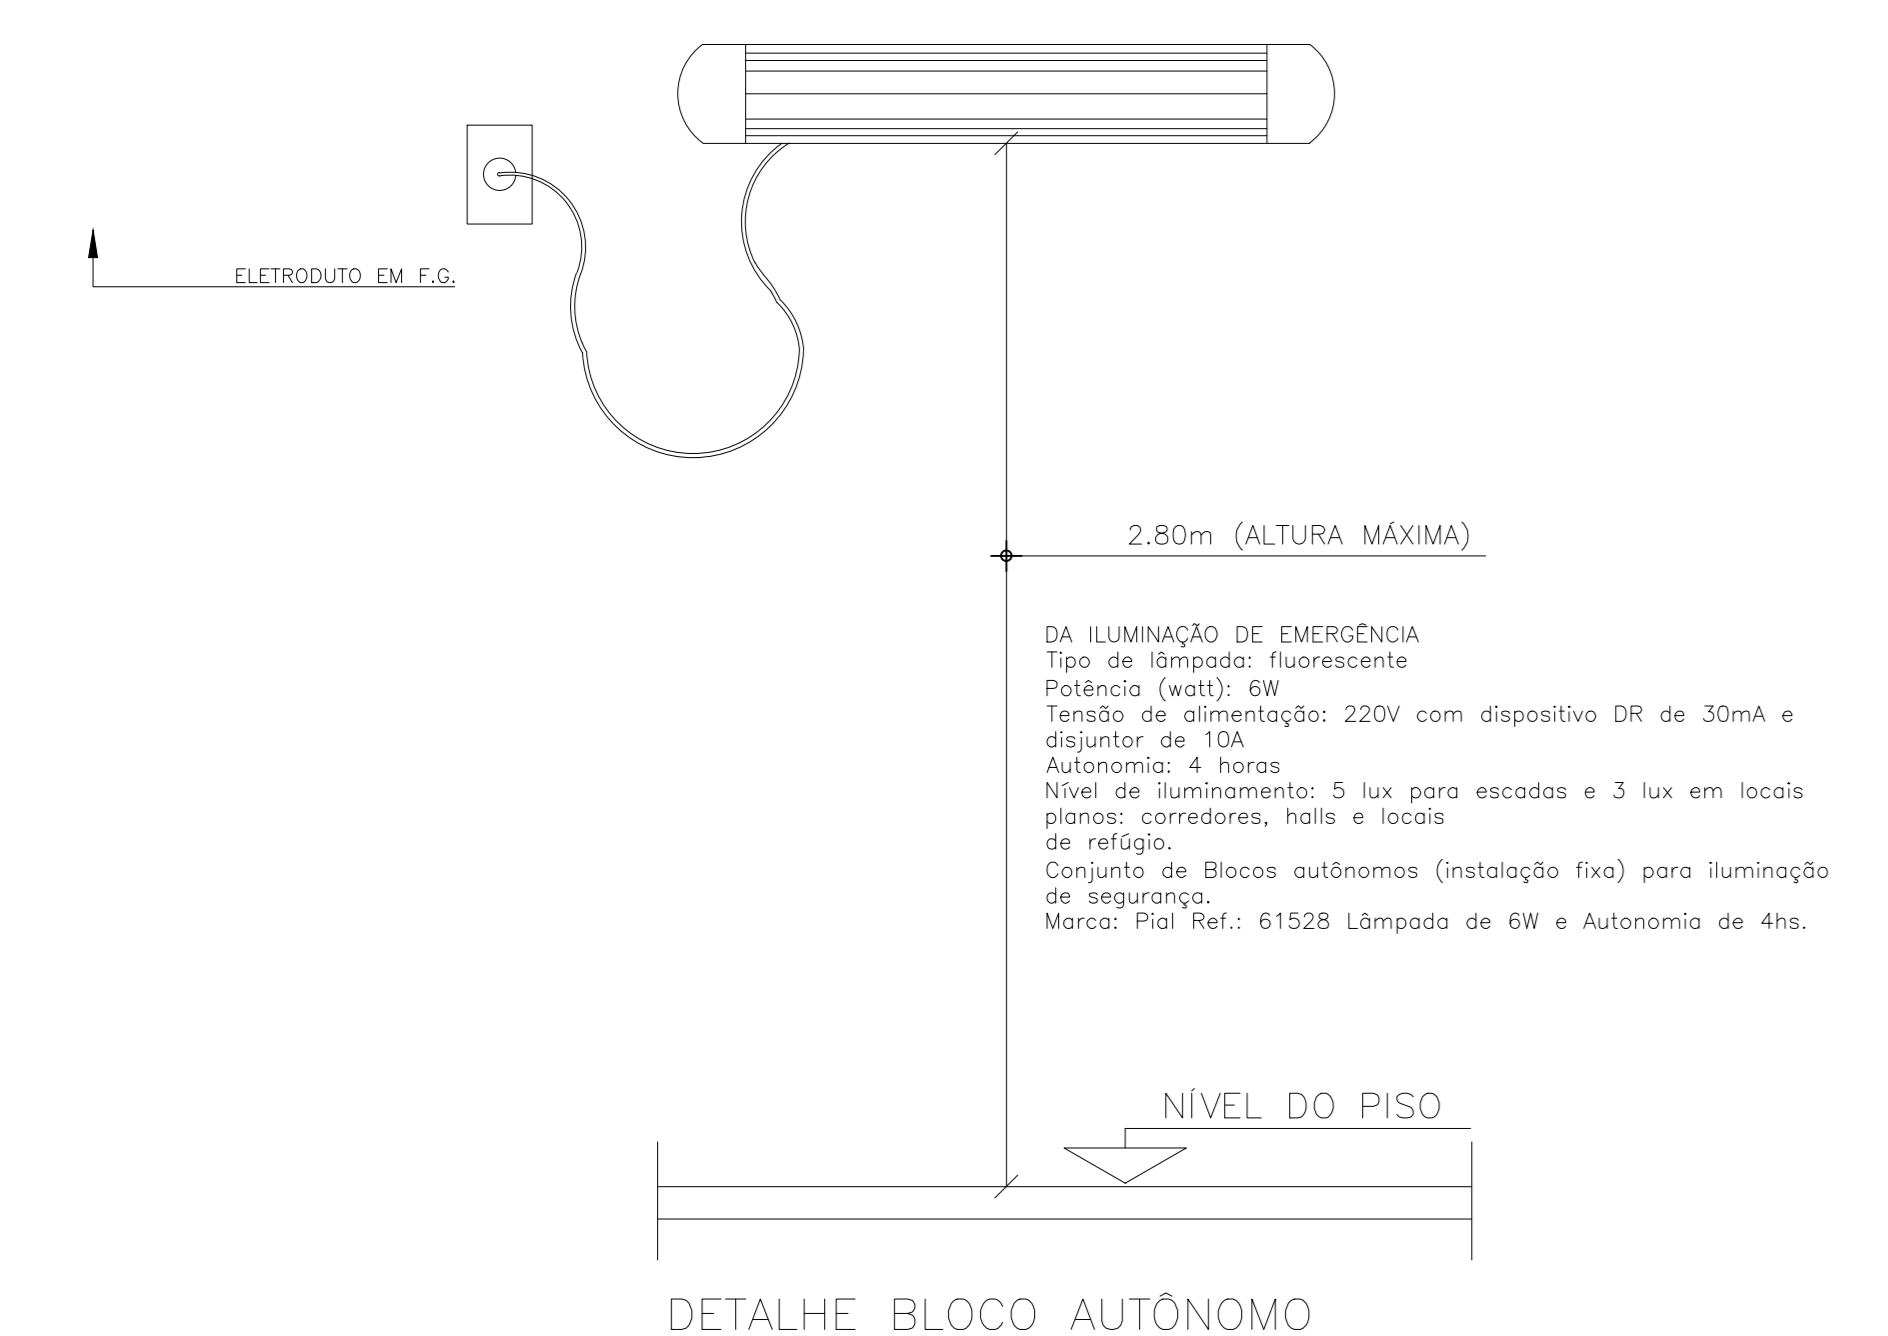

DETALHE BLOCO AUTÔNOMO SEM ESCALA

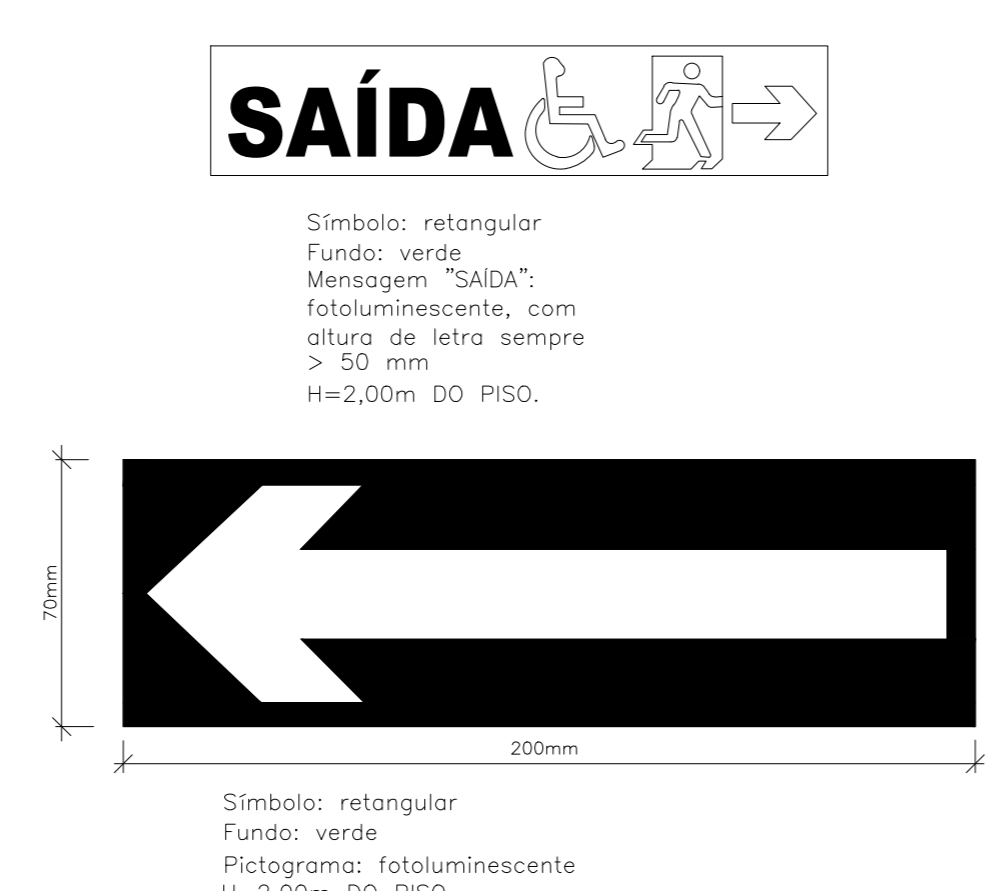

DETALHE SETA INDICADORA DE SAÍDA SEM ESCALA

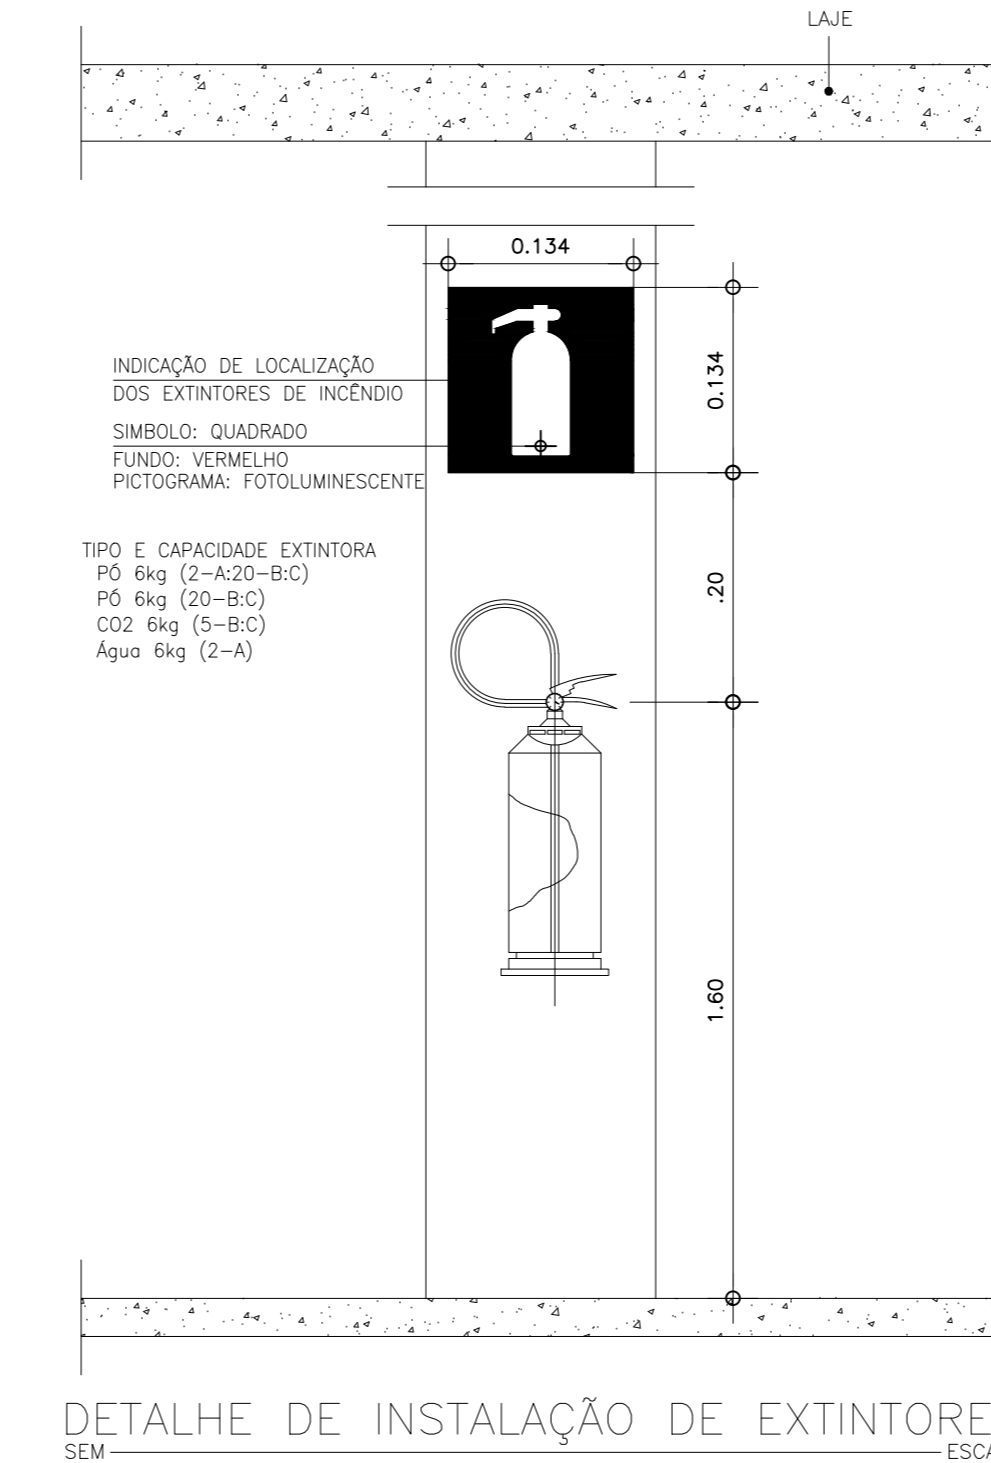

DETALHE DE INSTALAÇÃO DE EXTINTORES SEM ESCALA

| ASSINATURAS E APROVAÇÃO   |  |
|---|--|
| COORDENADOR   | ELABORADOR   |
| LEONARDO SILVEIRA LIMA<br>ENGENHEIRO CIVIL, RPP 56019/07  | Tiago Alves Moraes<br>ENGENHEIRO CIVIL, RPP 56019/07 |
| PROFESSOR   | PROFESSOR  |
| LEONARDO SILVEIRA LIMA<br>ENGENHEIRO CIVIL, RPP 56019/07  | Tiago Alves Moraes<br>ENGENHEIRO CIVIL, RPP 56019/07 |
| <p><b>GEOPAC</b> RUA SANGÃO DO MAR, Nº 819, CENTRO, ARACATÍ-SP</p> <p>PREFEITURA MUNICIPAL DE ARACATÍ</p> <p>ANEXO HEMODIALISE</p> <p>PREV. E COMBATE CONTRA INCÊNDIOS</p> <p>PLANTA BAIXA-TERREO</p> |  |
| ESCALA  | 1/75   |
| DATA  | JUL/24   |
| PROJETO   | 01/011   |
| REVISÃO   | 01/011   |

| LEITURA DAS FERRAS | DATA |
|--------------------|------|
| 1 VERMELHO         | 0,25 |
| 2 AMARELO          | 0,25 |
| 3 VERDE            | 0,25 |
| 4 CINZA            | 0,30 |
| 5 AZUL             | 0,35 |
| 6 MAGENTA          | 0,25 |
| 7 BRANCO           | 0,25 |
| 8 CINZA            | 0,10 |
| 13 FERRUGEM        | 0,02 |
| DEMAS              | 0,10 |