


PLANTA BAIXA  
ESCALA: 1:1000




PLANTA DE SITUAÇÃO  
SEM ESCALA

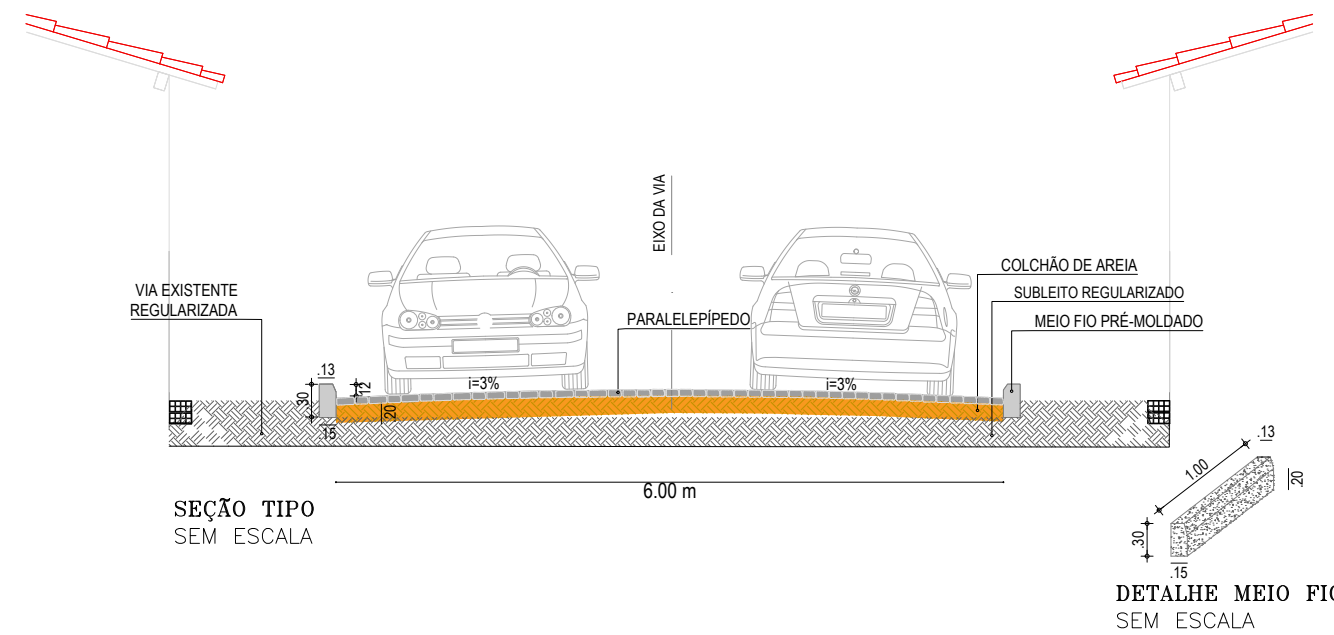

SEÇÃO TIPO  
SEM ESCALA

DETALHE MEIO FIO  
SEM ESCALA

|   |  |  |                         |
|---|--|--|-------------------------|
|  | PROJETO: PAVIMENTAÇÃO EM PARALELEPÍPEDO - BAIRRO VILA RAFAEL | ASSUNTO: PLANTA BAIXA/SITUAÇÃO/<br>CORTE | PRANCHA:<br><b>5/14</b> |
|   | ENGENHEIRO: JOSÉ GLEISE ALVES FERNANDES                      | CREA: 56628                              |                         |
|   | SECRETARIA: SEINFRA  | ESCALA: INDICADA                         |                         |
|   | LOCAL: RUA SDO 06  | DATA: SET 2019                           |                         |