


PLANTA BAIXA  
ESCALA: 1:1500




PLANTA DE SITUAÇÃO  
SEM ESCALA

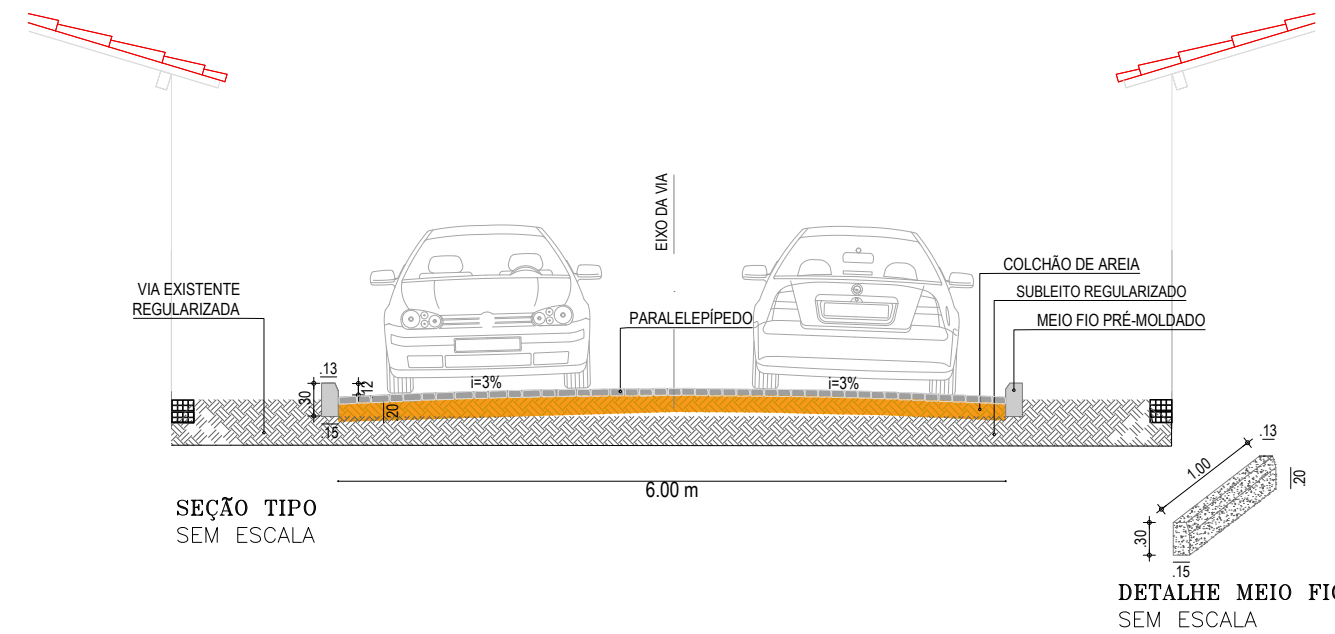

SEÇÃO TIPO  
SEM ESCALA

DETALHE MEIO FIO  
SEM ESCALA

|   |  |  |                       |                  |
|---|--|--|-----------------------|------------------|
|  <p><b>PREFEITURA DO ARACATI</b><br/>AS FÉRIAS EM PRIMEIRO LUGAR</p> | PROJETO: PAVIMENTAÇÃO EM PARALELEPÍPEDO - BAIRRO VILA RAFAEL | ASSUNTO: PLANTA BAIXA/SITUAÇÃO/<br>CORTE | PRANCHA: <b>14/14</b> |                  |
|   | ENGENHEIRO: JOSÉ GLEISE ALVES FERNANDES                      | CREA: 56628                              |                       | ESCALA: INDICADA |
|   | SECRETARIA: SEINFRA  | DATA: SET 2019                           |                       |                  |
|   | LOCAL: RUA SDO 13  |  |                       |                  |