




PLANTA BAIXA TÉRREO / HIDROSSANITARIO
ESCALA 1/200

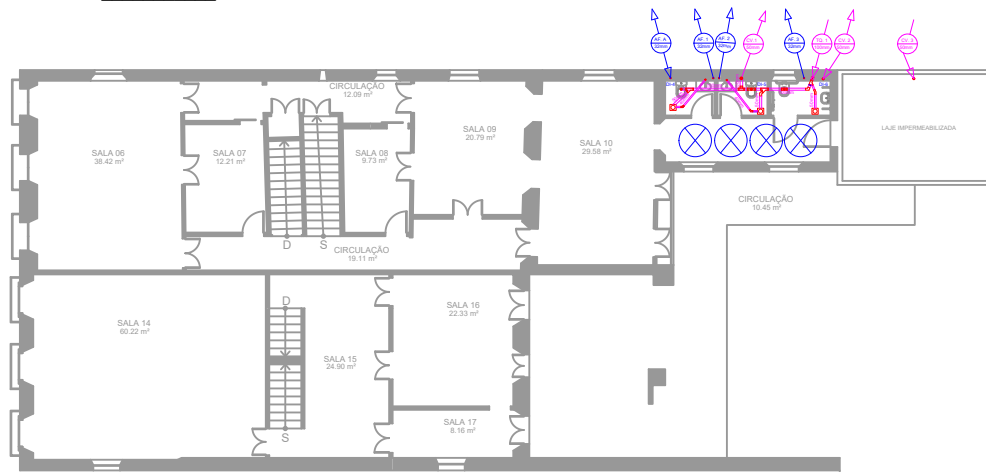

PLANTA BAIXA 1º PAVIMENTO / HIDROSSANITARIO
ESCALA 1/200

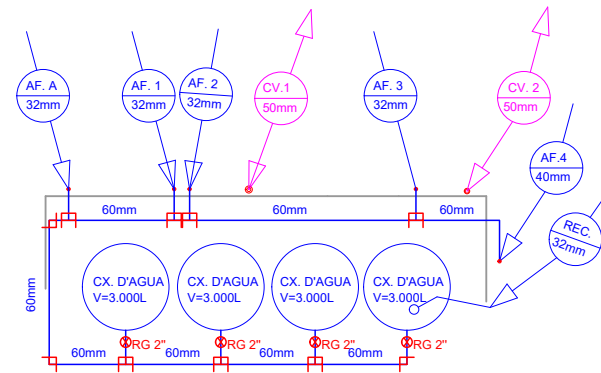

PLANTA CAIXAS D'ÁGUA
ESCALA 1/75

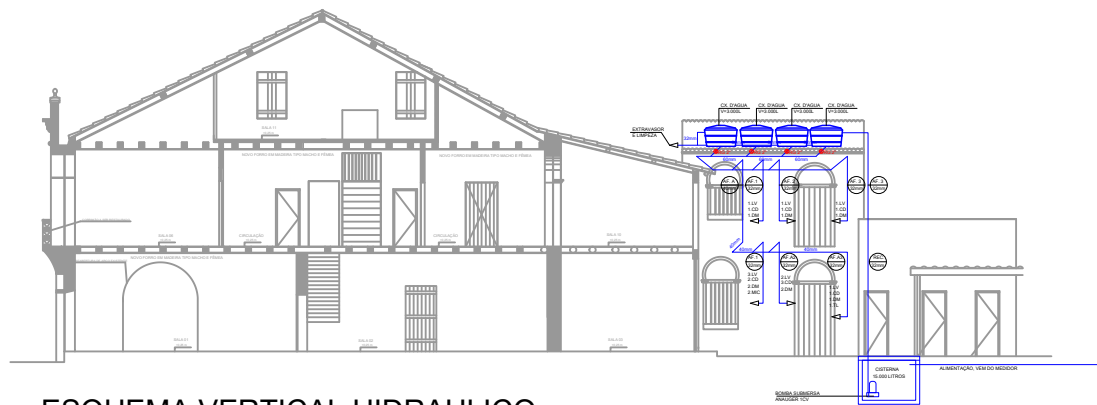

ESQUEMA VERTICAL HIDRAULICO
ESCALA 1/200

LEGENDA AGUA FRIA	
	TUBO DE PVC P/ AGUA POTAVEL 25mm
	TUBO DE PVC P/ AGUA POTAVEL 32mm
	TUBO DE PVC P/ AGUA POTAVEL 40mm
	TUBO DE PVC P/ AGUA POTAVEL 50mm
	TUBO DE PVC P/ AGUA POTAVEL ATERRADO
	CURVA 90° P/ AGUA POTAVEL
	JOELHO 90° P/ AGUA POTAVEL
	TÉ 90° P/ AGUA POTAVEL
	REGISTRO DE GAVETA
	REGISTRO DE PRESSÃO
	COLUNA DE AGUA FRIA

LEGENDA ESGOTO	
	TUBO DE PVC P/ ESGOTO 40mm
	TUBO DE PVC P/ ESGOTO 50mm
	TUBO DE PVC P/ ESGOTO 60mm
	TUBO DE PVC P/ ESGOTO 75mm
	JOELHO P/ ESGOTO DE 90°
	JOELHO P/ ESGOTO DE 90°
	JUNÇÃO P/ ESGOTO DE 45°
	CAIXA SIFONADA EM PVC
	TÉ DE PVC P/ ESGOTO
	CAIXA DE INSPEÇÃO EM ALVENARIA COM TAMPA DE CONCRETO DIMENSÕES 30X50cm
	CAIXA DE GORDURA, OU SEPARADORA DE SABÃO
	TUBO DE QUEDA
	COLUNA DE VENTILAÇÃO