



PLANTA BAIXA - DRENAGEM
ESCALA 1:500

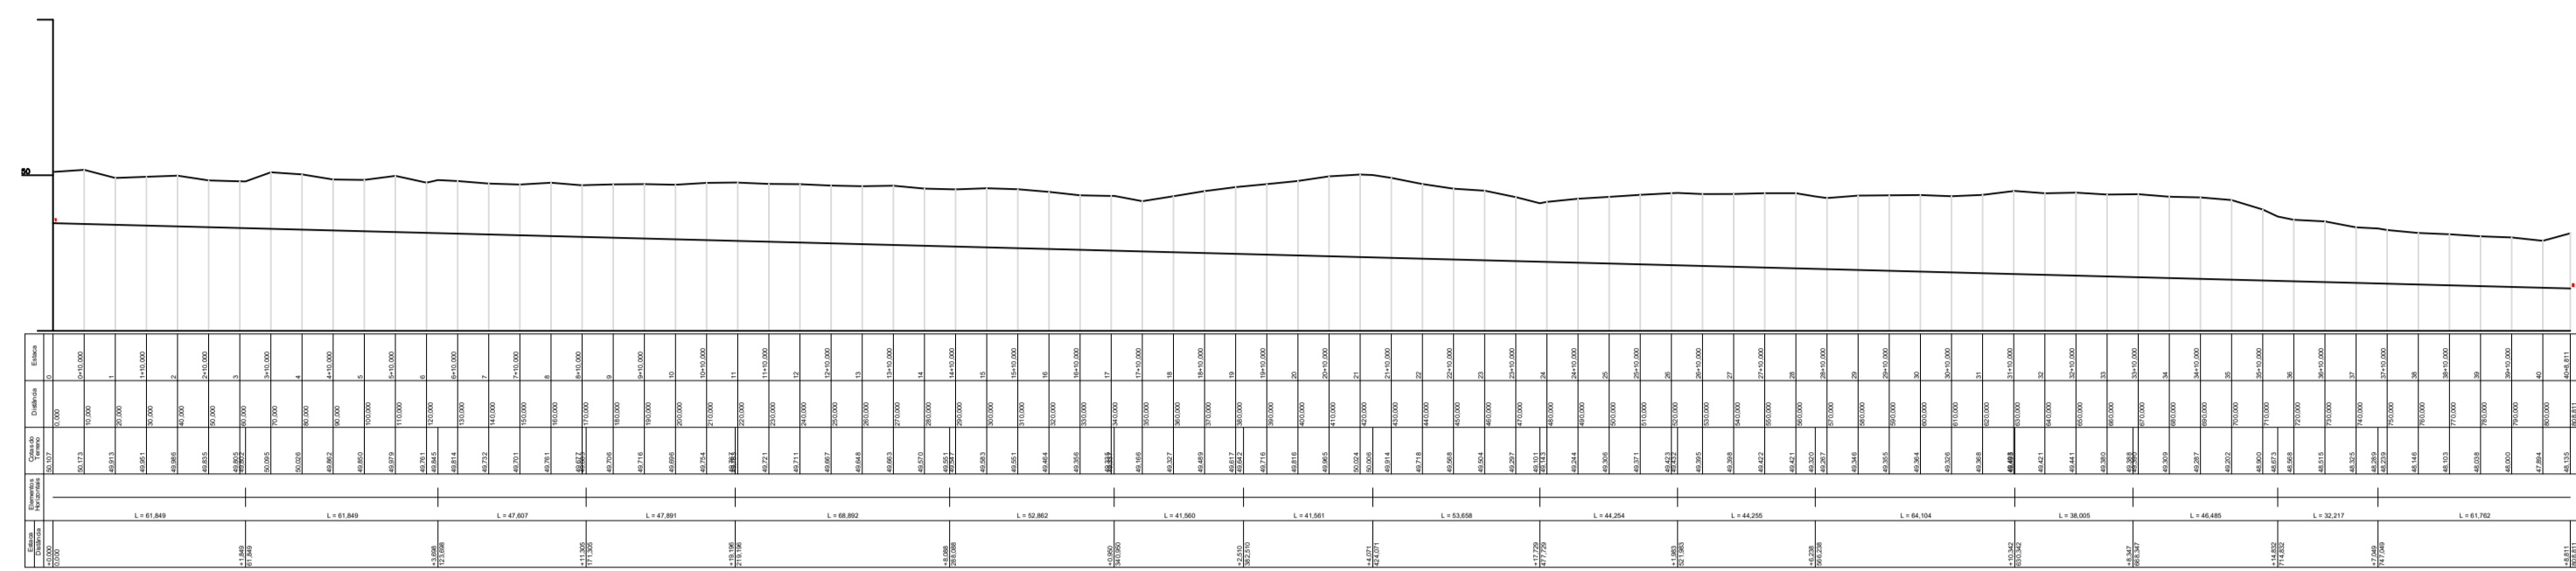

PERFIL LONGITUDINAL
ESCALA 1:200

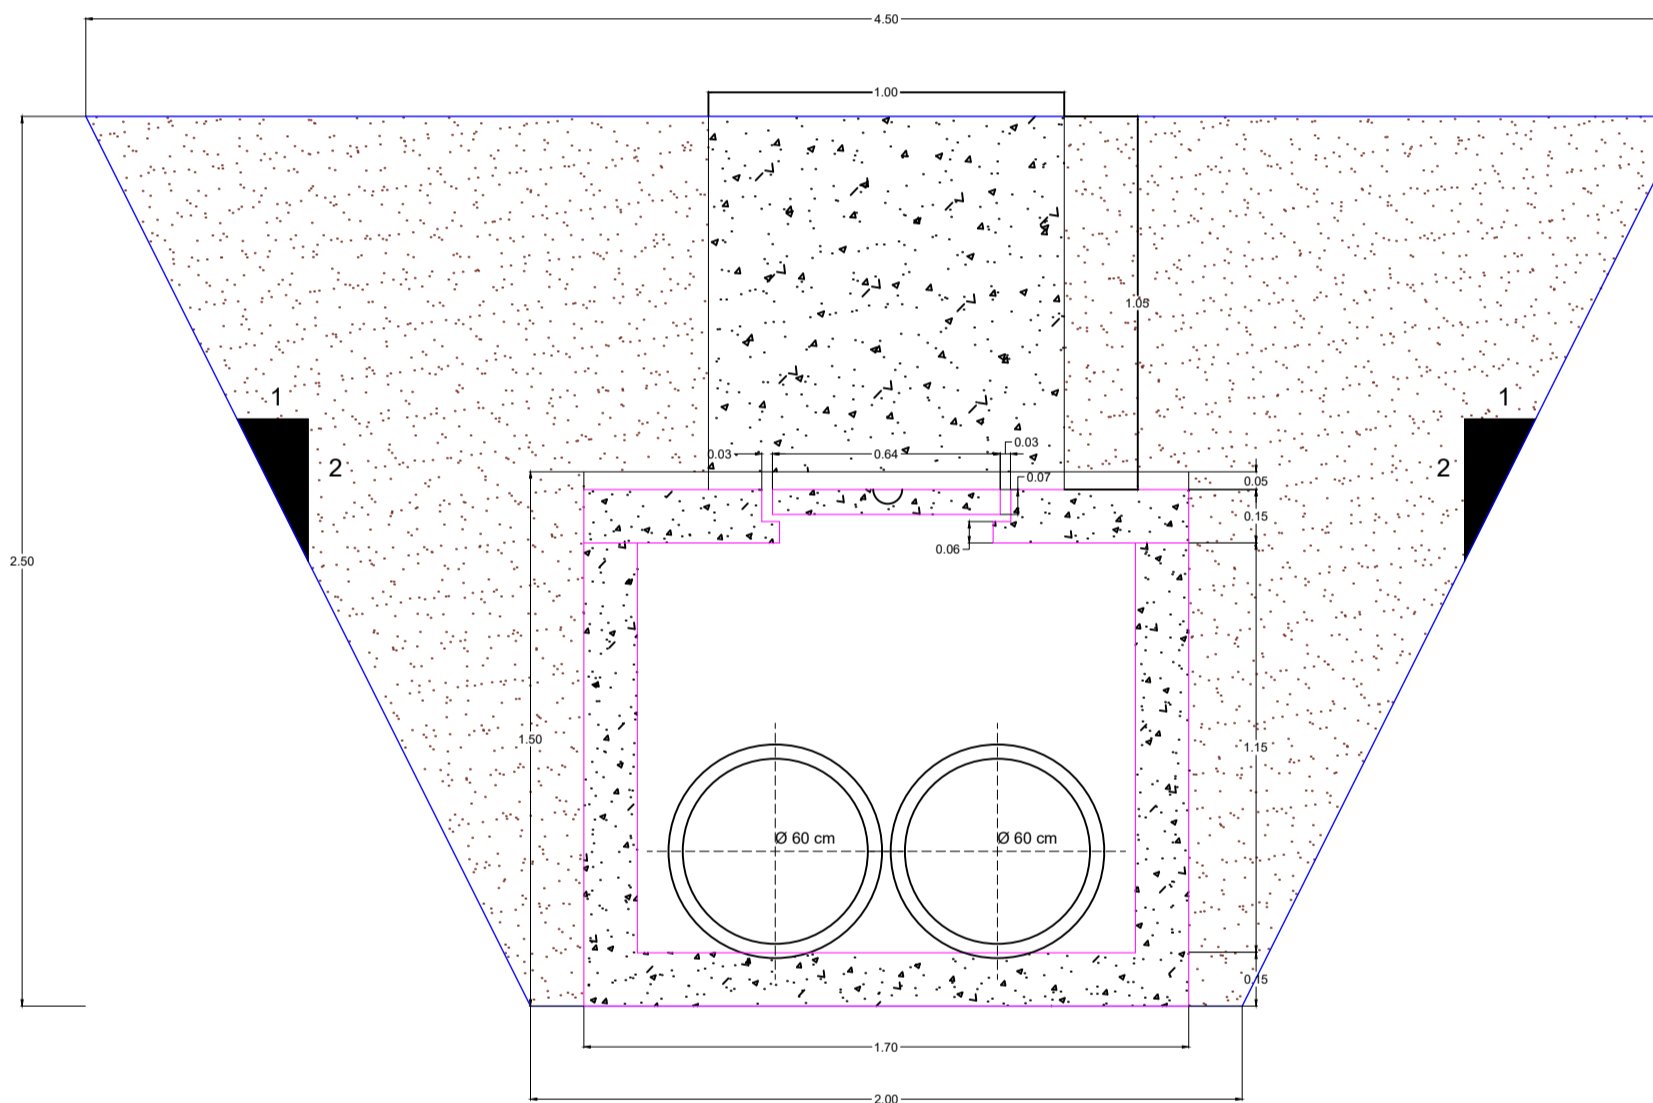

CORTE AA
ESCALA 1:50



SITUAÇÃO
ESCALA



| | |
|---|--|
| ASSINATURA DO RESPONSÁVEL TÉCNICO: | APROVAÇÃO DA SECRETARIA DE INFRAESTRUTURA: |
| | |
| APROVAÇÃO DA COMISSÃO ESPECIAL DE LICITAÇÃO DE OBRAS E SERVIÇOS - ARACATI-CE: | APROVAÇÃO DO CREA-CE: |
| | |

| | |
|--|--|
| PROJETO: PROJETO DE DRENAGEM SUPERFICIAL | |
| LOCAL: | RUA CORONEL ALEXANDRINO, CENTRO E NOSSA SENHORA DE FÁTIMA, ARACATI-CE |
| SECRETARIA: | SECRETARIA DE INFRAESTRUTURA E DESENVOLVIMENTO URBANO |
| RESPONSÁVEL TÉCNICO: | THIAGO PEREIRA GOMES - CREA-CE: 337591 |
| ASSUNTO: | DRENAGEM SUPERFICIAL PLANTA BAIXA, PERFIL LONGITUDINAL, CORTE AA E SITUAÇÃO |
| DESENHO: | THIAGO PEREIRA GOMES |
| DATA: | 26/03/2020 |
| ESCALA: | INDICADA |
| PRONCHA: | 01/02 |