



PLANTA BAIXA - TELECOMUNICAÇÕES
ESCALA: 1/50

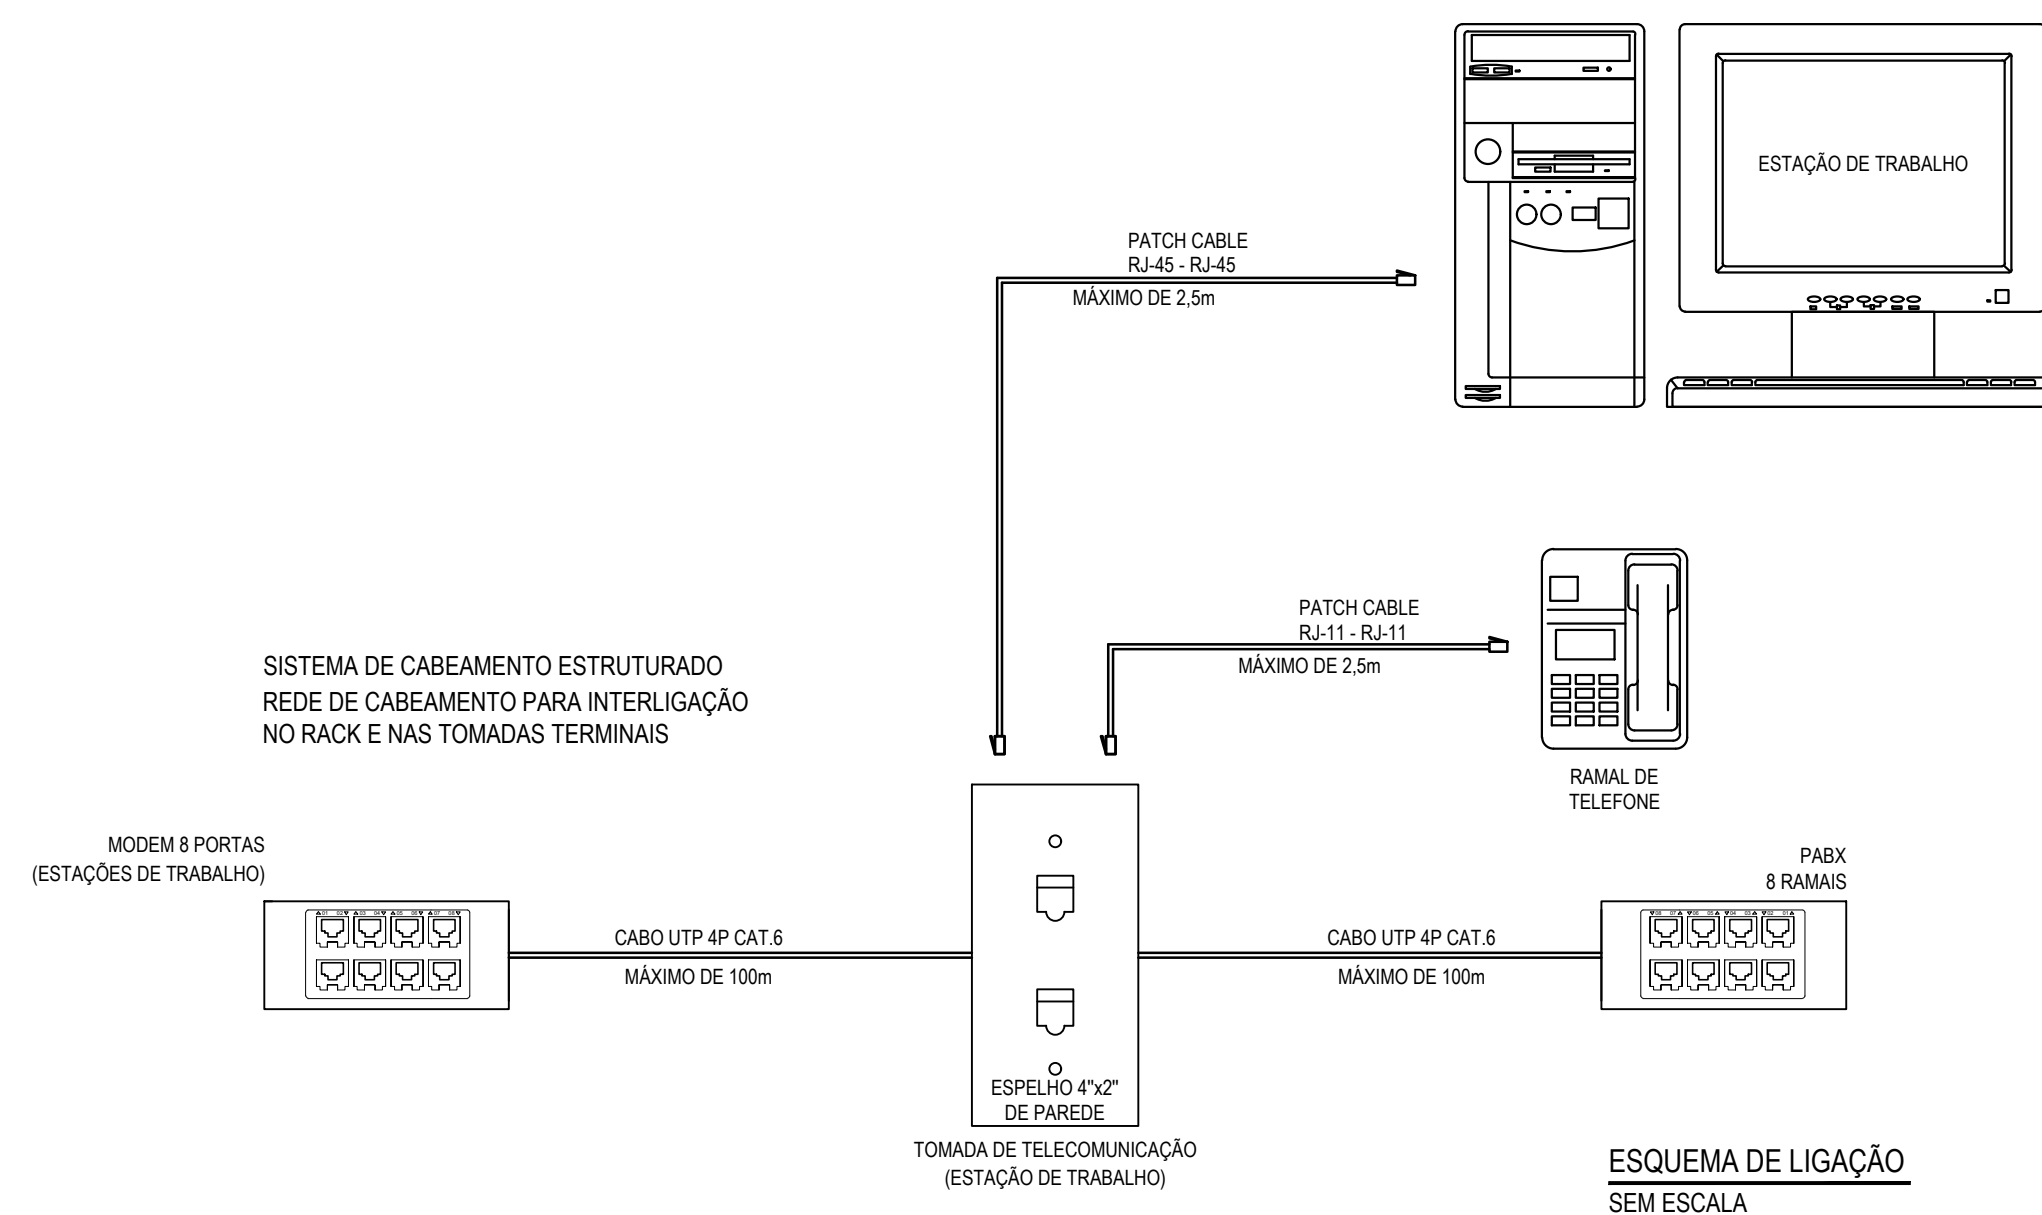


LEGENDA	
	QUADRO DE TELECOMUNICAÇÕES, COM DIMENSÕES 400x400x100mm, EMBUTIR NA PAREDE, A 1,50m DO PISO AO CENTRO, FABRICADOS COM FUNDO GALVANIZADO, PORTA E MOLDBURA EM AÇO CARBONÍFERO, PORTA COM DOBRADIÇA E TRINCO, PINTURA ELETROSTÁTICA A PO A BASE DE EPOXI/POLIÉSTER, NA COR N.6.5.
	TOMADA DE TELEFONIA, CONECTOR FÊMEA RJ 45, CAT.6a, CAIXA 4"x2", EMBUTIDO NA ALVENARIA A 0,50m DO PISO AO CENTRO.
	TOMADA DUPLA DE DADOS, CONECTOR FÊMEA RJ 45, CAT.6a, CAIXA 4"x2", EMBUTIDO NA ALVENARIA, A 0,50m DO PISO AO CENTRO.
	TOMADA DE TELEFONIA OU DADOS, CONECTOR FÊMEA RJ 45, CAT.6a, EM CAIXA 4"x2", EMBUTIDO NO PISO.
	CAIXA DE PASSAGEM EM PVC ANTICHAMA, PARA ELETRODUTO PVC ANTICHAMA RÍGIDO ROSCÁVEL, CP15: 150x150x100 mm CP25: 250x250x100 mm
	ELETRODUTO EM PVC ANTICHAMA RÍGIDO ROSCÁVEL, EMBUTIDA ENTRE O FORRO E A LAJE COM FIXADORES A CADA 1,50m.
	CAIXA DE ALVENARIA, 300x300x400mm, TAMPA DE CONCRETO, EMBUTIDA NO SOLO.

OBSERVAÇÃO
O SISTEMA DE CABEAMENTO ESTRUTURADO SERÁ ALIMENTADO ATRAVÉS DO CABO TIPO PAR TRANÇADO, NÃO BLINDADO, UTP, CATEGORIA 6a (1.000MPS), 04 (QUATRO) PARES, PADRÃO 10 BASE T, 24 AWG, NA COR AZUL, LOCALIZADO DENTRO DO ELETRODUTO.

CONVENÇÃO UTILIZADA	PADRÃO DE IDENTIFICAÇÃO
PT. XXX	ESPELHO PARA TOMADA DA REDE ESTRUTURADA
NÚMERO SEQUENCIAL DO PONTO DE TELECOMUNICAÇÕES	PT.01

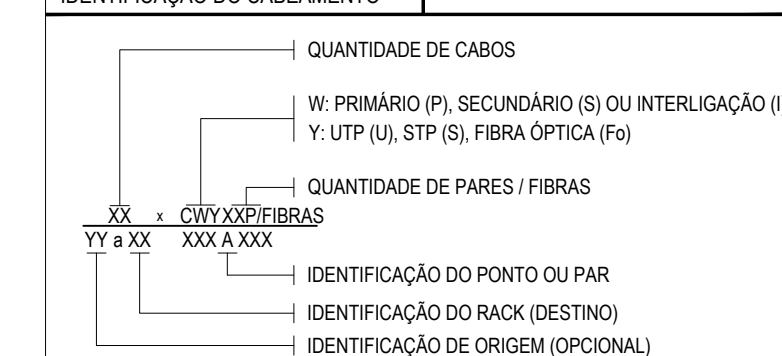

DETALHE DA DISPOSIÇÃO DAS TOMADAS DE DADOS

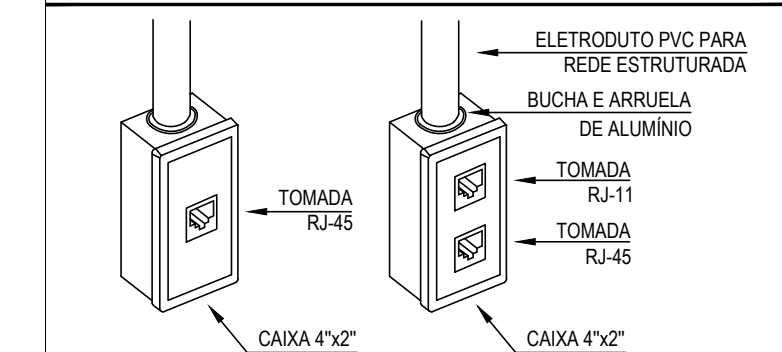

ASSINATURAS E APROVAÇÃO
 PROJETISTA: _____ PROPRIETÁRIO: _____
 LEONARDO SILVEIRA LIMA
 ENGENHEIRO CIVIL - RNP: 001581067

GEOPAC AVENIDA PADRE ANTÔNIO TOMAS, N.º 240, SALA 301
 84800-000 ARACATI - PERNAMBUCO
 FONE: 83 32413147 | EMAIL: GEOPAC@GEOPAC.COM.BR
 PROPRIETÁRIO: PREFEITURA MUNICIPAL DE ARACATI
 PROJETO: CONSTRUÇÃO DE UM POSTO DE SAÚDE NA LOCALIDADE DE QUIXABA
 CONTEÚDO: TELECOMUNICAÇÕES
 IDENTIFICAÇÃO DOS DESENHOS: PLANTA BAIXA - TELECOMUNICAÇÕES
 ESQUEMA DE LIGAÇÃO

LOCAL: QUIXABA, ARACATI-CE DATA: FEVEREIRO/2020 PRONÓCIO: 01/01
 DESenhO: DANIEL MOREIRA ESCALA: INDICADA CONTINENTE: ARCT - 20 23