


PLANTA BAIXA PAVIMENTO TERREO - PARTE "C"
ESCALA 1:50

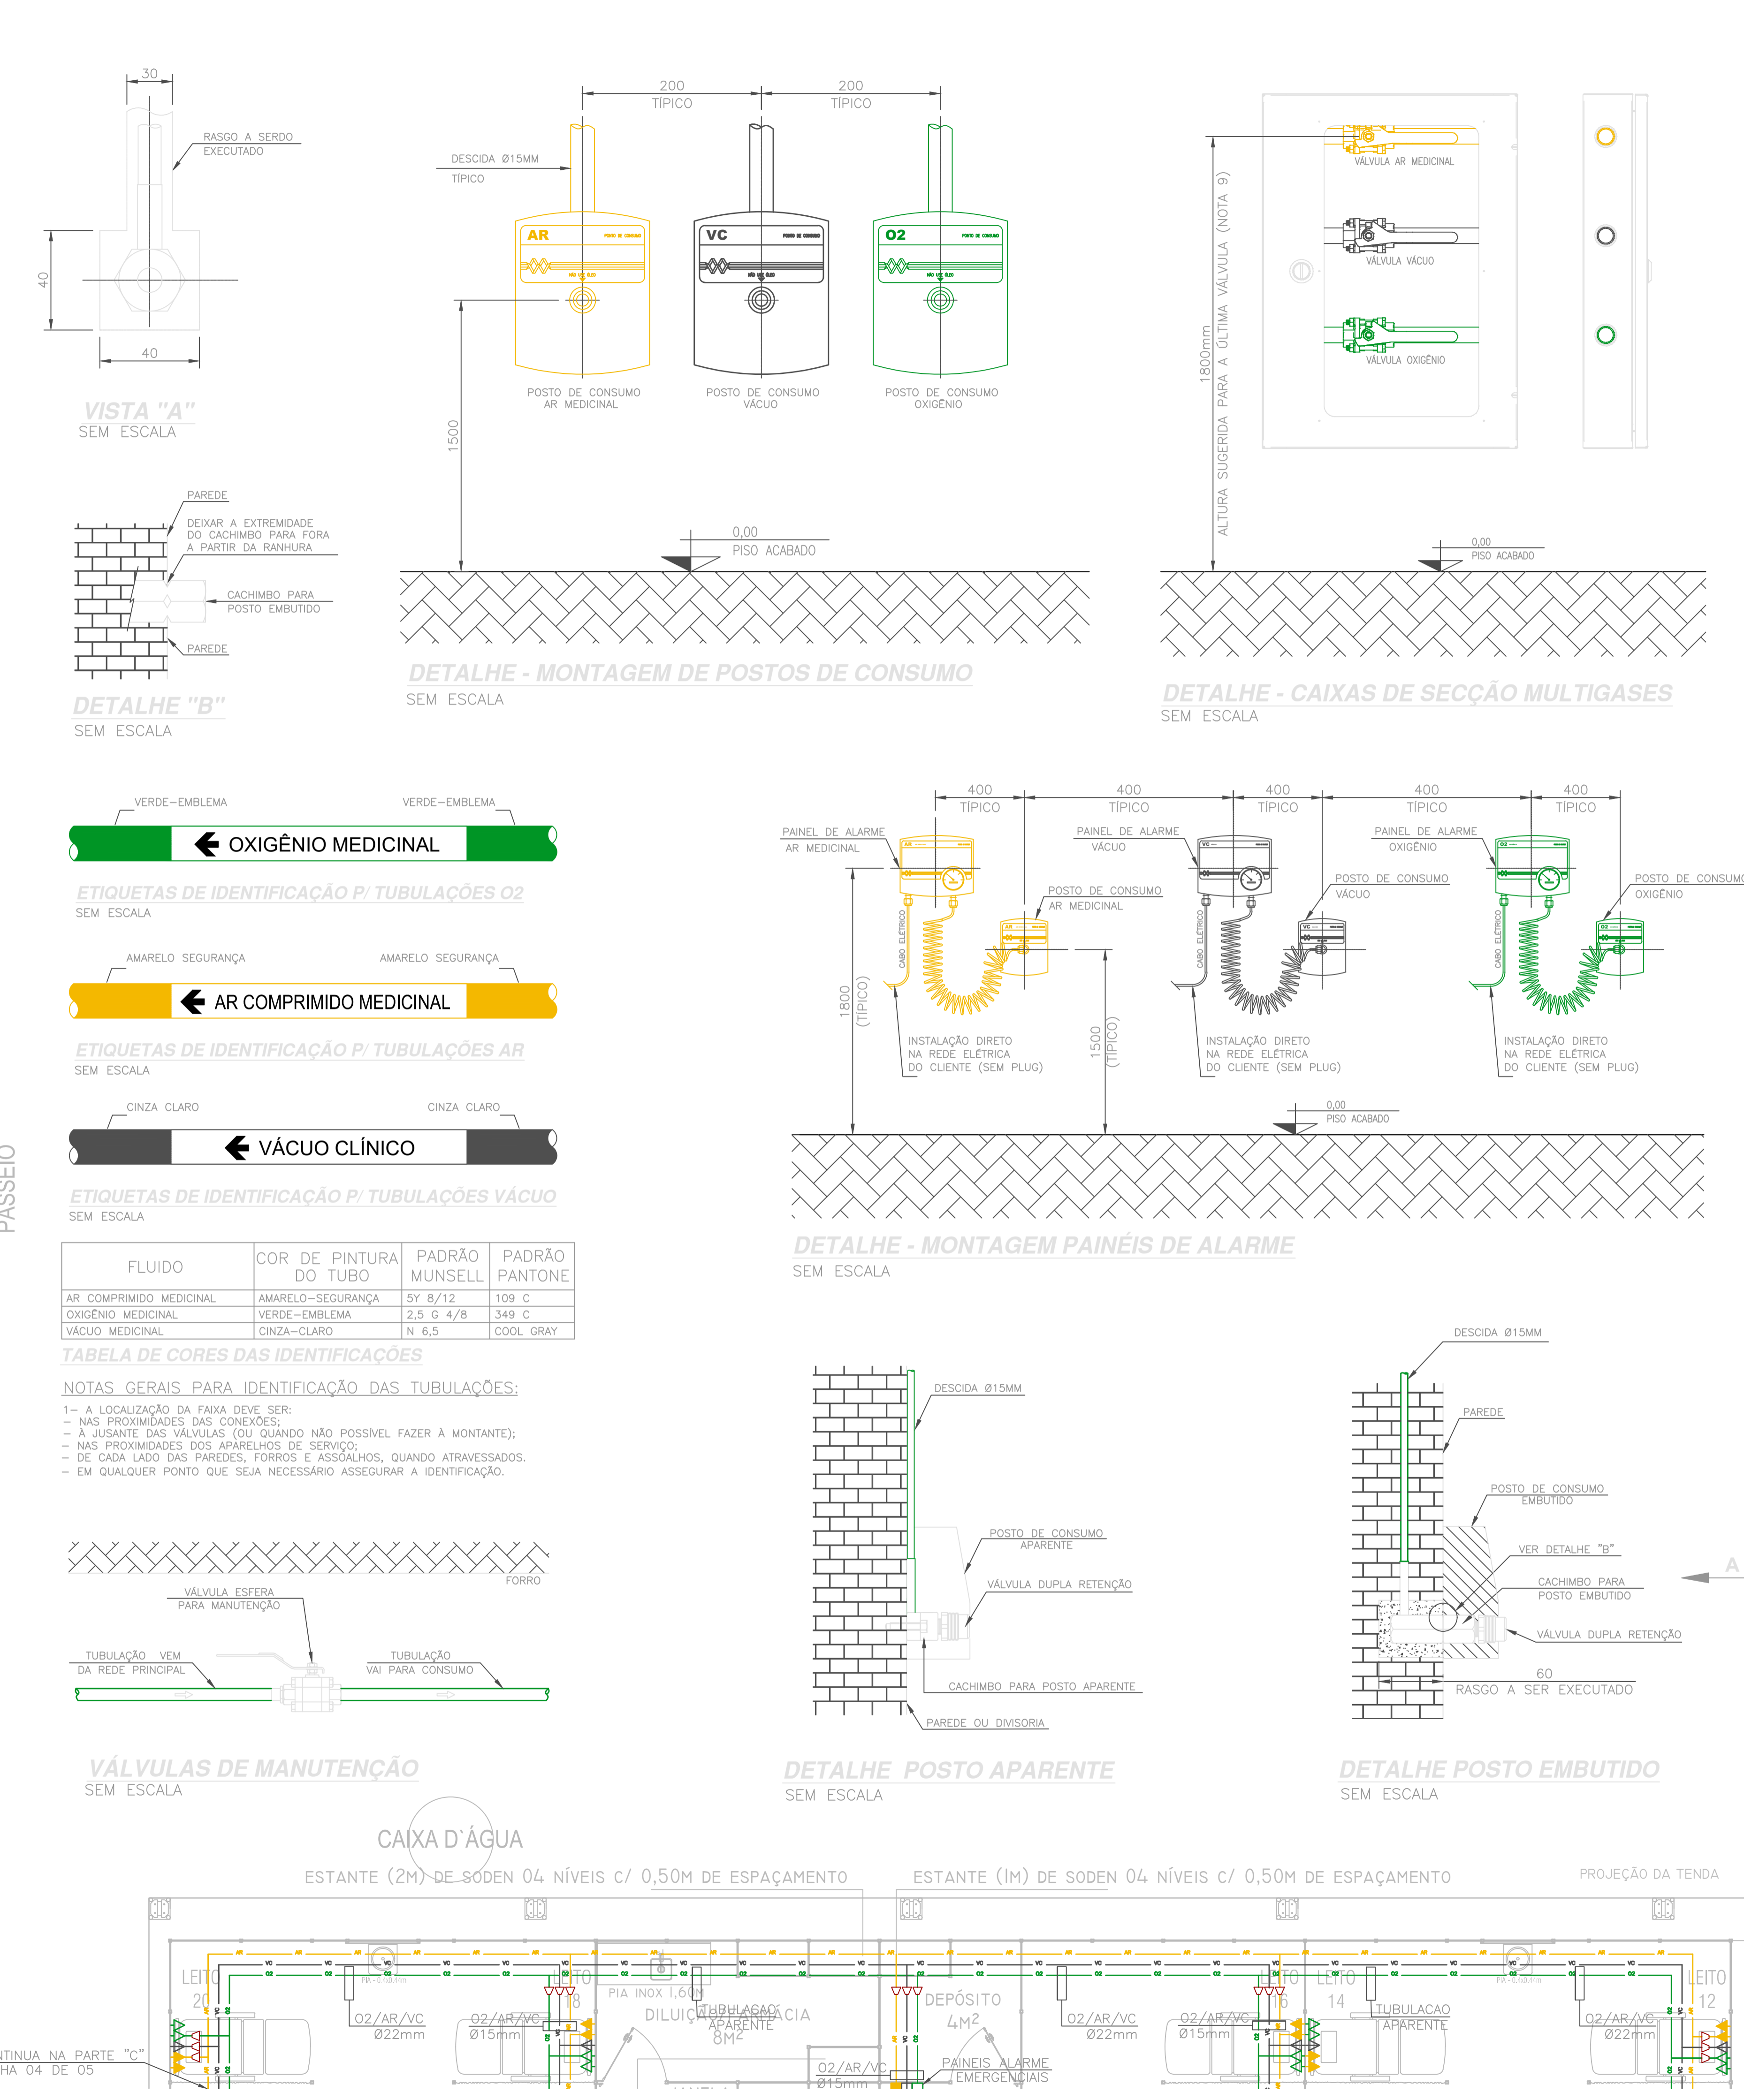

DIÂMETRO EXTERNO	VÃO MÁXIMO (VERTICAL)	VÃO MÁXIMO (HORIZONTAL)
ATE 15 mm	1,8 m	1,5 m
22 A 28 mm	2,4 m	2,0 m
35 A 54 mm	3,0 m	2,5 m
ACIMA DE 54 mm	3,0 m	3,0 m

LEGENDA REDES:

- POSTO EMBUTIDO OXIGÊNIO
- POSTO EMBUTIDO VÁCUO
- POSTO EMBUTIDO AR MEDICINAL
- ▽ POSTO APARENTE OXIGÊNIO
- ▽ POSTO APARENTE VÁCUO
- ▽ POSTO APARENTE AR MEDICINAL
- ▽ BUCHA DE REDUÇÃO

- PAINEL ALARME OXIGÊNIO
- PAINEL ALARME VÁCUO
- PAINEL ALARME AR MEDICINAL
- O2 — TUBULACAO OXIGÊNIO
- VC — TUBULACAO VÁCUO
- AR — TUBULACAO AR MEDICINAL
- CAIXA DE SECCIONAMENTO

NOTAS GERAIS:

- 1 - DIMENSÕES EM MILÍMETROS EXCETO INDICAÇÃO CONTRÁRIA.
- 2 - TUBULAÇÕES EM COBRE ASTM B-75, CLASSE A, EXTREMIDADES PLANAS, Ø INDICADOS.
- 3 - PRESSÃO DE TRABALHO DA REDE = 6,0 kgf/cm²
- 4 - TODAS AS SOLDAS DEVERÃO SER EXECUTADAS PELO PROCESSO DE BRASAGEM PRATA.
- 5 - TODAS AS ROSCAS DEVERÃO SER VEDADAS COM FITA TEFLON.
- 6 - PARA PINTURA, LIMPEZA, TESTE DE ESTANQUEIDADE, PURGA DAS REDES, IDENTIFICAÇÃO DAS TUBULAÇÕES, SEGUIR A NORMA NBR12188.
- 7 - A ALTURA DA CAIXA DE SECCIONAMENTO DEVE SER RECOMENDADA, PODENDO SER ALTERADA DE FORMA A ATENDER AS INSTALAÇÕES DO CLIENTE.
- 8 - CONSIDERAR Ø15mm PARA DIÂMETROS NÃO INDICADOS.

ASSINATURAS E APROVAÇÃO

PROJETA: MARCOS VINÍCIUS MENDONÇA DE OLIVEIRA
ENGENHEIRO MECÂNICO - RFP 81398887
APROVADO:

GEOPAC AVENIDA PÁDUA ANTÔNIO TOMAZ N.º 200, SALA 01
BARRA NEGRA - JARDIM BOTANICAL - FONE: (51) 3041-1111 - WWW.GEOPAC.COM.BR

PREFEITURA DE ARACATI
SECRETARIA MUNICIPAL DE SAÚDE
HOSPITAL MUNICIPAL EDUARDO DIAS
PROJETO: GASES MEDICINAIS
IDENTIFICAÇÃO DOS GASES:

TÍTULO: R. DRAGÃO DO MAR, 819 - CENTRO, ARACATI - CE
DATA: MAR/2021
FOLHA: 04 DE 05
INDICAÇÃO: 05_05
PROJETO: 2021/04