




01 PLANTA BAIXA  
ESCALA 1/750

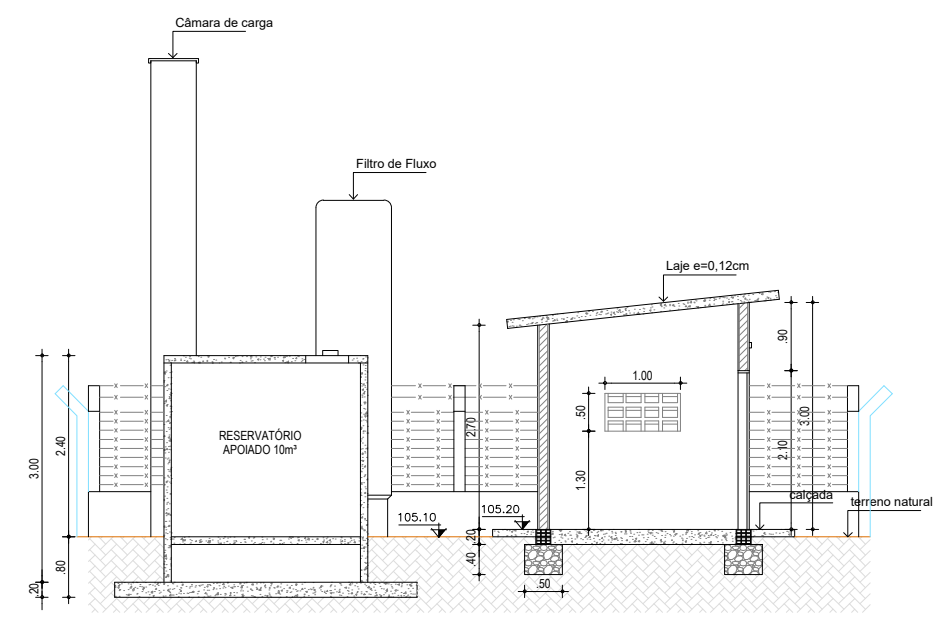


02 CORTE A-A  
ESCALA 1/750

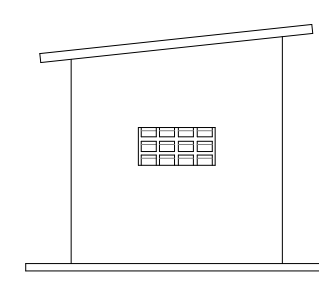


03 VISTA LATERAL  
ESCALA 1/750

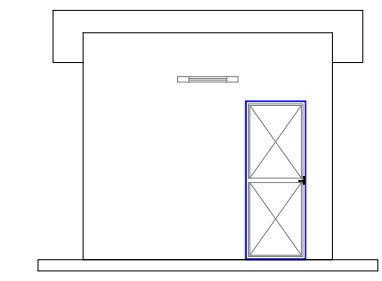


04 FACHADA  
ESCALA 1/750

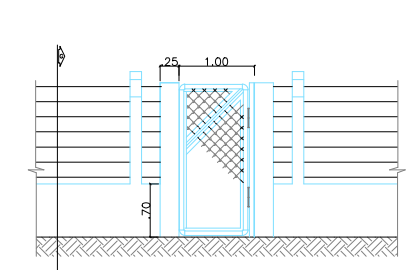


05 CERCA EM ARAME  
ESCALA 1/750

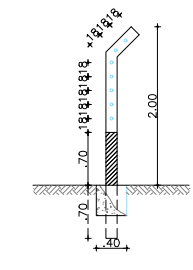

06 CORTE G-G  
ESCALA 1/750

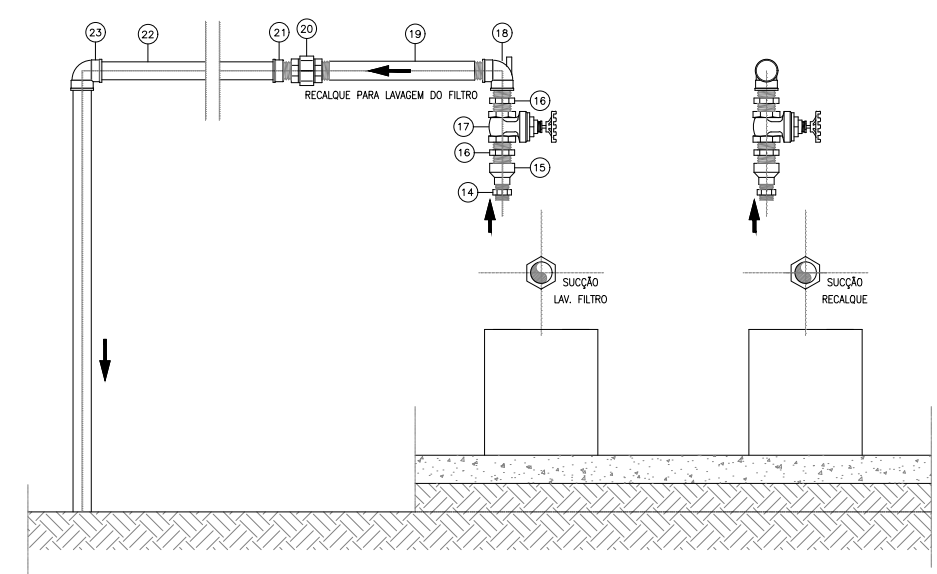

07 ELEVACÃO  
ESCALA 1/10

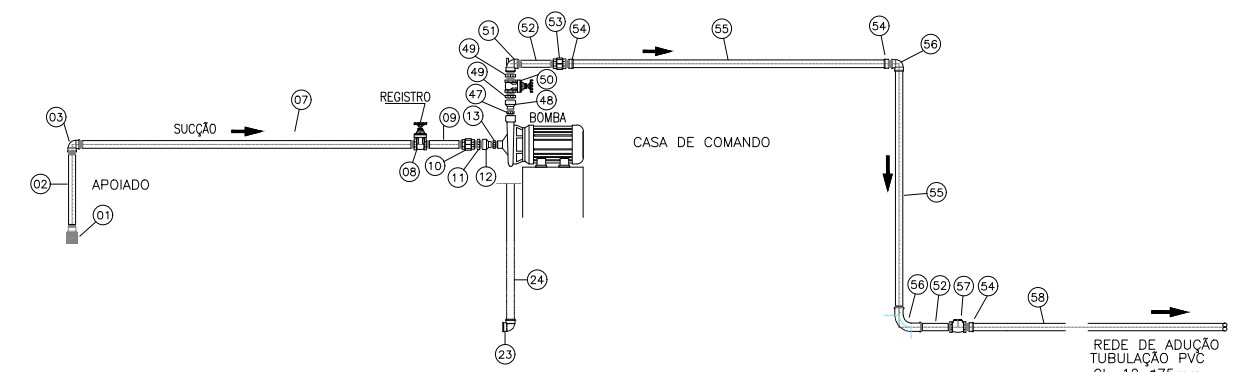

08 ESQUEMA DE INSTALAÇÃO  
ESCALA 1/720

RELAÇÃO DE MATERIAIS

ITEM	DESCRIMINAÇÃO	QUANT. (un)	DIAM. (mm)
<b>SUCÇÃO DA ELEVATÓRIA</b>			
01	VALVULA DE PE COM CRIVO DE BRONZE	1	2"
02	TUBO PVC RIGIDO ROSCÁVEL, L=0,55M	1	50
03	CURVA FÊMEA 90° FG	1	2"
04	TUBO PVC RIGIDO ROSCÁVEL, L=0,30M	1	50
05	LUA SIMPLES FG	2	2"
06	ADAPTADOR LONGO COM FLANGES LIVRES PVC ROSCÁVEL	1	2"
07	TUBO PVC RIGIDO ROSCÁVEL, L=1,50M	1	50
08	REGISTRO GAVETA ROSCÁVEL DE BRONZE C/ VOLANTE	1	2"
09	TUBO PVC RIGIDO ROSCÁVEL, L=0,25M	1	50
10	LUA DE UNIÃO FG	1	2"
11	NIPLE FG	1	2"
12	LUA DE REDUÇÃO FG	1	2"x1,1/2"
13	NIPLE FG	1	1,1/2"x2"
<b>RECALQUE PARA LAVAGEM DO FILTRO</b>			
14	NIPLE FG	1	1,1/2"
15	LUA DE REDUÇÃO FG	1	1,1/2"x2"
16	NIPLE FG	2	2"
17	REGISTRO GAVETA ROSCÁVEL DE BRONZE C/ VOLANTE	1	2"
18	CURVA FG 90° COM BUAÇO PARA ESCOVA	1	2"
19	TUBO PVC RIGIDO ROSCÁVEL, L=0,50M	1	50
20	LUA DE UNIÃO FG	1	2"
21	ADAPTADO PVC PBA	1	50x2"
22	TOCO DE TUBO PVC PBA, L=0,95m	1	50
23	CURVA PVC PBA	4	50
24	TUBO PVC PBA, L=1,70m	1	50
25	TUBO PVC PBA, L=8,90m	1	50
26	TUBO PVC PBA, L=1,50m	1	50
27	TUBO PVC PBA, L=1,60m	1	50
28	ADAPTADO PVC PBA	1	50x2"

RELAÇÃO DE MATERIAIS

ITEM	DESCRIMINAÇÃO	QUANT. (un)	DIAM. (mm)
<b>CÂMARA DE CARGA E FILTRO</b>			
29	TOCO DE TUBO PVC PBA, L=0,60m	1	50
30	CURVA PVC PBA	4	50
31	TOCO DE TUBO PVC PBA, L=1,60m	1	50
32	REGISTRO GAVETA ROSCÁVEL DE BRONZE C/ VOLANTE	3	50
33	TOCO DE TUBO PVC ROSCÁVEL, L=4,00m	1	50
34	TOCO DE TUBO PVC ROSCÁVEL, L=0,50m	7	50
35	ADAPTADO PVC PBA	1	50
36	TE PVC ROSCÁVEL	1	50
37	TOCO DE TUBO PVC ROSCÁVEL, L=0,50m	9	75
38	CRUZETA PVC ROSCÁVEL	1	75
39	REGISTRO GAVETA ROSCÁVEL DE BRONZE C/ VOLANTE	3	75
40	CURVA PVC ROSCÁVEL	1	75
41	LUA DE UNIÃO PVC ROSCÁVEL	2	75
42	ADAPTADOR LONGO COM FLANGES LIVRES PVC ROSCÁVEL	1	75
43	TOCO DE TUBO PVC ROSCÁVEL, L=3,30m	1	75
44	TE PVC ROSCÁVEL	1	75
<b>DRENAGEM</b>			
45	TOCO DE TUBO PVC P/ ESGOTO, L=0,70m	3	75
46	CURVA PVC 90° P/ ESGOTO	1	75
<b>RECALQUE DA ELEVATÓRIA</b>			
47	NIPLE FG	1	1,1/2"
48	LUA DE REDUÇÃO FG	1	1,1/2"x2"
49	NIPLE FG	2	2"
50	REGISTRO GAVETA ROSCÁVEL DE BRONZE C/ VOLANTE	1	2"
51	CURVA FG 90° COM BUAÇO PARA ESCOVA	1	2"
52	TUBO PVC RIGIDO ROSCÁVEL, L=0,50M	2	50
53	LUA DE UNIÃO FG	1	2"
54	ADAPTADO PVC PBA	3	50x2"
55	TOCO DE TUBO PVC PBA, L=0,95m	2	50

RELAÇÃO DE MATERIAIS

ITEM	DESCRIMINAÇÃO	QUANT. (un)	DIAM. (mm)
<b>RECALQUE DA ELEVATÓRIA</b>			
56	CURVA PVC PBA	2	50
57	VALVULA RETENÇÃO HORIZONTAL BRONZE 2"	1	50
58	TUBO PVC PBA, L=6,00m	1	50

ASSINATURAS E APROVAÇÕES:

RESPONSÁVEL:	APROVAÇÃO:

Natureza: SISTEMA DE ABASTECIMENTO DE ÁGUA RURAL  
 Proprietário: PREFEITURA MUNICIPAL DE ARACATI  
 Endereço da Obra: LOCALIDADE DE BAIXA - ARACATI-CE

Nº	DESCRIÇÃO	DATA	PROJETO	DESENHO
REVISÕES				

**PREFEITURA MUNICIPAL DE ARACATI**  
 SECRETARIA DE INFRA ESTRUTURA  
 GERENCIA DE PROJETOS E ENGENHARIA

CONTEÚDO: PLANTA BAIXA, CORTES E ESQUEMA INSTAL. E DETALHE  
 PRANCHA: 02  
 DATA: SET/2020  
 Nº FOLHAS: 02/07

**SAA**  
 SISTEMA DE ABASTECIMENTO DE ÁGUA  
 DESENHO: DANIEL PESSOA  
 ESCALA: INDICADA

ASSUNTO: ESTAÇÃO DE TRATAMENTO DE ÁGUA