




- TUBO DE PVC CORRUGADO PERFORADO Ø150mm
- CA CAIXA DE ALVENARIA C/ TAMPA CONCRETO FUNDO DE BRITA

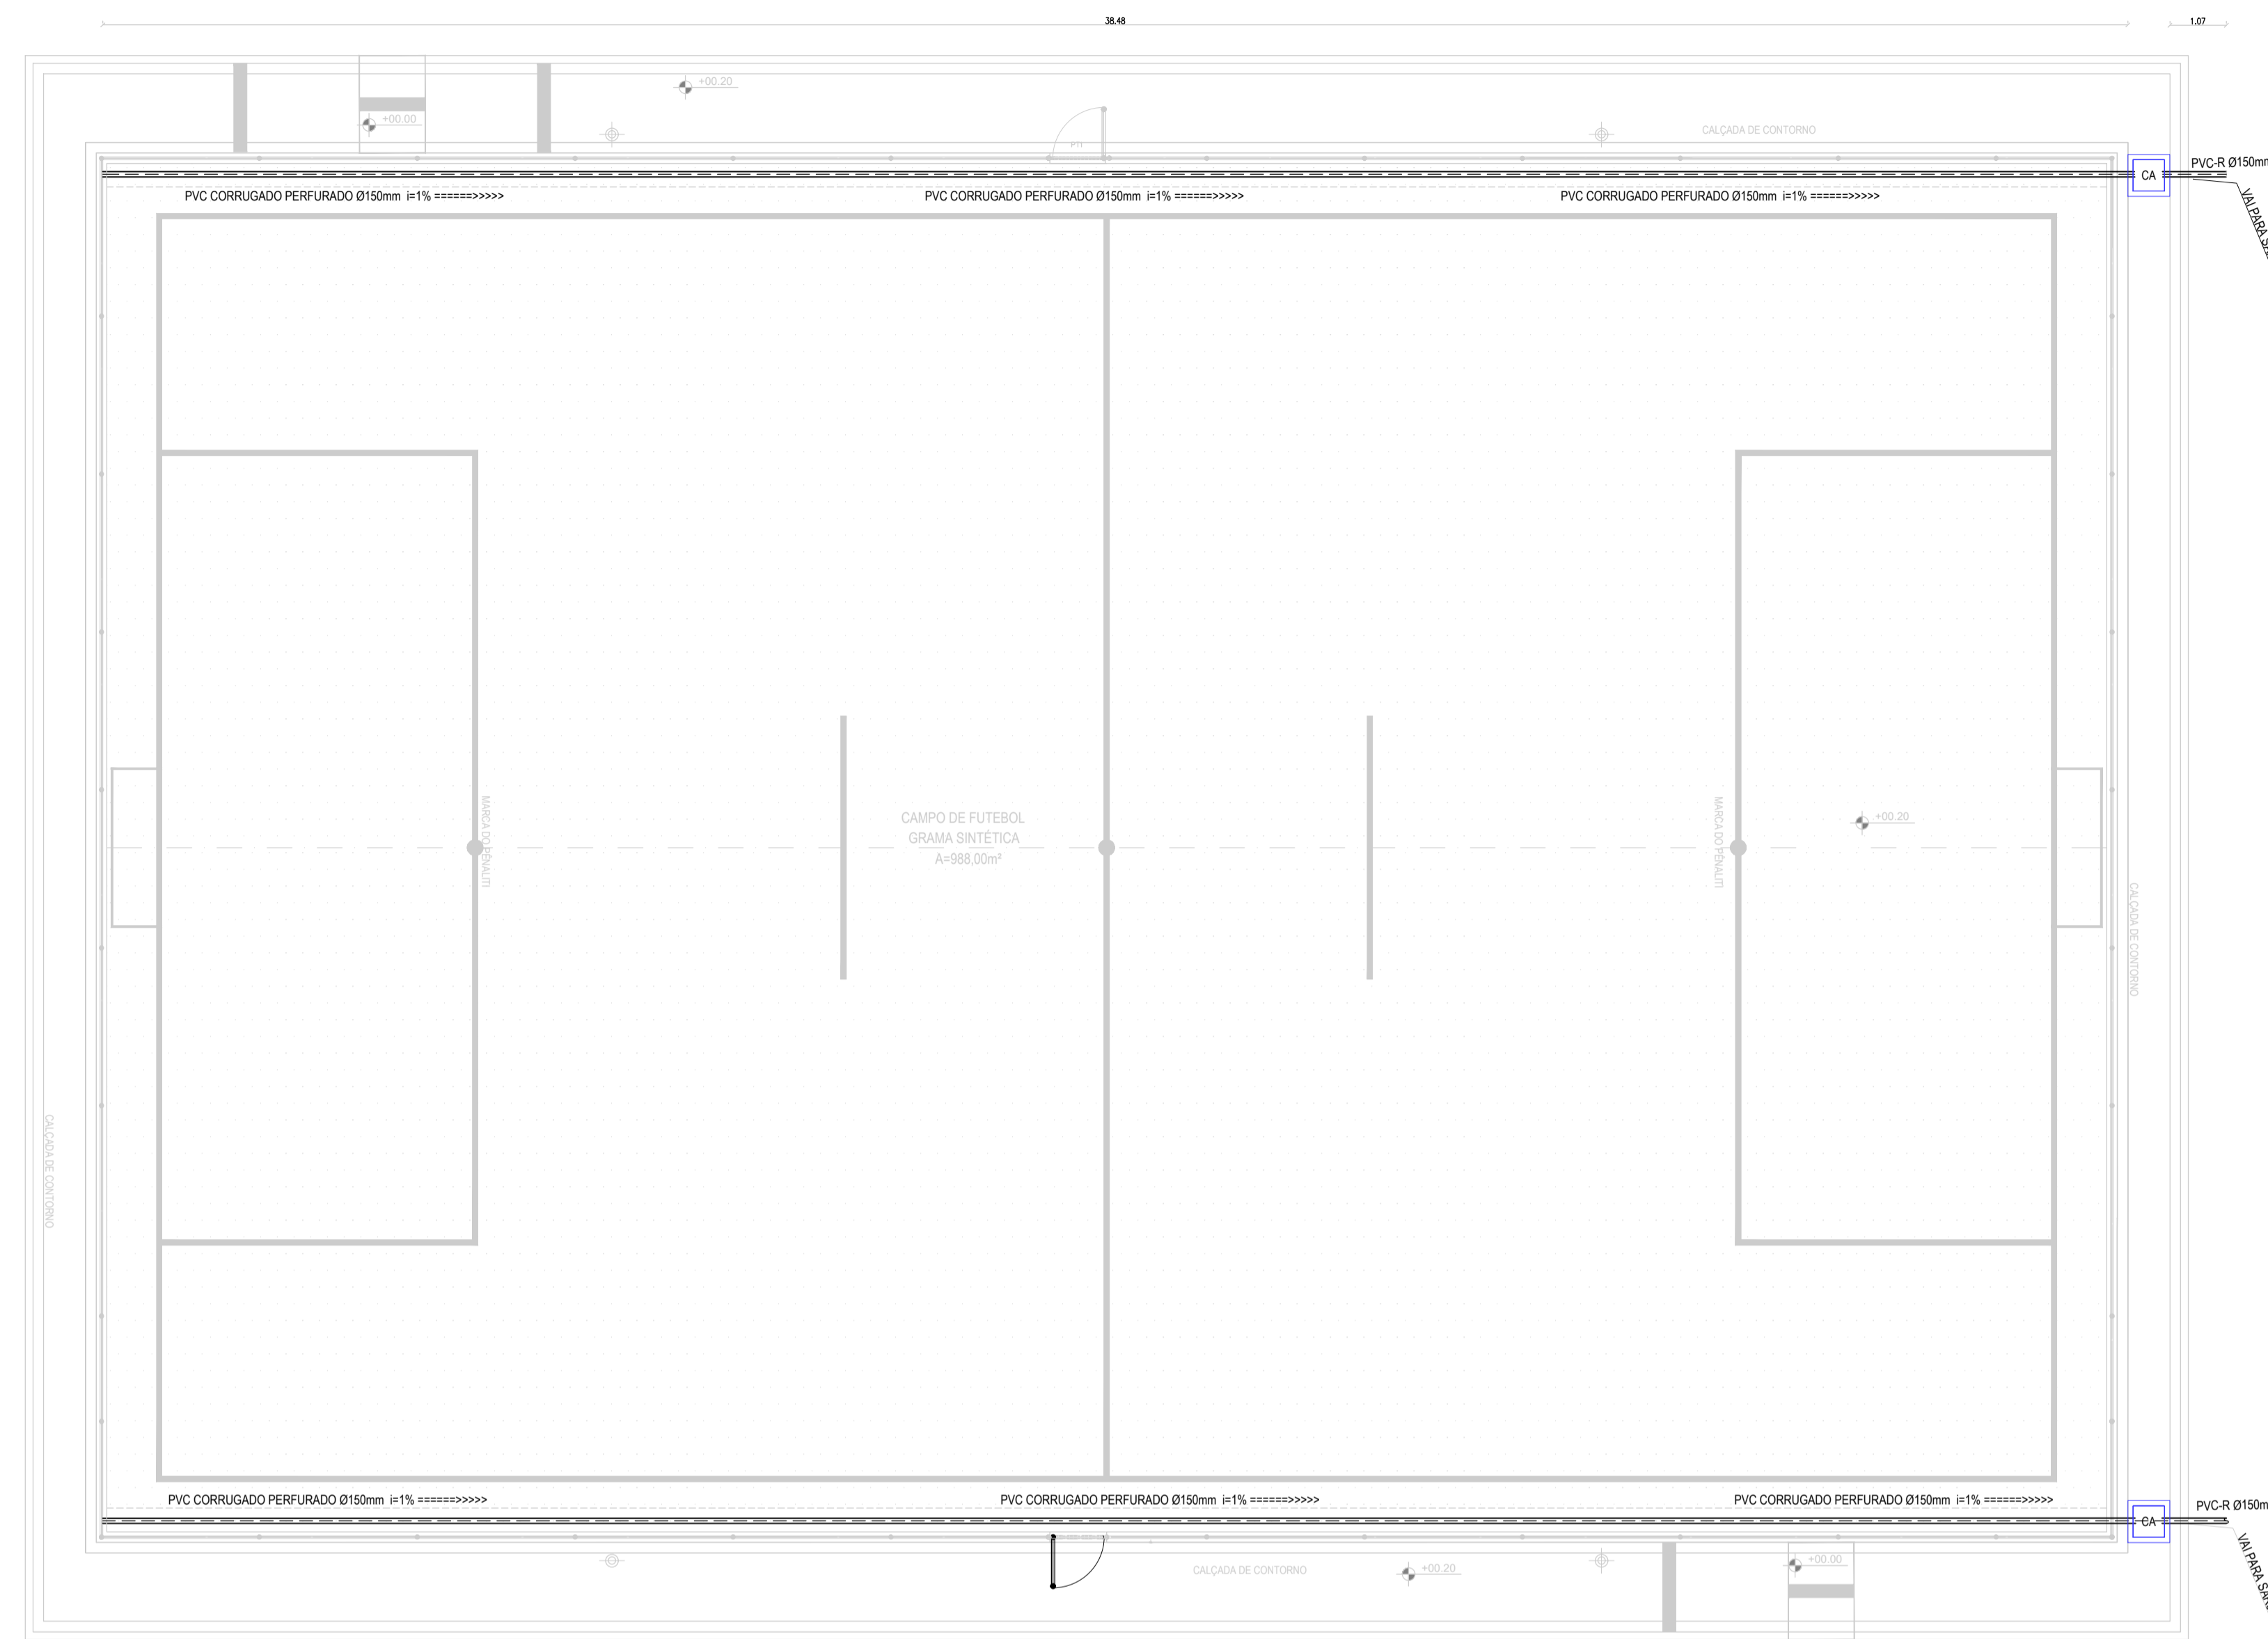


01 PLANTA BAIXA - DRENAGEM
ESCALA: 1/100

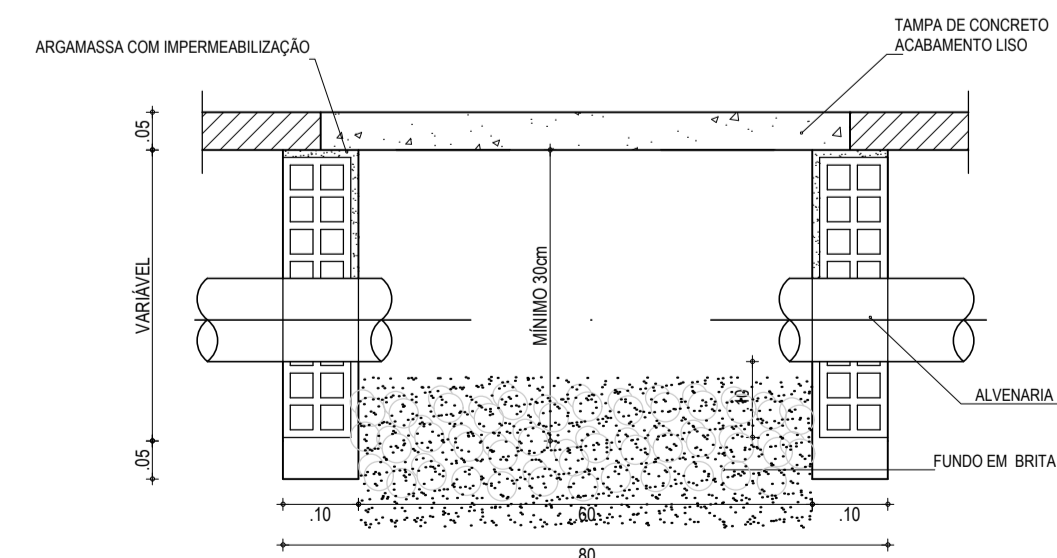

04 DETALHE | CORTE A-A
ESCALA: 1/10

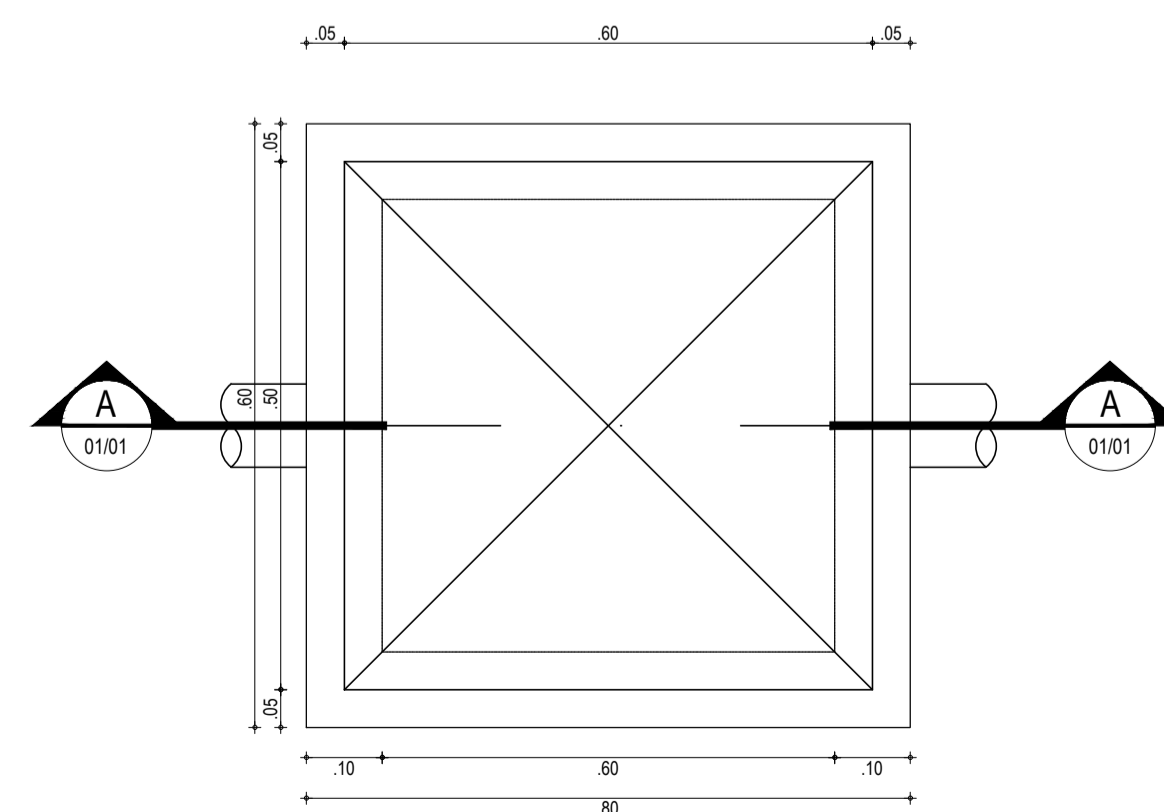

03 DETALHE | CAIXA DE ALVENARIA
ESCALA: 1/10

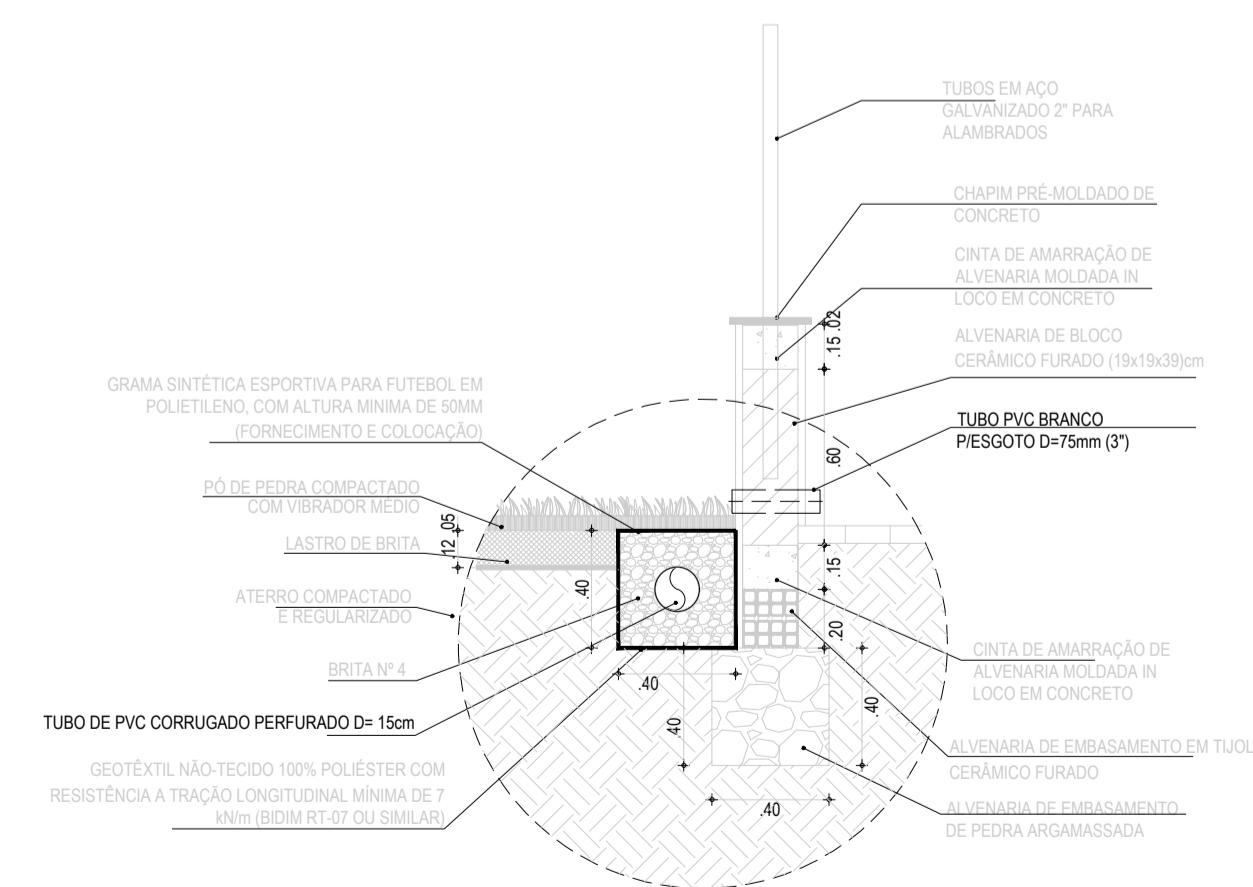

02 DETALHE | VALA DE DRENAGEM
ESCALA: 1/10

ASSINATURAS E APROVAÇÃO

PROJETISTA: *Leonardo Silveira Lima*
PROPRIETÁRIO:
LEONARDO SILVEIRA LIMA
ENGENHEIRO CIVIL - RNP: 0915581987

APROVAÇÃO:

GEOPAC AV. PADRE ANTONIO TOMAZ N.º 420, SALA 001
BARRIO AERONAUTICA FORTALEZA
FONE: 85 3413441 | EMAIL: GEOPAC@GEOPAC.COM.BR

PROPRIETÁRIO:
PREFEITURA MUNICIPAL DE ARACATI
SITIO:
IMPLANTACAO DE ARENINHA PADRAO TIPO A
PROJETO:
ARENINHA PADRAO SEM EQUIPAMENTOS
IDENTIFICACAO DOS DESENHOS:
PROJETO DE DRENAGEM