 






LEGENDA - EM PLANTA


-  TUBO DE PVC CORRUGADO PERFORADO Ø150mm
-  CA CAIXA DE ALVENARIA C/ TAMPAS CONCRETO FUNDO DE BRITA
-  RALO SIFONADO, PVC, DN 150 X 40 MM




01 PLANTA BAIXA - DRENAGEM
ESCALA: 1/100

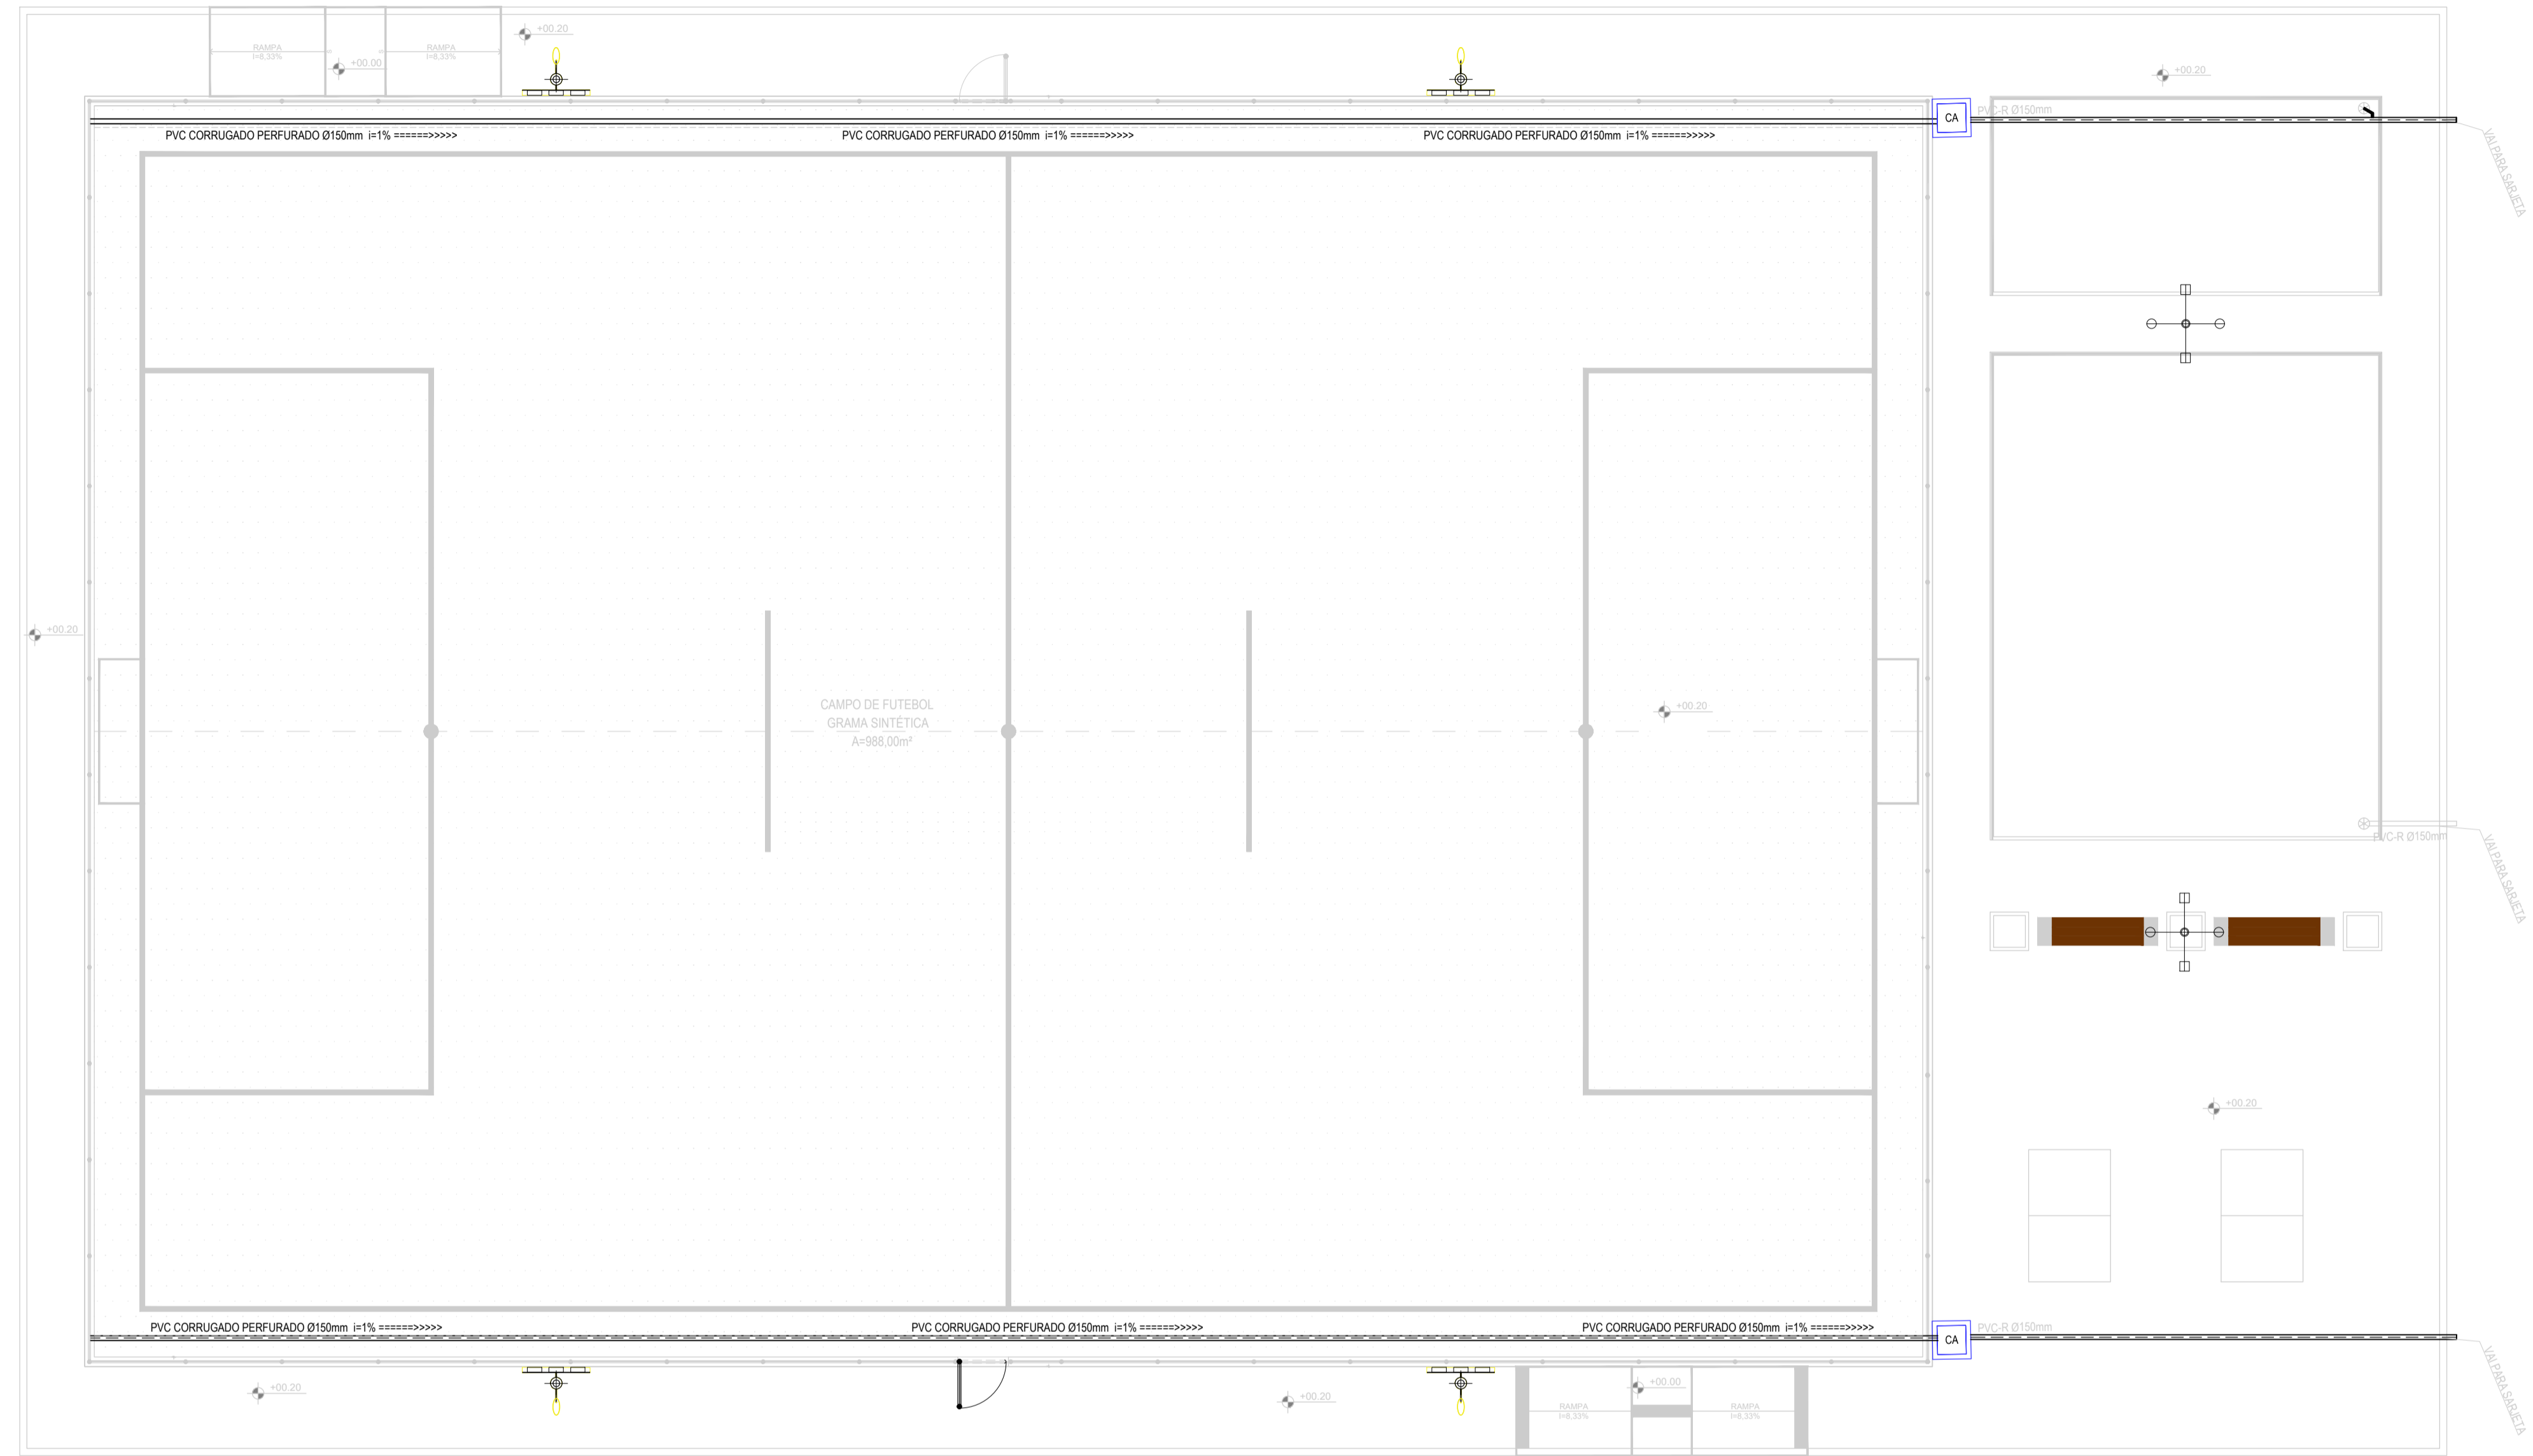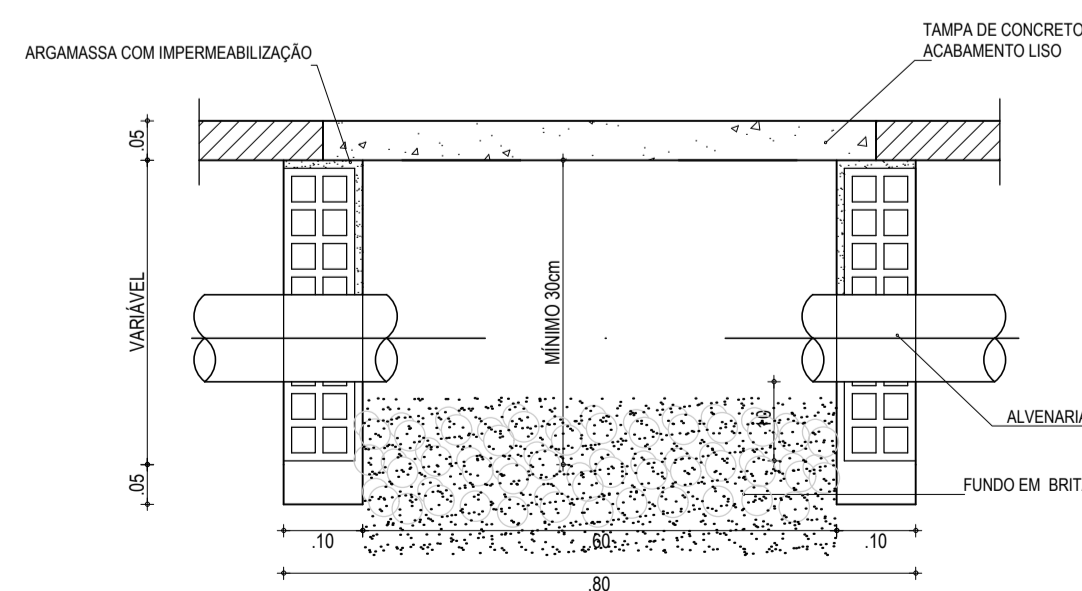

04 DETALHE | CORTE A-A
ESCALA: 1/10

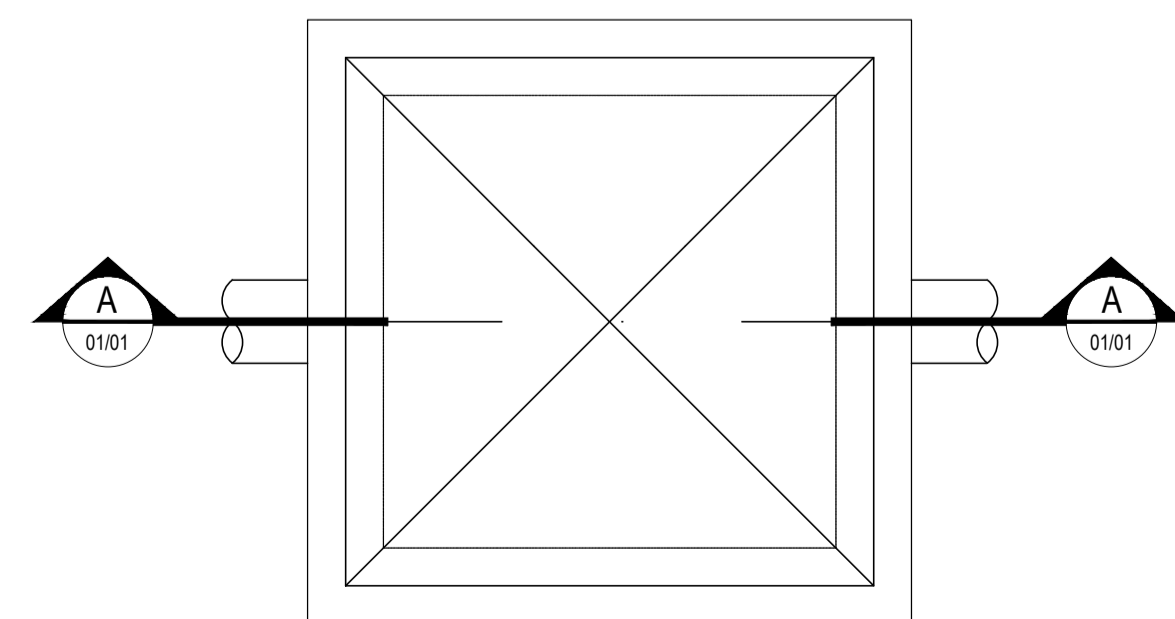

02 DETALHE | CAIXA DE ALVENARIA
ESCALA: 1/10

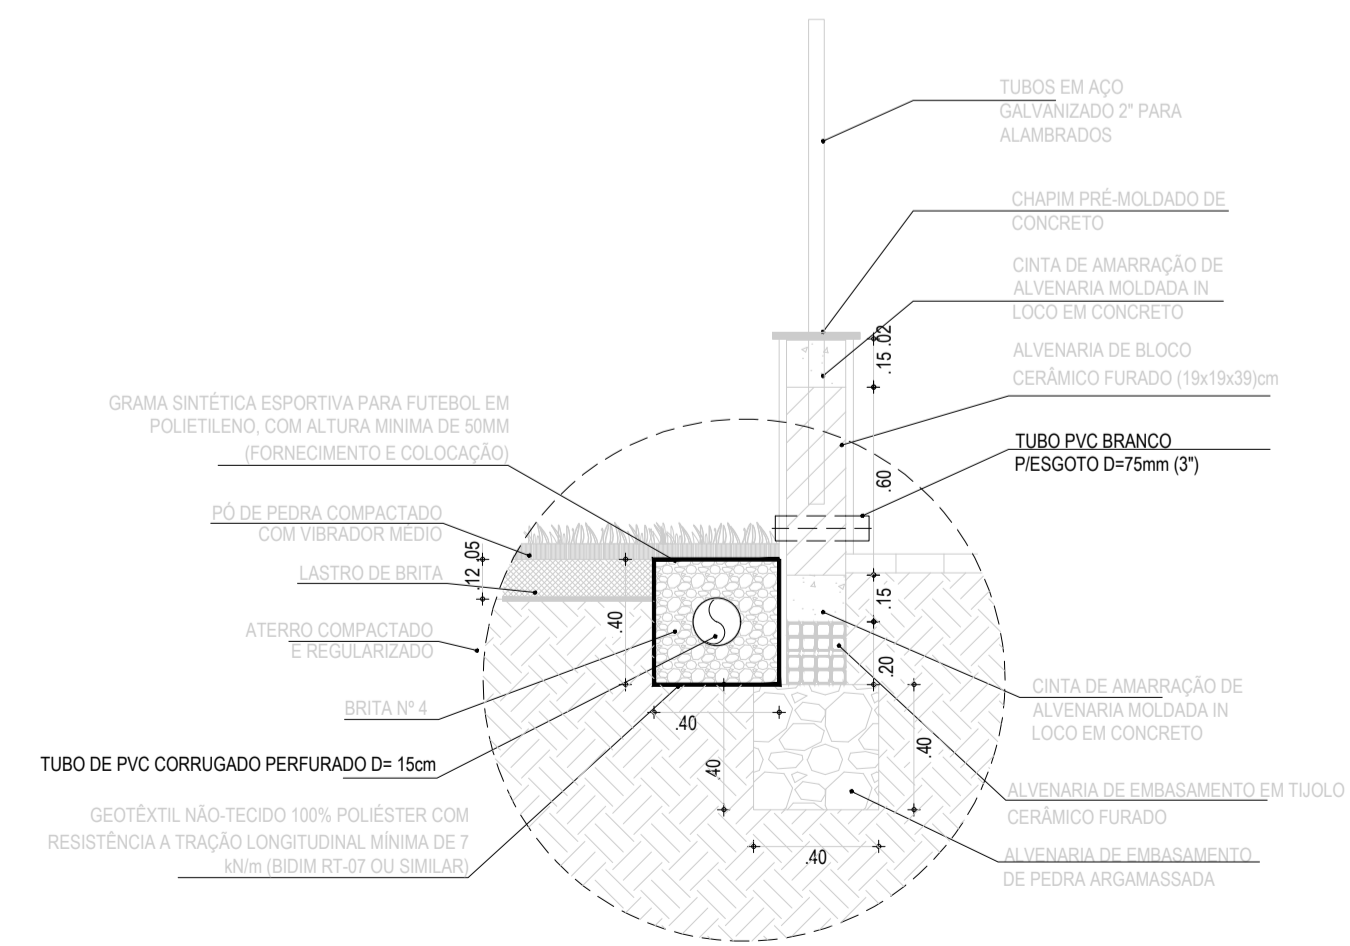

03 DETALHE | VALA DE DRENAGEM
ESCALA: 1/10

ASSINATURAS E APROVAÇÃO

| | |
|---|--------------|
| PROJETISTA | PROPRIETÁRIO |
| LEONARDO SILVEIRA LIMA ENGENHEIRO CIVIL - RNP: 091581987 | |

APROVAÇÃO

GEOPAC AV. PADRE ANTONIO TOMAZ N.º 420, SALA 001
BARRIO NEOCENIA FORTALEZAS FONE: 85 3041-3141 | EMAIL: GEOPAC@GEOPAC.COM.BR

PROPRIETÁRIO: PREFEITURA MUNICIPAL DE ARACATI
OBJETO: IMPLANTAÇÃO DE ARENINHA PADRÃO TIPO B
PROJETO: ARENINHA PADRÃO SEM EQUIPAMENTOS
IDENTIFICAÇÃO DOS DESENHOS: PROJETO DE DRENAGEM

| | | |
|------------------------|---------------------|----------------------|
| ELABORADO: ARACATI/ICE | DATA: NOVEMBRO 2021 | PRONCHA: 01/01 |
| DESENHADO: PEDRO | ESCALA: INDICADA | CONTROLO: ART. 21.29 |