


ÁREA DE INTERVENÇÃO = 3.039,13 m²
EXTENSÃO DO SISTEMA DE DRENAGEM = 171,01 m
EXTENSÃO DO GRADIL + MURETA = 115,44 m

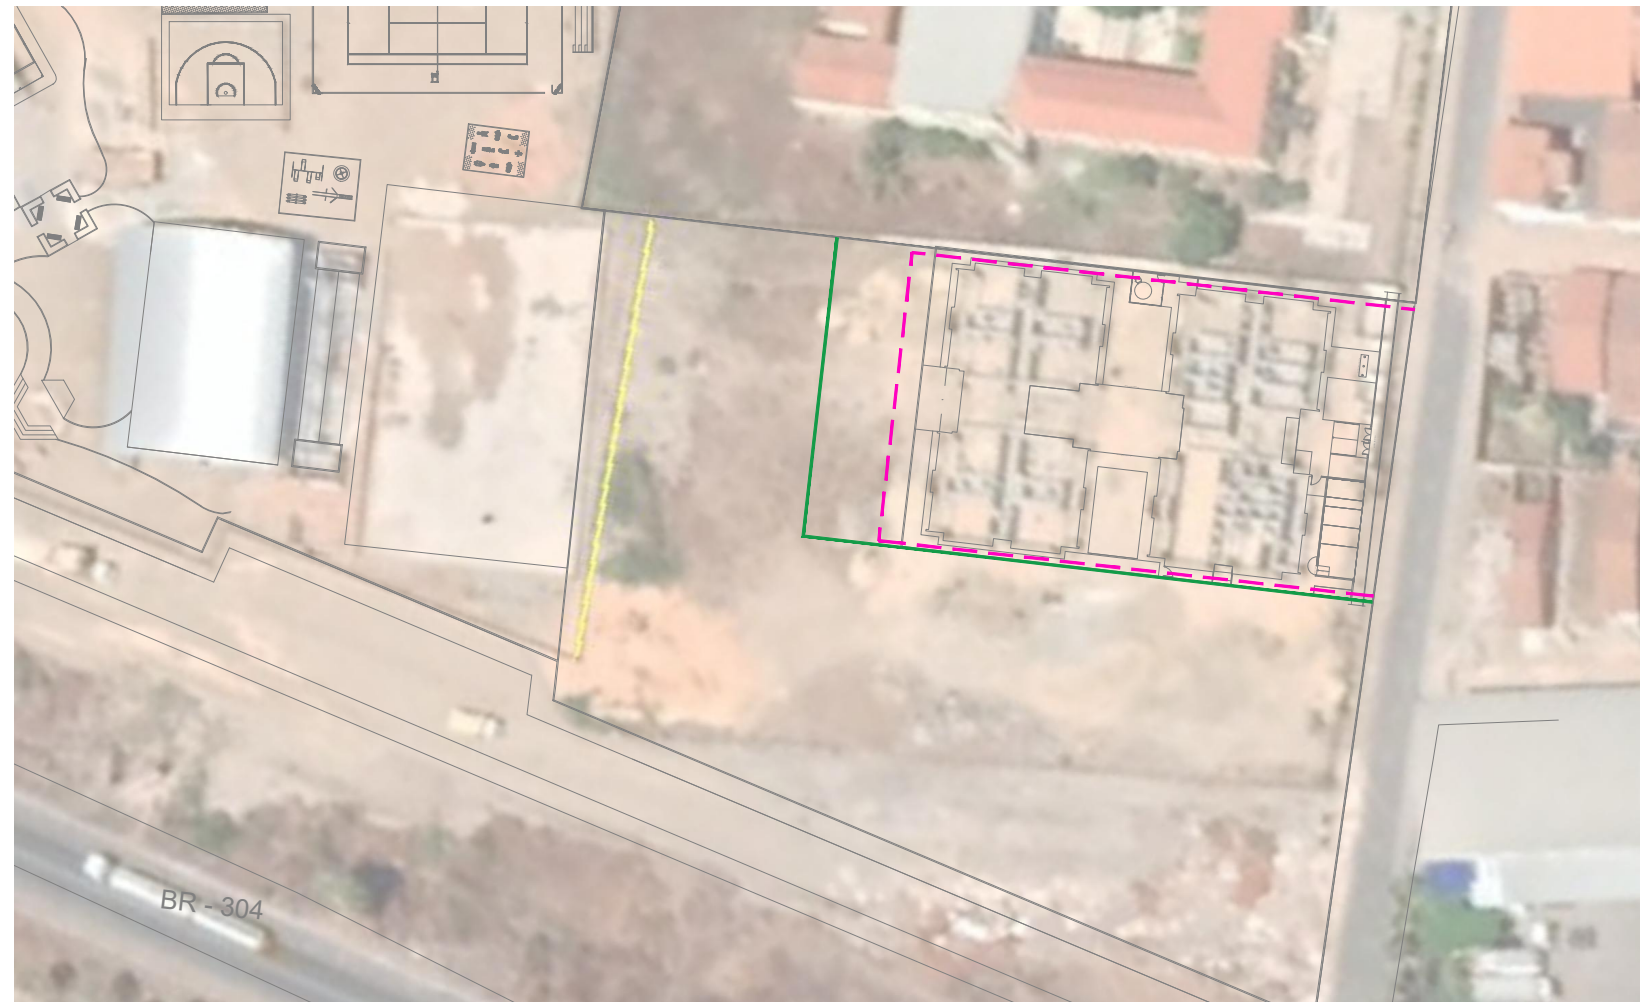

01 PLANTA BAIXA
ESCALA 1/1000



PROJETO: GRADIL E DRENAGEM - CRECHE MARLENE SOARES
ARQUITETO: PEDRO ELIAS C. M. DE OLIVEIRA | CAU A226025-5
SECRETARIA: SEINFRA
LOCAL: NOSSA SENHORA DE LOURDES, ARACATI/CE

ASSUNTO: PLANTA BAIXA
DATA: FEV / 2022
ESCALA: INDICADA

PRANCHA:
2/4