


# 1 SANITÁRIO PCD INFANTIL


ESCALA 1:25

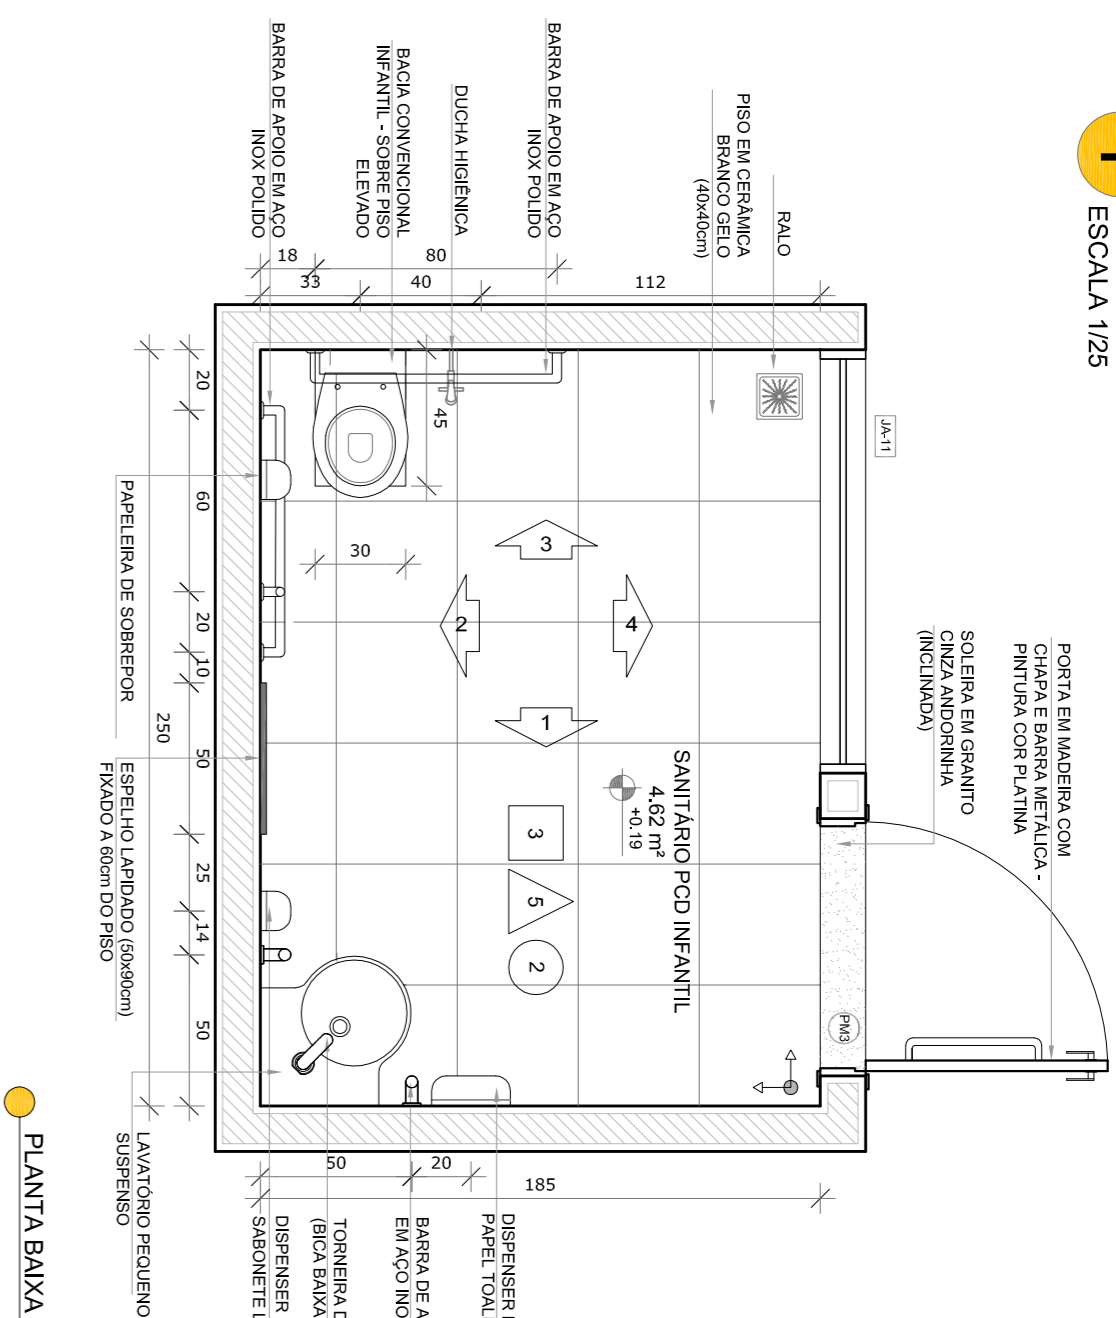


PLANTA BAIXA

# 2 SANITÁRIOS PCD ADULTO FEM. E MASC.


ESCALA 1:25

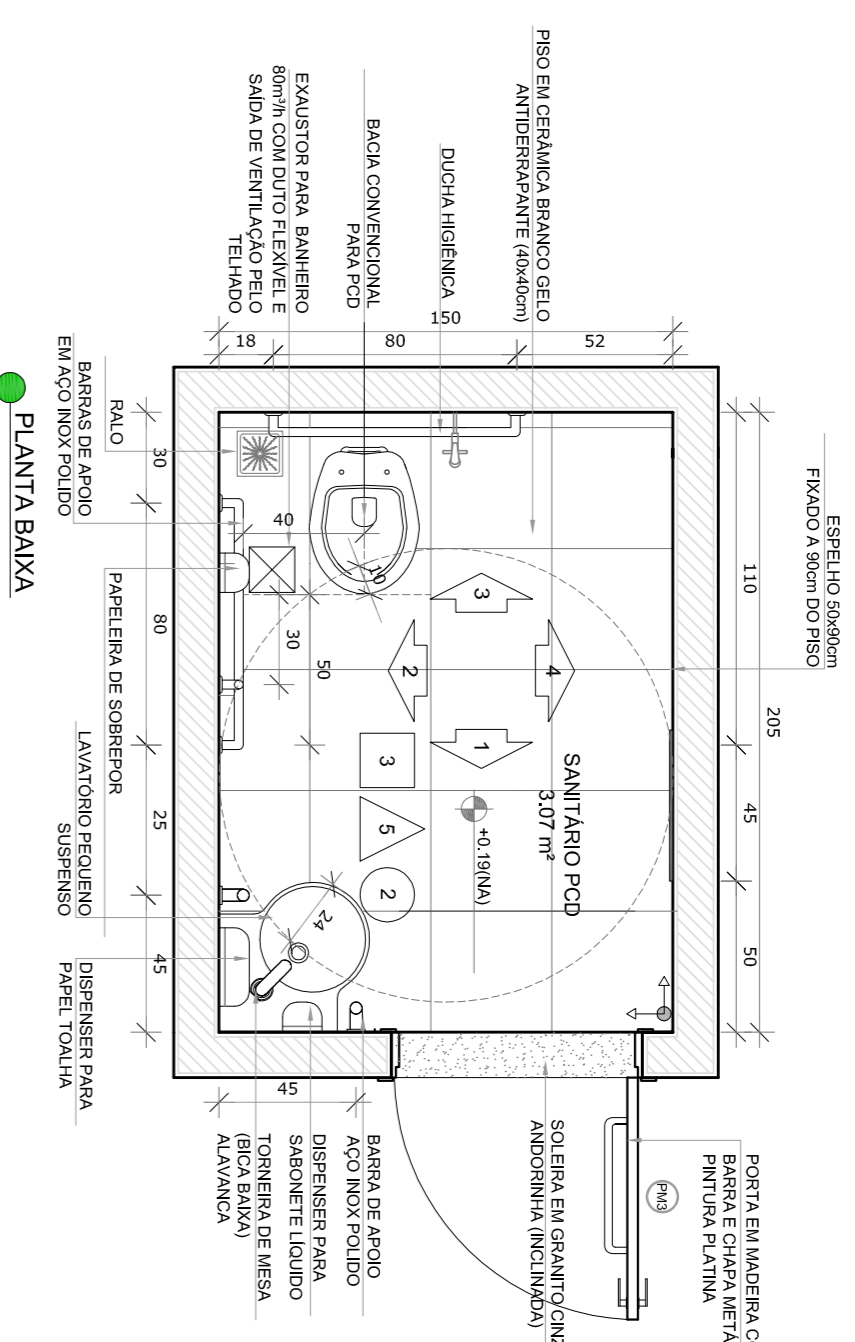


PLANTA BAIXA

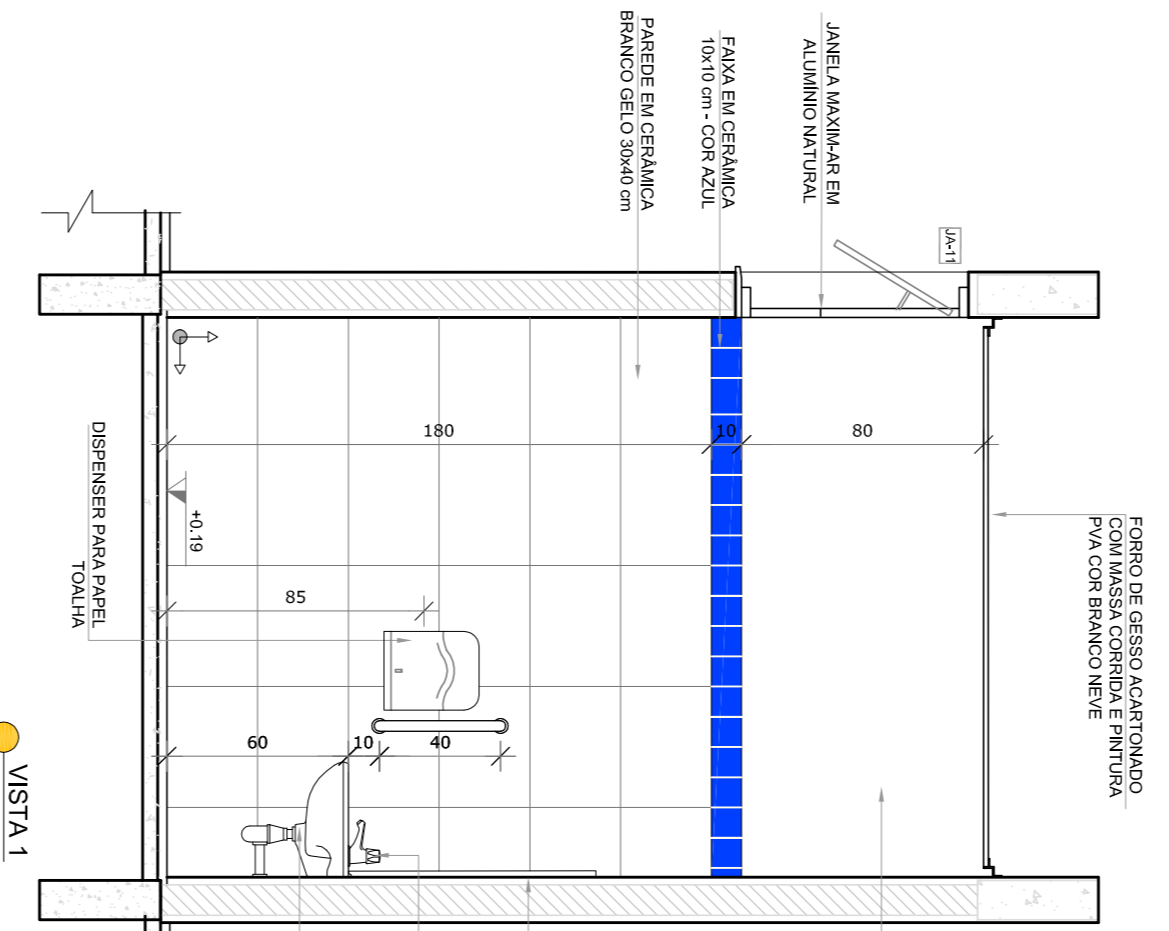


VISTA 1

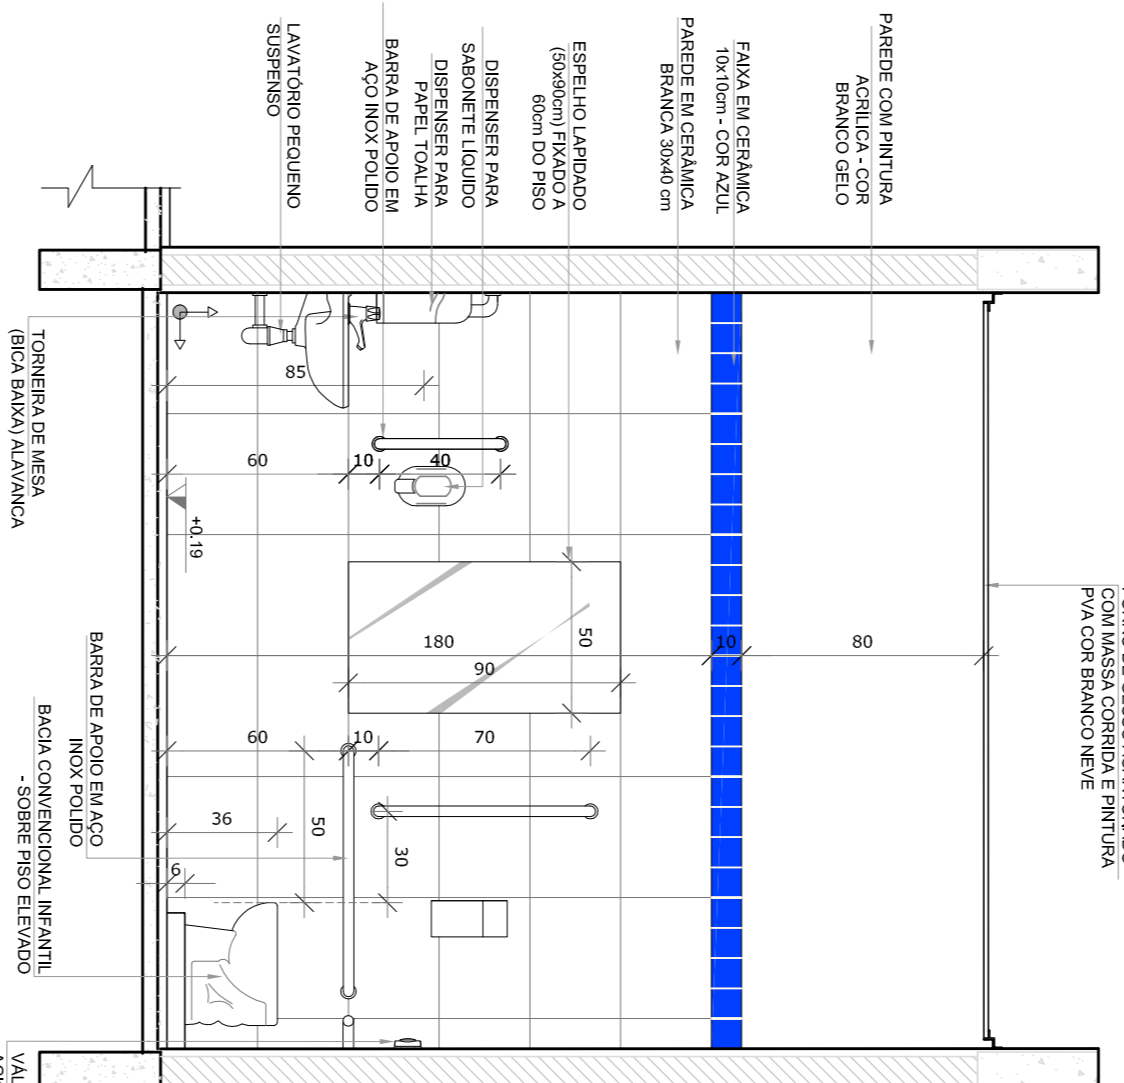


VISTA 2

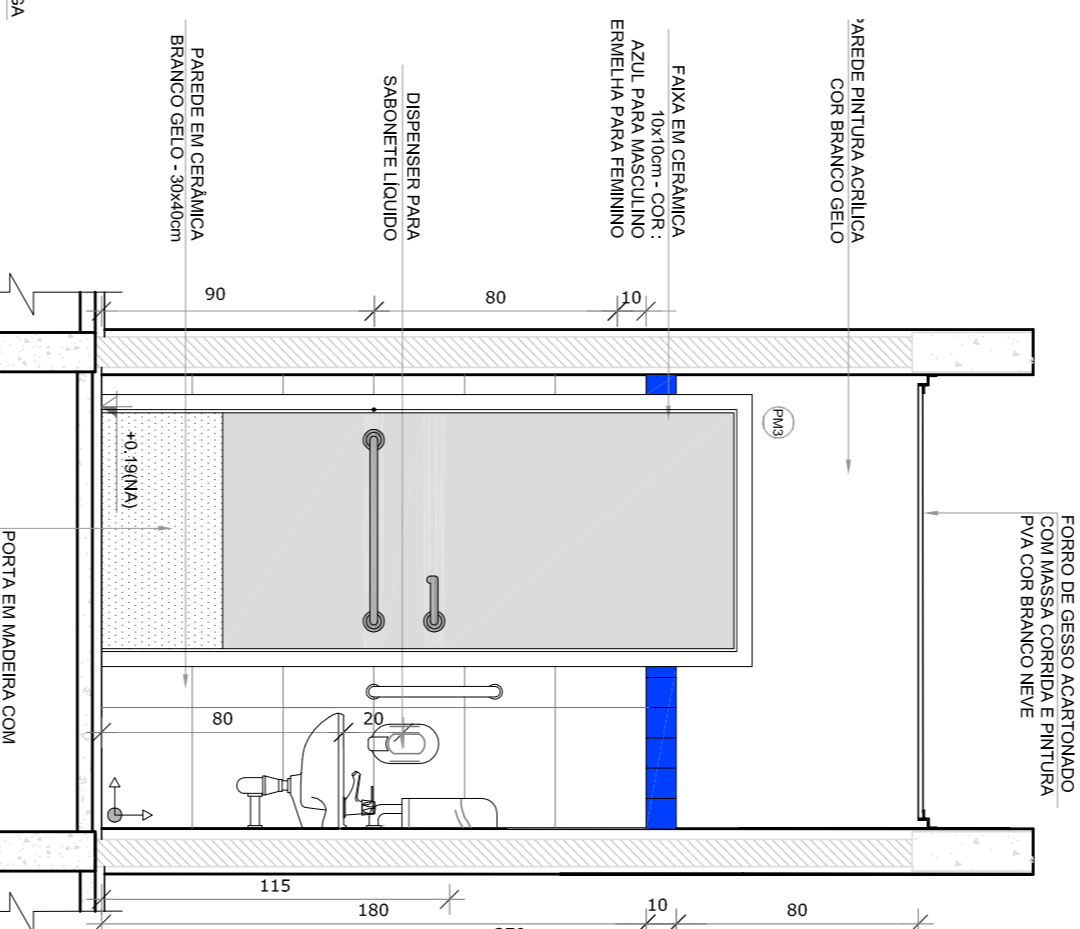


VISTA 1

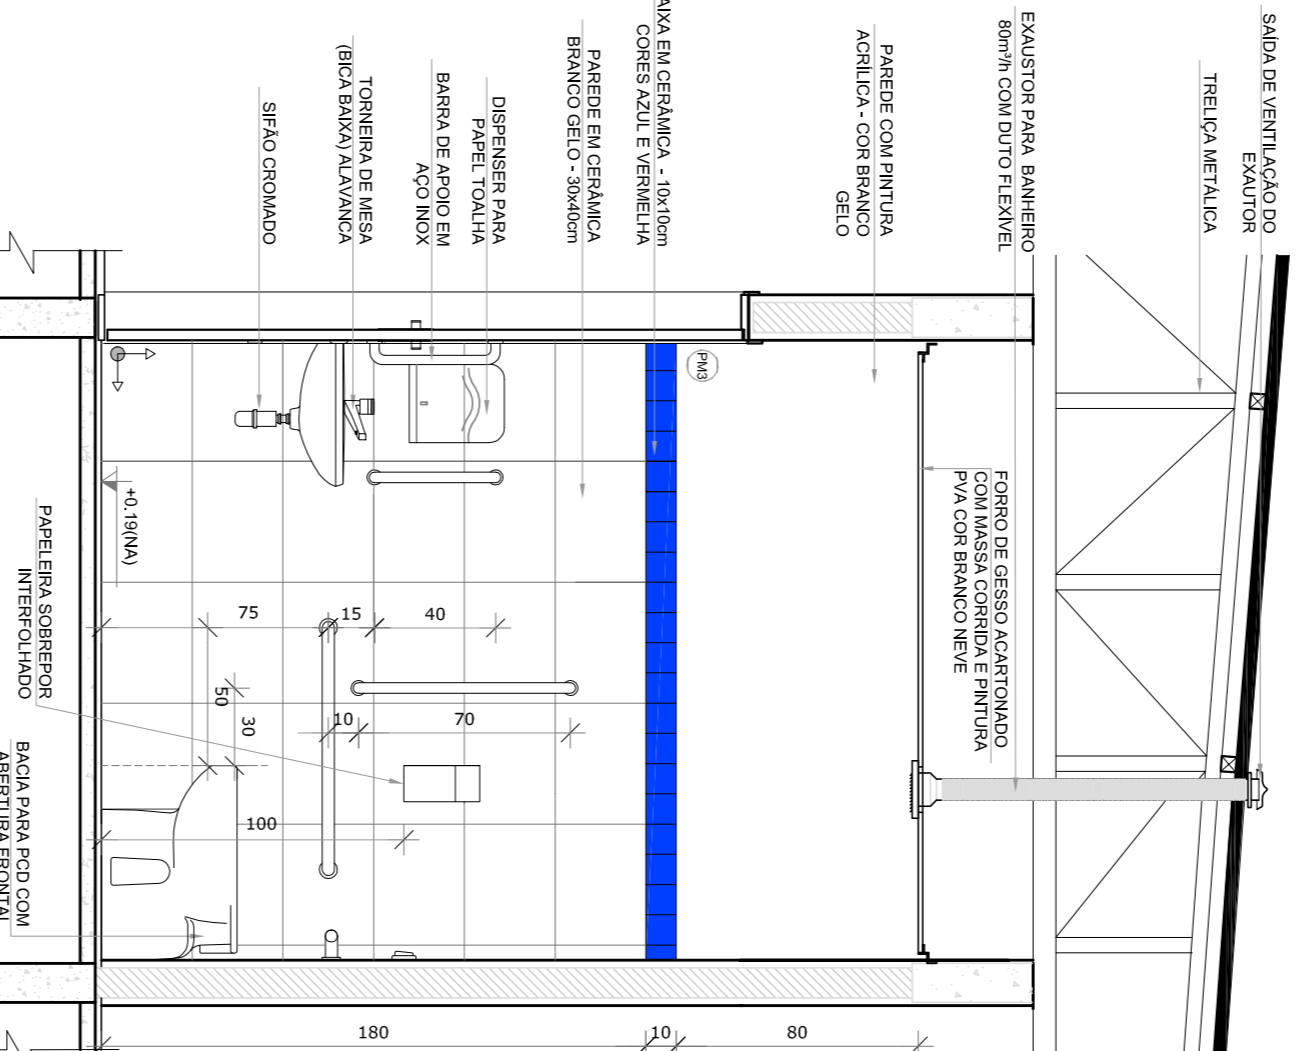


VISTA 2

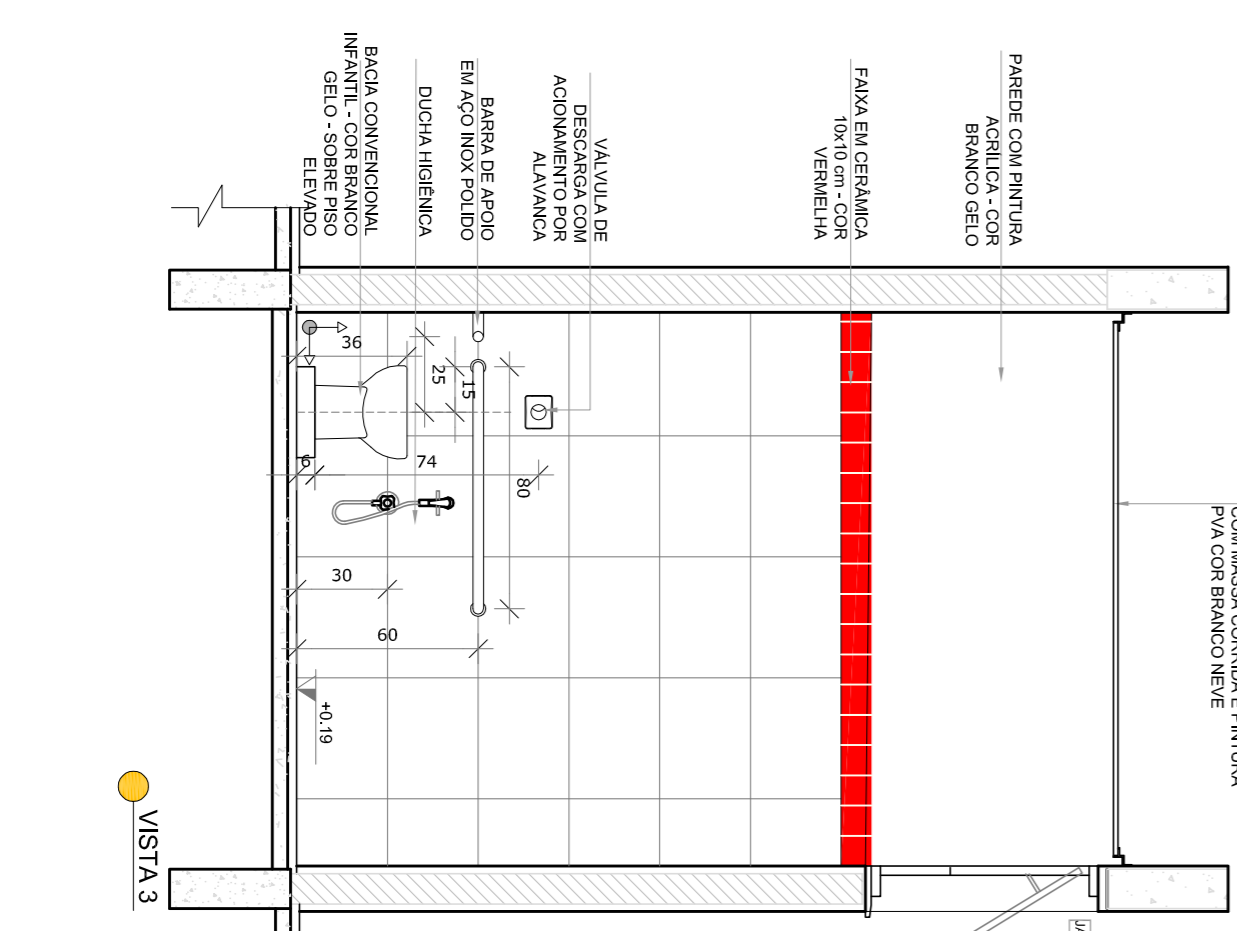


VISTA 3

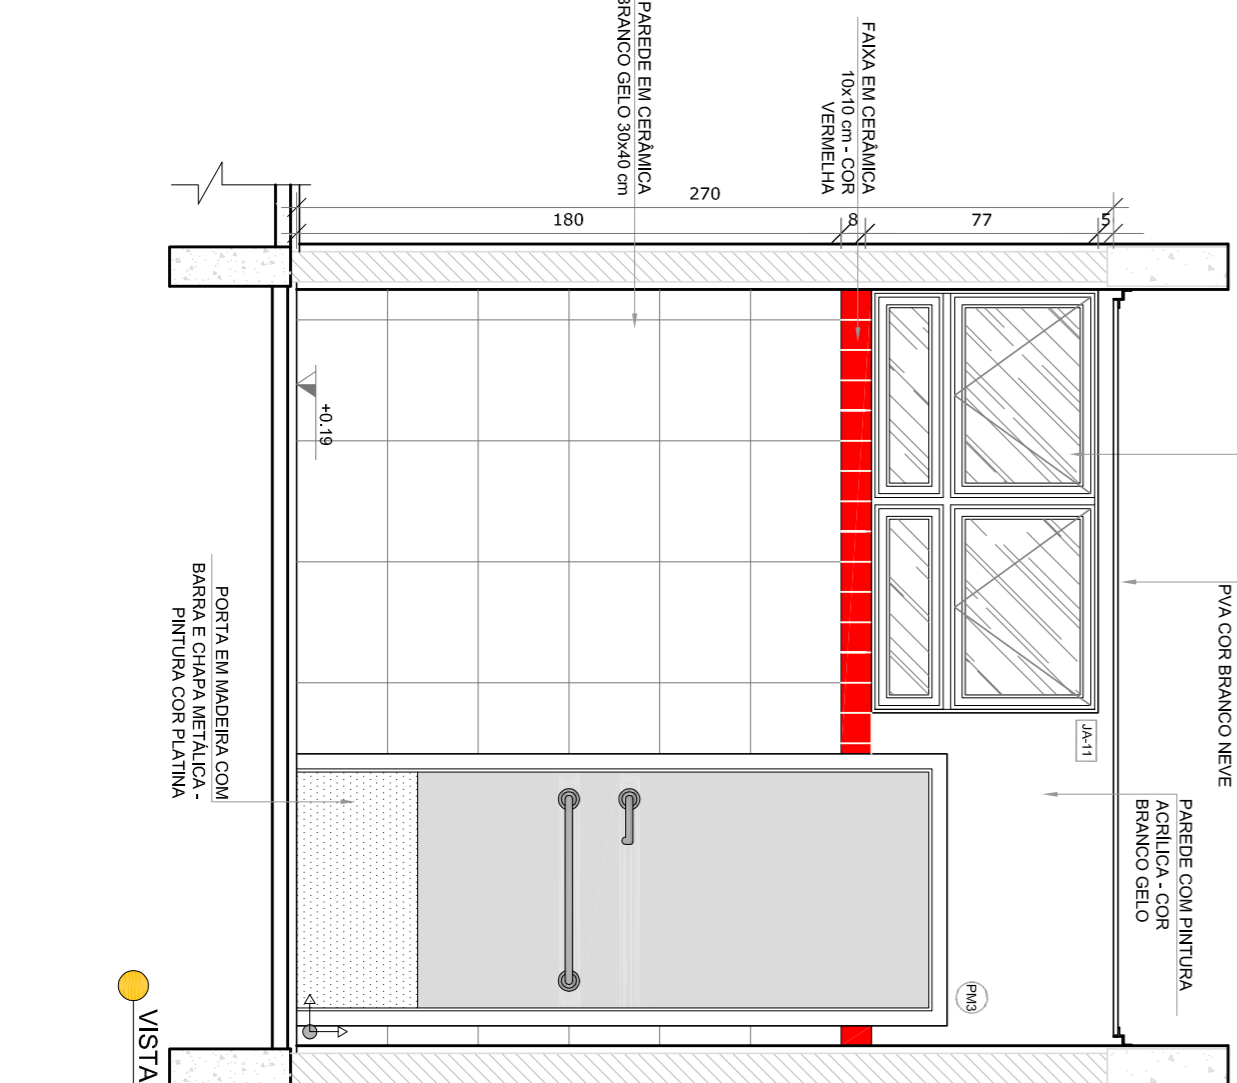


VISTA 4

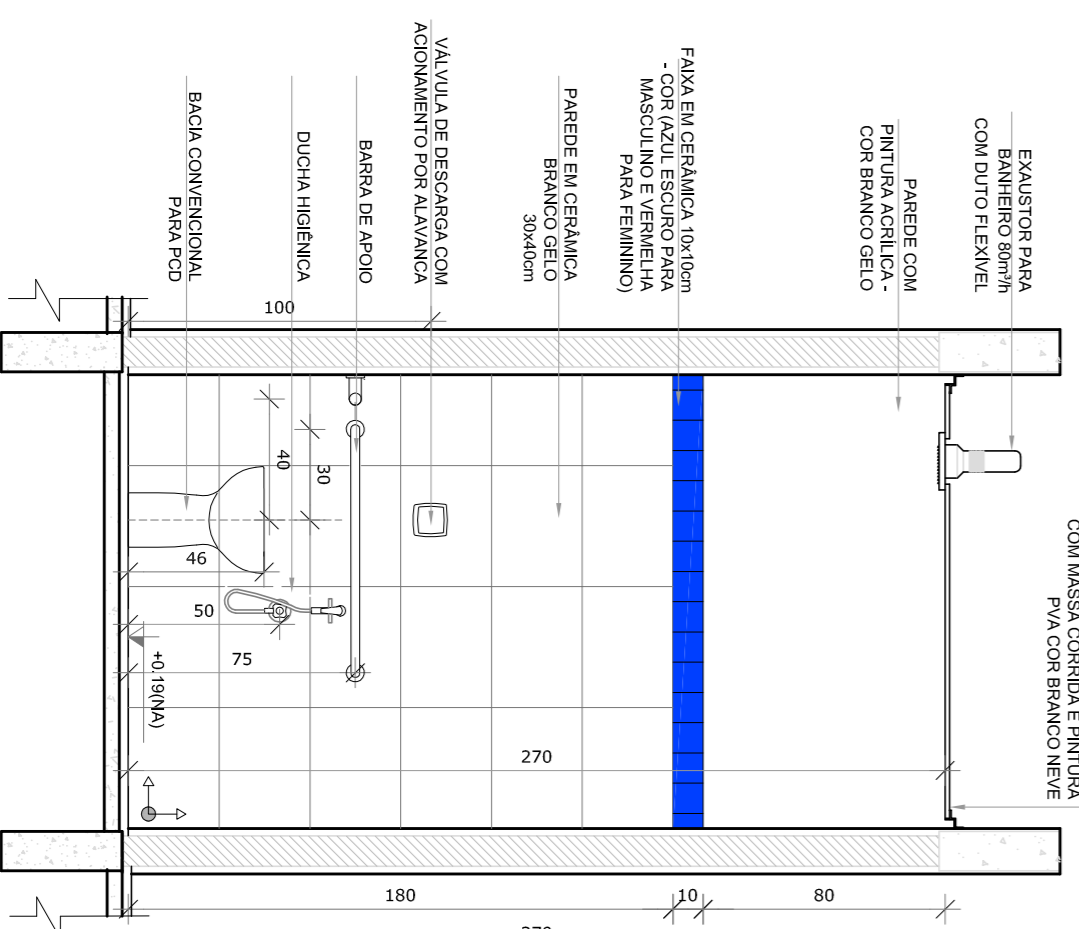

VISTA 3

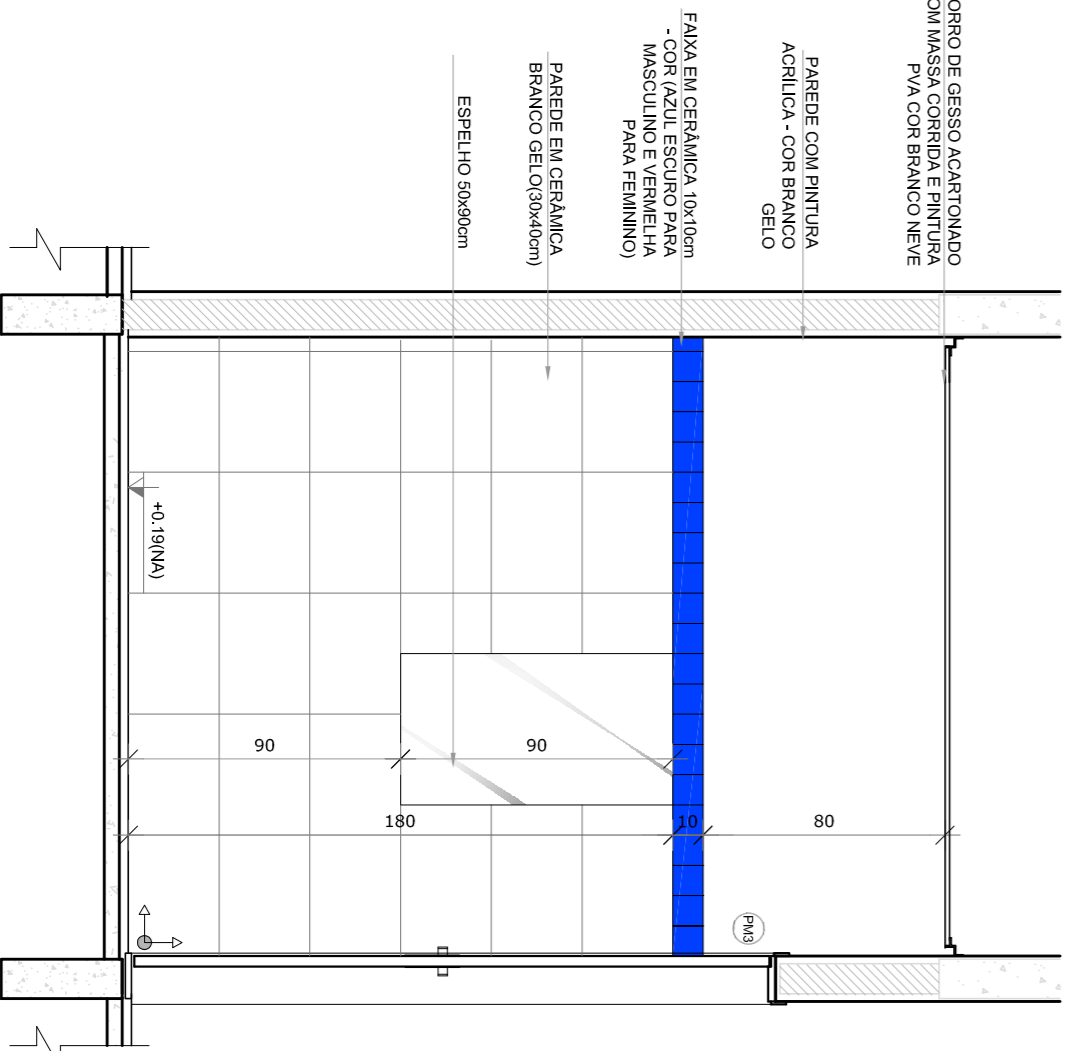

VISTA 4

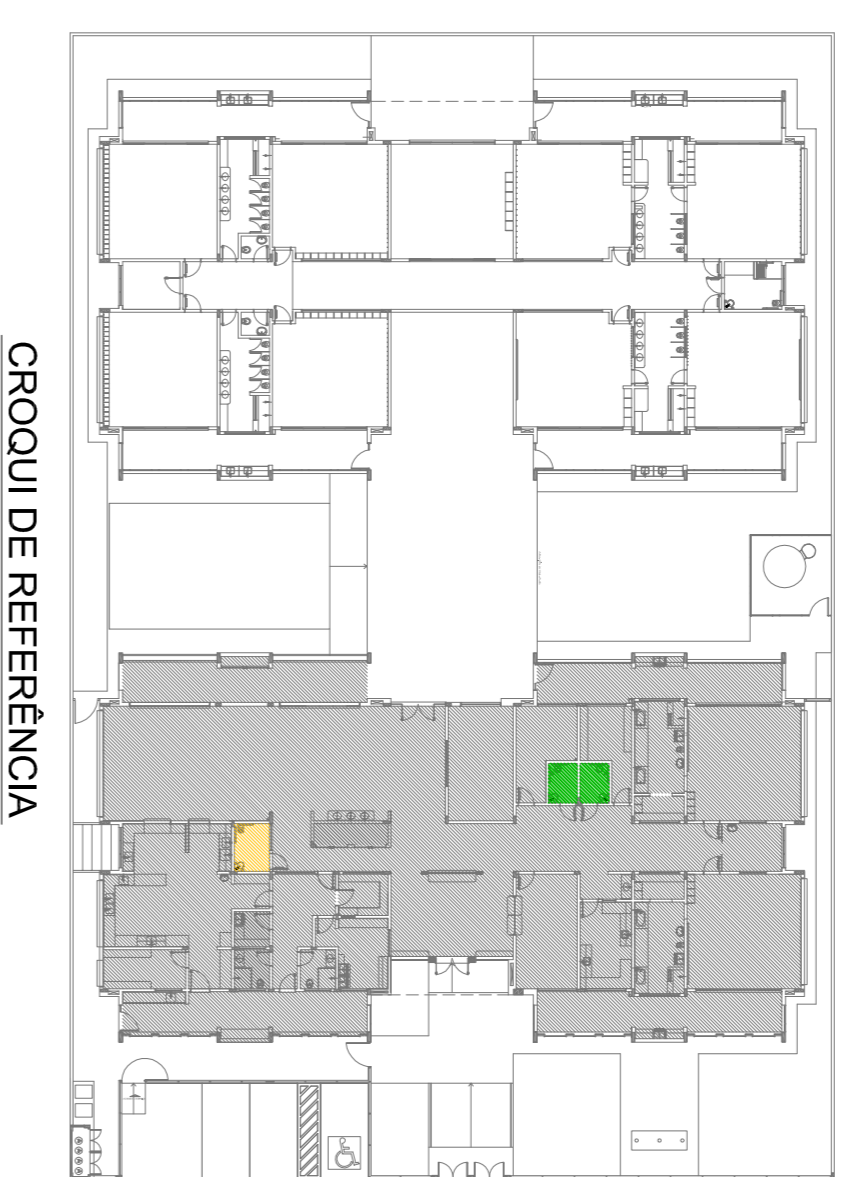

CROQUI DE REFERÊNCIA

- NOTAS
- MEDIDAS E NÍVEIS EM METROS.
  - VERIFICAR POSIÇÃO EXATA DOS PILARES NO PROJETO ESTRUTURAL.
  - EM CASO DE CONFLITO DE INFORMAÇÕES ENTRE O PROJETO GRÁFICO E O MEMORIAL DESCRITIVO, PREVALECE A INFORMAÇÃO CONTIDA NOS DESENHOS.
  - ALTERAÇÕES NESTE PROJETO SOMENTE COM AUTORIZAÇÃO EXPRESSA DO RUIE
- REFERÊNCIAS:
- PLANTA DE QUANTITATIVOS
  - MEMORIAL DESCRITIVO E ESPECIFICAÇÕES TÉCNICAS

LEGENDA:

	INDICAÇÃO NÍVEL PLANTAS CORTE	INDICAÇÃO DE VISTAS
	INDICAÇÃO DE CORTES	ESPECIFICAÇÕES DE MATERIAS
	INDICAÇÃO DE FACHOS	INDICAÇÃO DE EIXOS
	INDICAÇÃO DE PORTAS E JANELAS	INDICAÇÃO DE ELEMENTOS (BANCOS, INCRUSTAÇÕES E T.I.S.)

02  
JANEIRO 2017  
Anexo 1 a NBR 9078/2015  
equipamento, altura da ventilação nos sanitários, cor das portas dos sanitários e altura da porta PAI;  
Acesso do grátil e quadro de cargas no canteiro de obra, de dutos hidráulicos e sanitários pré-secos.

01  
JULHO 2016  
Atenção parâmetros - shift para validação hidráulica e detalhamento; alteração da altura da geladeira.

Nº  
DATA  
DESCRIÇÃO  
CONTROLE DE REVISÕES

**FNDE** *Fundo Nacional de Desenvolvimento da Educação*

Ministério da Educação

PROJETO PADRÃO - FNDE

PROPRIETÁRIO:	CREA
ENFEREJO:	CREA
MUNICÍPIO - UF:	CAU
PROPRIETÁRIO:	CREA
RESP. TÉCNICO	CREA
AUTOR DO PROJETO	CAU
DIFEO	CREA
RA	

PROGRAMA PROINFÂNCIA - PROJETO TIPO 1  
PROJETO DE ARQUITETURA

CONVERSÃO	AMPLIAÇÃO DO BLOCO A	ARQ
CGEST - Coordenação Geral de Infraestrutura Educacional	SANITÁRIOS PCD INFANTIL E ADULTO	
FORMATO	A18x135x9	
REVISÃO	ESCALA	PRONCA
R.00	1:25	22/38
R.01	DATA EMISSÃO	
R.02	JANEIRO/2017	