




01 PLANTA BAIXA DRENAGEM
ESCALA 1/150

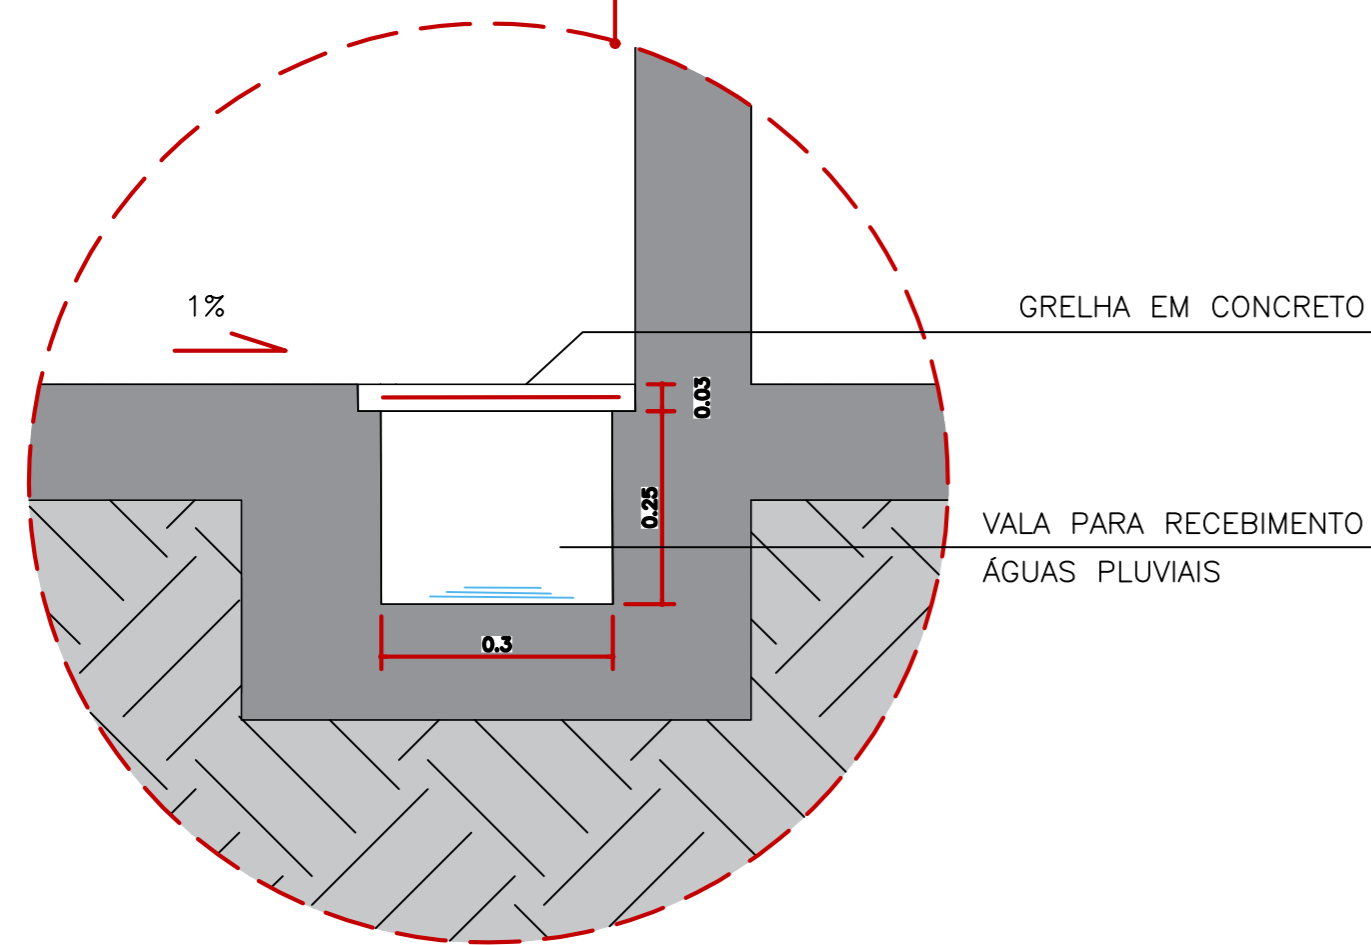

02 VALA DE DRENAGEM
ESCALA 1/10

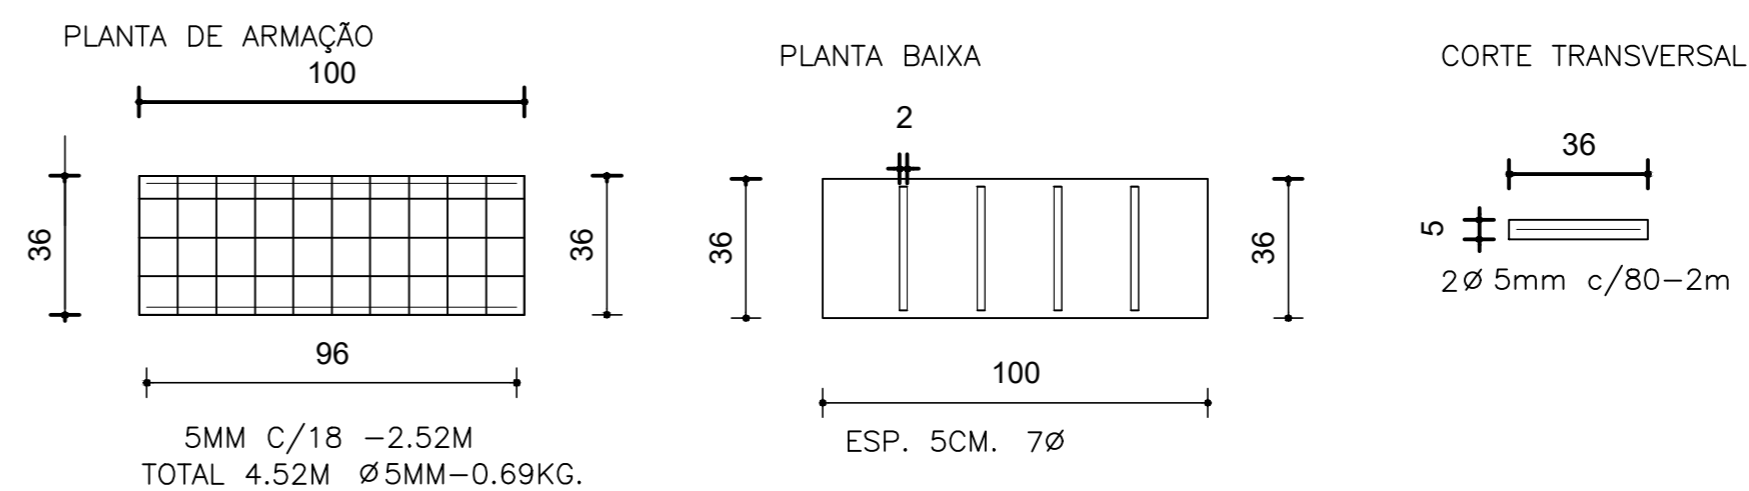

03 GRELHA DE CONCRETO ARMADO
ESCALA 1/20

 <p>PREFEITURA DO ARACATI AS PESSOAS EM PRIMEIRO LUGAR</p>	PROJETO: TRAVESSA JACQUES KLEIN	ASSUNTO: DRENAGEM	PRANCHA: 6/8
	PROFISSIONAL: ELIANA MARIA DA SILVA MEDEIROS CAU A116605-0	SECRETARIA: SECRETARIA DE INFRAESTRUTURA E DESENVOLVIMENTO URBANO	
	LOCAL: VÁRZEA DA MATRIZ, ARACATI- CE	DATA: DEZ 2022	