



PLANTA BAIXA TÉRREO
ESCALA 1:75

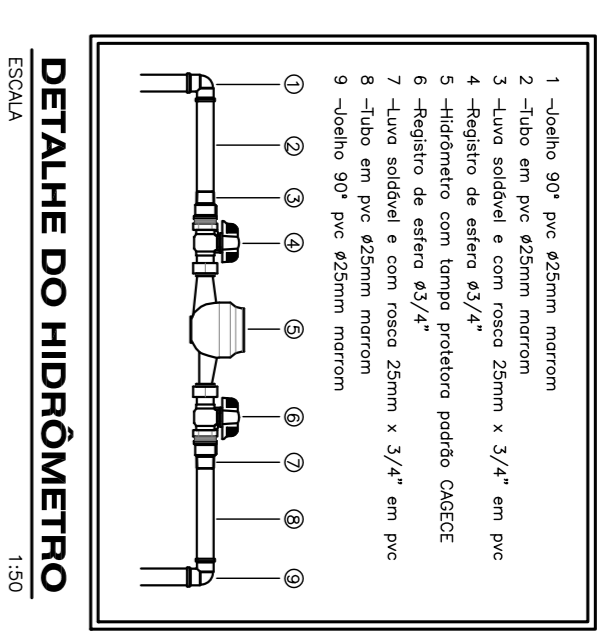


DETALHE DO HIDRÔMETRO
ESCALA 1:50

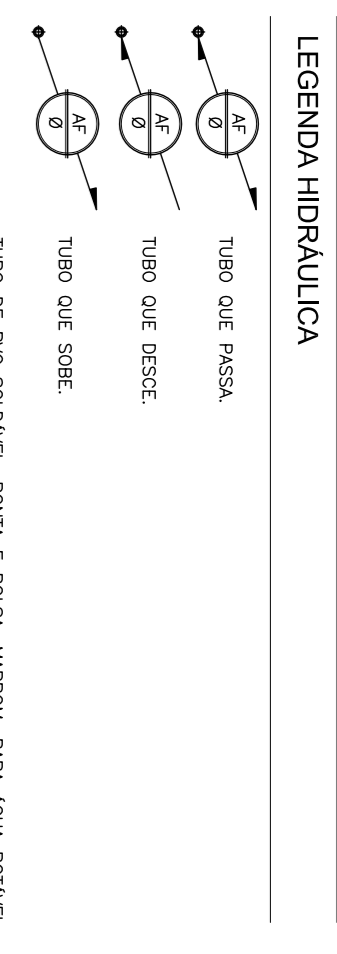


LEGENDA HIDRAULICA

CONVENÇÕES

ABREVIATURAS	ALURA DO PONTO
COL. - COLUNA DE AGUA FRIA	-
ALIM. - ALIMENTAÇÃO CIRCULAR OU CISTERNA	-
DI - DETALHE ISOMETRICO	-
DW - DUCHA MANUAL	h=0,60m
LV - LAVATORIO	h=0,60m
RG - REGISTRO DE GAVETA	h=1,10m
PA - PA DE COZINHA	h=1,10m
TJ - TORNEIRA DE JARDIM	h=0,30m
VAL. - VALVULA DE DESCARGA	h=1,05m

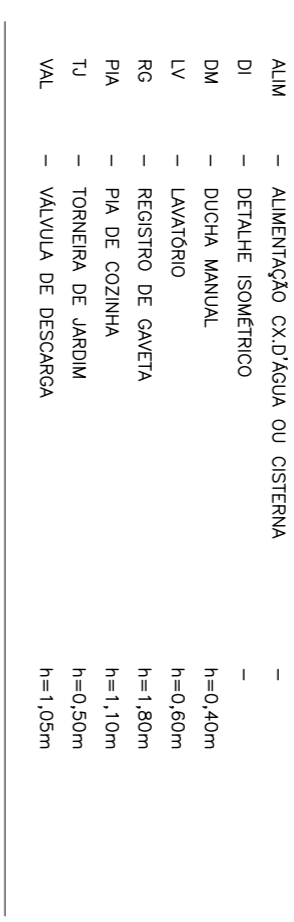

DETALHE CONSTRUTIVO
ESCALA 1:20

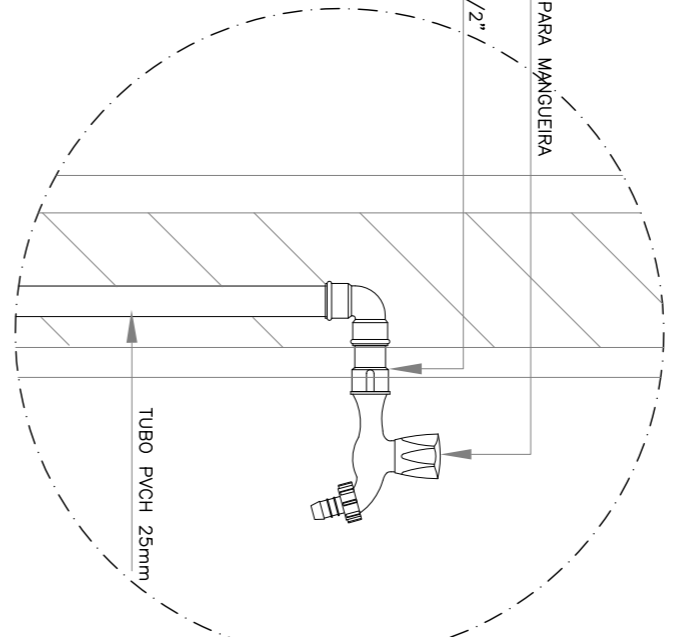


NOTAS GERAIS

- OS DIAMETROS DA TUBERIA DE AGUA ESTAO EM MILIMETROS (mm) E OS REGISTROS EM POLICEDAS (").
- TOCOS OS REGISTROS QUE NAO SE ENCONTRAM DENTRO DA EMPILHACAO SAO DO TIPO "BRUNO" E OS QUE SE ENCONTRAM SAO DO TIPO "BASE".

EQUIVALENCIAS

PVC mm	POL. "	PVC mm	POL. "
25	3/4"	50	1 1/2"
32	1"	60	2"
40	1 1/4"	75	2 1/2"

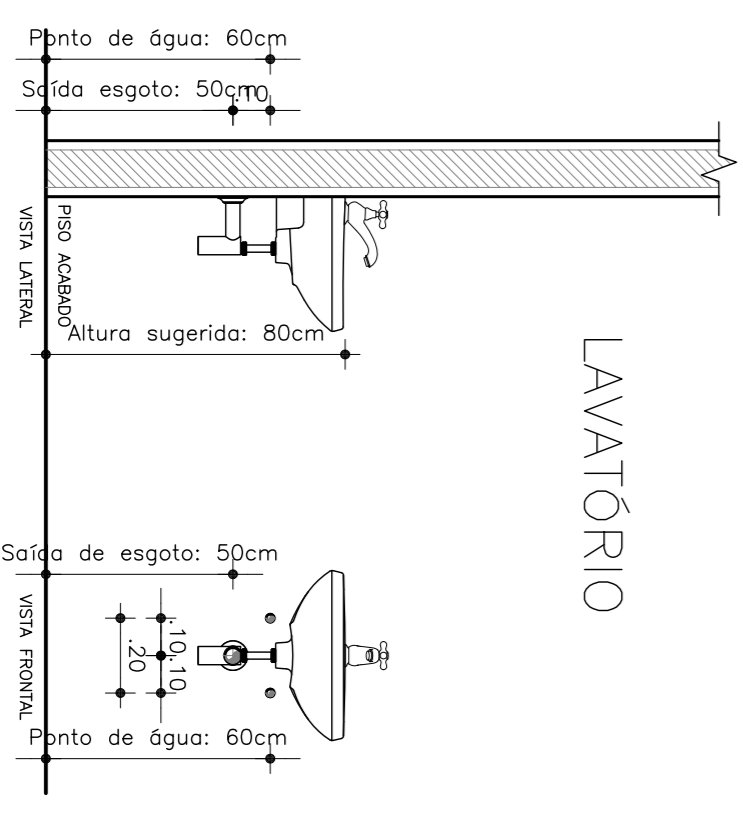

DETALHE CONSTRUTIVO
ESCALA 1:20

PROPOSTA:

PROJETO: ANTONIO AMERICO FABRIS LIMA
AVULSO/CDL, VAV/CONTROLO

DATA DO PROJETO: _____

CONTHECTOR: _____

ASSINATURA: _____

EMPRESA: _____

SUP	02	CDL ATIVIDADE	7-112-000.00	INSCRICAO	235-883-1	F/1	J
-----	----	---------------	--------------	-----------	-----------	-----	---

FIRMA: TRANSTAR CONSULT E PROJ ENG DE TRASN E TRANSP, LTDA
ADMISTRADO GERAL: ANTONIO AMERICO FABRIS LIMA
CPF: 508.046.533

ESCALA: _____

HIDRAULICO

PROJETO: ANTONIO AMERICO FABRIS LIMA
ENGENHEIRO CIVIL - FINEP 0807802041
TEL.: 3283.1837

ASSISTENTE: _____

PROFESSOR: _____

CONHECEDOR: _____

ASSINATURA: _____

PROPOSTA:

PROJETO: ANTONIO AMERICO FABRIS LIMA
ENGENHEIRO CIVIL - FINEP 0807802041
TEL.: 3283.1837

ASSISTENTE: _____

PROFESSOR: _____

CONHECEDOR: _____

ASSINATURA: _____

EMPRESA: _____

DATA DO PROJETO: _____

CONTHECTOR: _____