




PLANTA BAIXA 2º PAVIMENTO
ESCALA 1:75

LEGENDA HIDRÁULICA

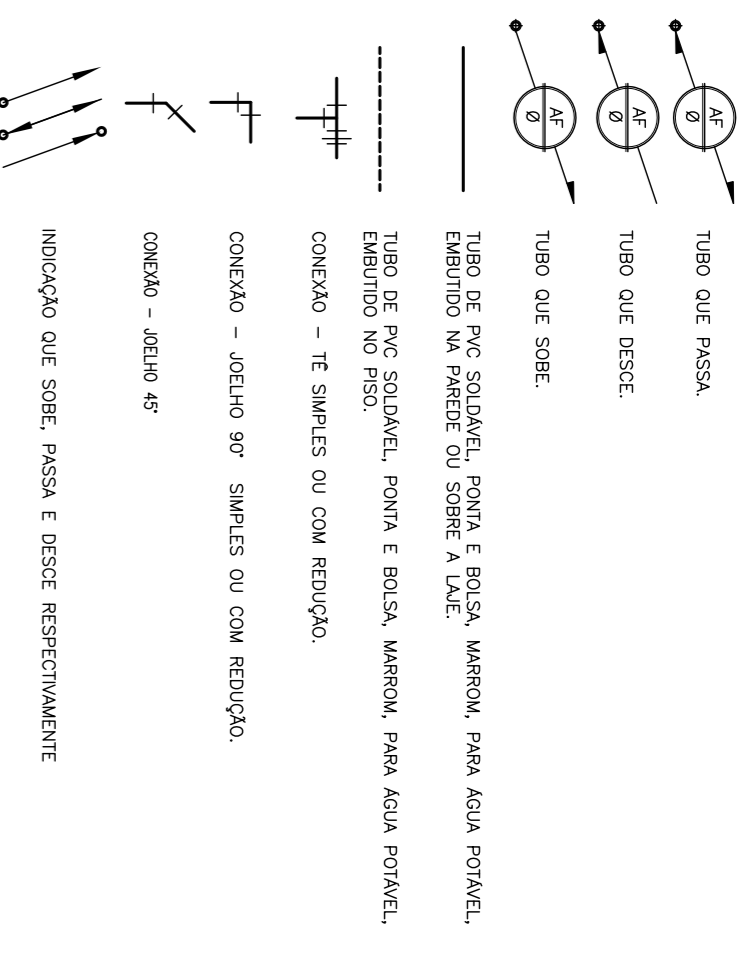

CONVENÇÕES

ABREVIATURAS	ALTURA DO PONTO
COL - COLUNA DE AGUA FRIA	-
ALM - ALIMENTAÇÃO CICLO/ÁGUA OU CISTERNA	-
DI - DETALHE ISOMÉTRICO	-
DM - DRENAÇÃO MANUAL	h=0,40m
LV - LAVATÓRIO	h=0,80m
RC - REGISTRO DE CADEIA	h=1,80m
PA - PA DE COZINHA	h=1,10m
TJ - TORNEIRA DE JARDIM	h=0,50m
VAL - VALVULA DE DESCARGA	h=1,05m

EQUIVALENCIAS

Pvc mm	POL. "	Pvc mm	POL. "
25	3/4"	50	1 1/2"
32	1"	60	2"
40	1 1/4"	75	2 1/2"

NOTAS GERAIS

- OS DIÂMETROS DA REDE DE AGUA ESTÃO CONDIÇOS EM MILÍMETROS (mm) E OS REGISTROS EM POLEGADOS (").
- TODOS OS REGISTROS QUE NÃO SE ENCONTRAM DENTRO DA EMPILHAÇÃO SÃO DO TIPO "BRUNO" E OS QUE SE ENCONTRAM SÃO DO TIPO "BASE".

OPORTUNIDADE:
- NÃO RESPONSABILIZAMOS O AUTOR DESTES PROJETOS, TODOS OS DESENHOS AUTOMÁTICOS, NÃO TORNAM A NÓS RESPONSÁVELS POR ERROS DE CÁLCULO, DIMENSÃO, MATERIAL, EXECUÇÃO OU QUALQUER OUTRO PROBLEMA QUE SEJA DE RESPONSABILIDADE DO CLIENTE. A NÓS SÓ SERÁ RESPONSABILIZADO EM CASO DE FALTA DE ATENÇÃO ÀS NOTAS GERAIS E ÀS LEGENDAS DESENHADAS POR NÓS.

SUP	CDM. ATIVIDADE	INSCRIÇÃO	F/1
02	7-112-0000-00	235-889-1	J
FIRMA: TRANSTAR CONSULT E PROJ ENG DE TRANS E TRANSP, LTDA ALUMINUMS NORTE 2028, SALA 5105 POLO INDUSTRIAL-CE CEP: 89400-533			



HIDRÁULICO
 PROJETO: ANTONIO AMERICO FABRIS LIMA
 ENGENHEIRO CIVIL - RNP: 0807192041
 TEL.: 3283.1857

CLIENTE:
 RUA CORONEL ALEXANDRE DE SA, ABRANGENTE

ASSINATO: PLANTA BAIXA - 2º PAVIMENTO
 LEGENDA E OBSERVAÇÕES
 DETALHES CONSTRUTIVOS

AMERICO 00 IND 07/16 03 06