


LEGENDA HIDRAULICA

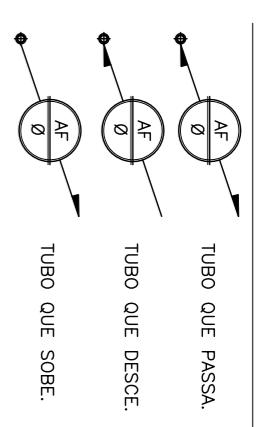

TUBO DE PVC SQUAMEL, PONTA E BOLA, MARRON, PARA AGUA POTAVEL.
 TUBO EM PAPELETO OU SOBRE A LAJE.

TUBO DE PVC SQUAMEL, PONTA E BOLA, MARRON, PARA AGUA POTAVEL.
 EMBITO NA LAJE.

CONEXAO - TI SEMPLS OU COM REDUOAO

CONEXAO - JEHO 90° SEMPLS OU COM REDUOAO

CONEXO - JEHO 45°

INDICAO QUE SOBEE, PASSA E DESCE RESPECTIVAMENTE

CONVENOES

ABREVIATURAS	ALTIURA DO PONTO
COL - COLUNA DE AGUA FRIA	-
ALM - ALIMENTAO C/02AGUA OU CISTERNA	-
DI - DETALHE ISOMETRICO	-
DM - DUCHA MANUAL	h=0,40m
LV - LAVATORIO	h=0,80m
RC - REGISTRO DE CAVEIA	h=1,80m
PA - PA DE COZINHA	h=1,10m
TJ - TORNEIRA DE JARDIM	h=0,50m
VAL - VALVULA DE DESOARGA	h=1,05m

EQUIVALENCIAS


PVC mm	POL. "	PVC mm	POL. "
25	3/4"	50	1 1/2"
32	1"	60	2"
40	1 1/4"	75	2 1/2"

NOTAS GERAIS


- OS DIAMETROS DA REDE DE AGUA ESTAO COMONDOS EM MILIMETROS (mm) E OS REGISTROS EM POLEGADOS (").
- TODOS OS REGISTROS QUE NAO SE ENCONTRAM DENTRO DA EDIFICAO SAO DO TIPO "BRUTO" E OS QUE SE ENCONTRAM SAO DO TIPO "LITE".



PLANTA BAIXA COBERTA
 ESCALA 1/25

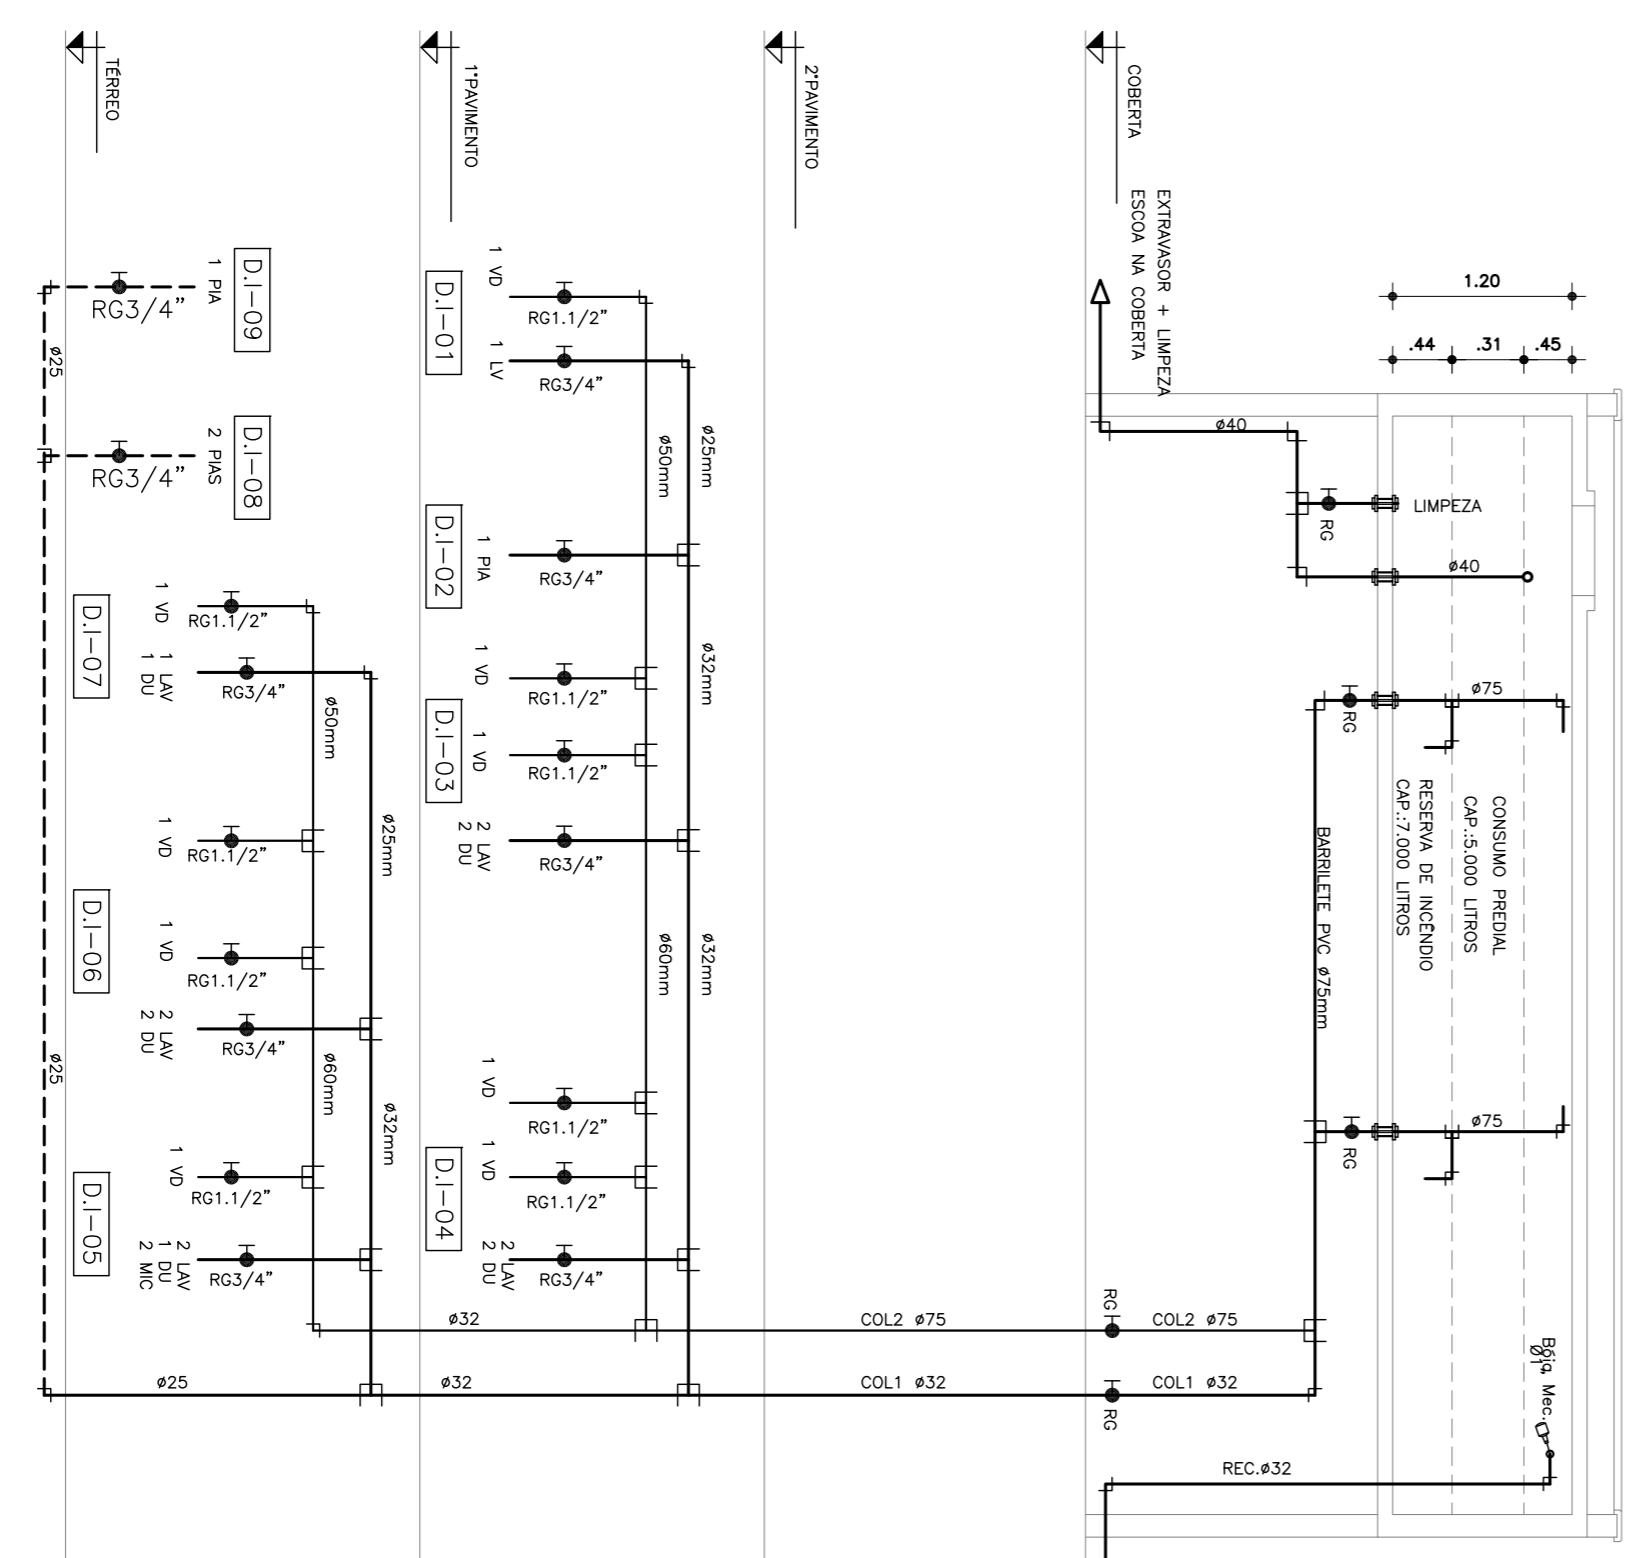

ESQUEMA VERTICAL
 ESCALA 1/50

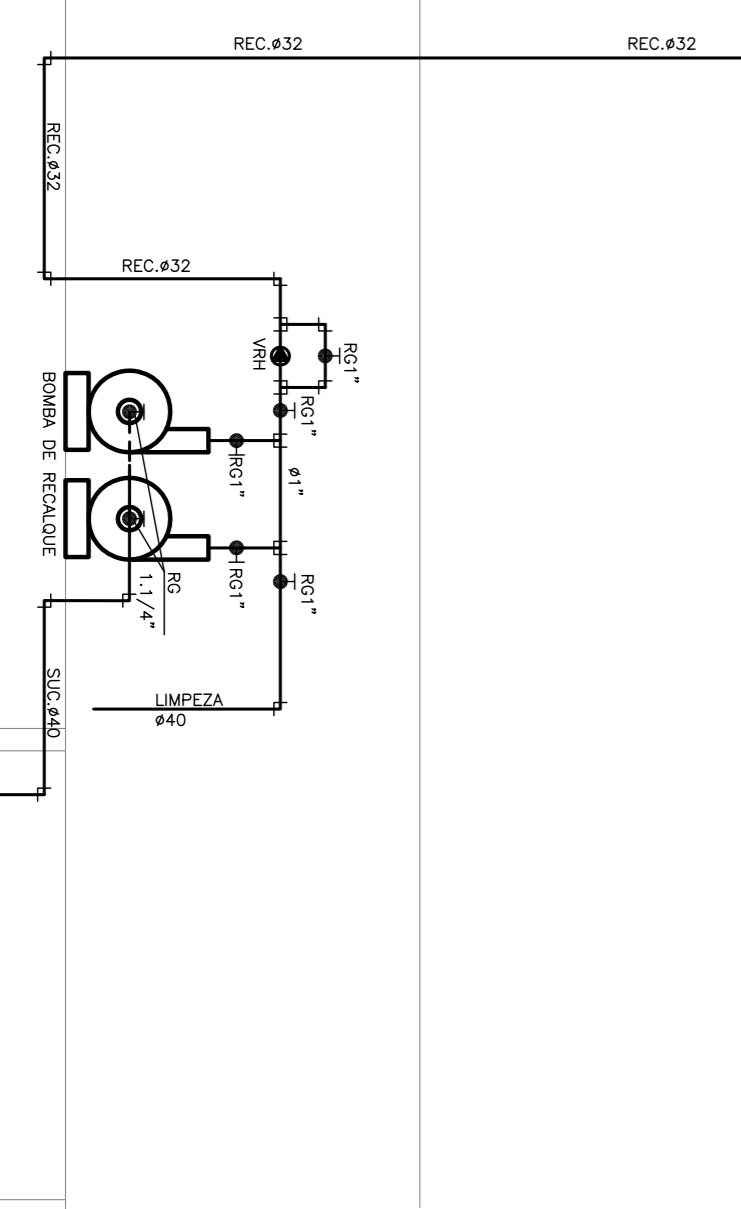

CISTERNA	
V =	12.000
L =	2.000
B =	2.000

OPORTUNIDADE:
 - A HIA ASSUMIRAO DO AUTORE DESTES PROJETOS, TODOS OS RISCOS DE NATUREZA TECNICA, NO TOCANTO A HIA ASSUMIRAO DA PREVISAO E PARCELAMENTO DO MONTETO O RESERVADO DA RESERVA SOLICITAM ASSUMIRAO DA HIA ASSUMIRAO.

SUP	COD. ATIVIDADE	INSCRIAO	F/1
02	7.112-0/00.00	235.883-1	J
FIRM.: TRANSTAIR CONSULT E PROJ ENG DE TRANS E TRANSP. LTDA			
ADMINISTRADOR: MARCELO AUGUSTO DE SOUZA			
PROJ. RESPONSAVEL: CARLOS EDUARDO DE SOUZA			
CPF: 884404-533			



PROFESSOR
 ANTONIO AMERICO FABRIS LIMA
 ENGENHEIRO CIVIL - FINEP 08070204/1
 TEL.: 3283.1877

ASSISTENTE
 PLANTA BAIXA - COBERTA
 LEGENDA E OBSERVACOES
 DETALHES CONSTRUTIVOS

AMERICO 00 AND 02/16 04 06