

**PLANTA BAIXA 1º PAVIMENTO**  
ESCALA 1/75



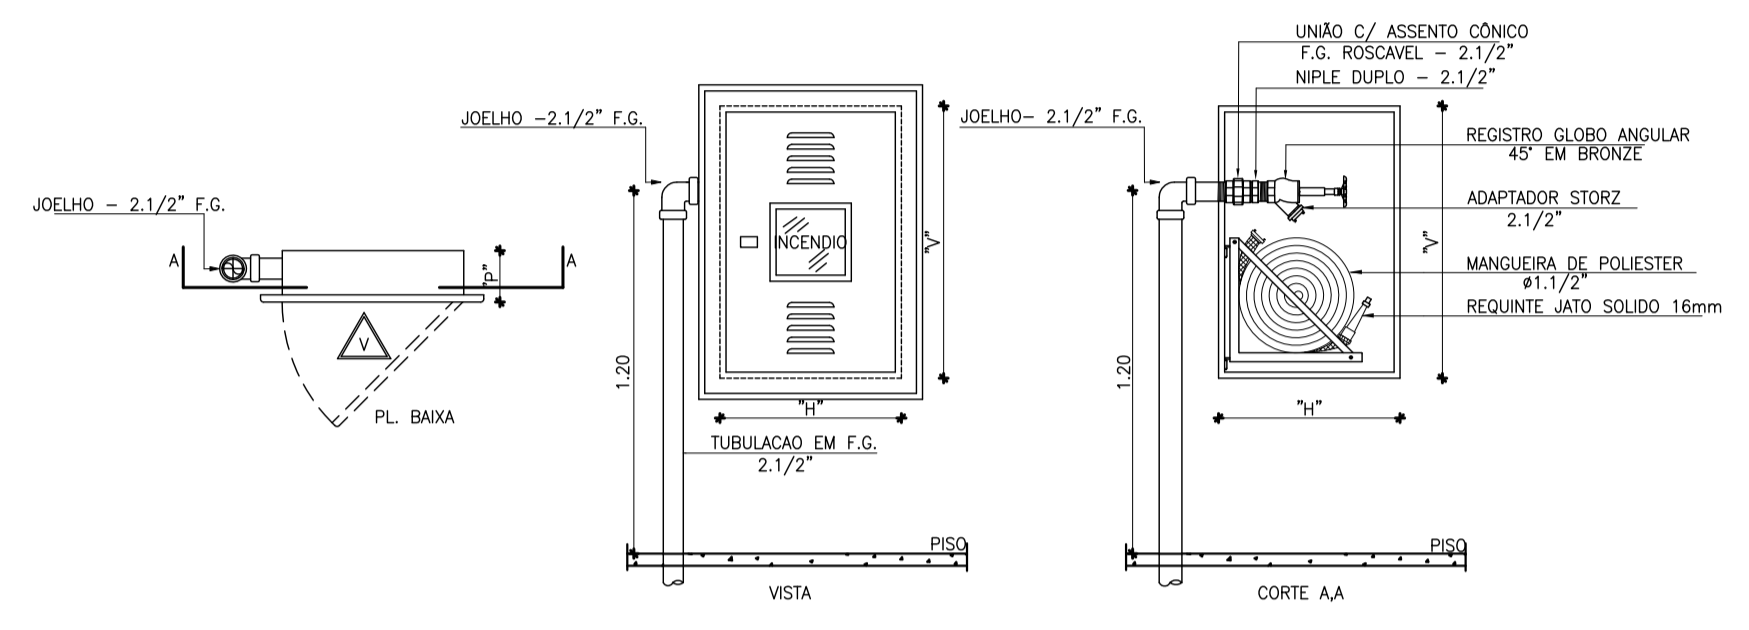


TABELA DAS DIMENSÕES DAS CX. INCÊNDIO

MANG. TIPO	NÚMERO DE MANGUEIRAS	DIMENSÕES VERTICAIS (\"V\")	DIMENSÕES HORIZONTAIS (\"H\")	PROFUNDIDADE (\"P\")
02	2x15m	0,90m	0,60m	0,17m


AS MANGUEIRAS DO TIPO 02 DESTINAM-SE A EDIFÍCIOS COMERCIAIS E INDUSTRIAIS.  
MANGUEIRAS DO TIPO 02 DE Ø1.1/2\"/>

**DETALHE - HIDRANTE PREDIAL**  
ESCALA 1/50

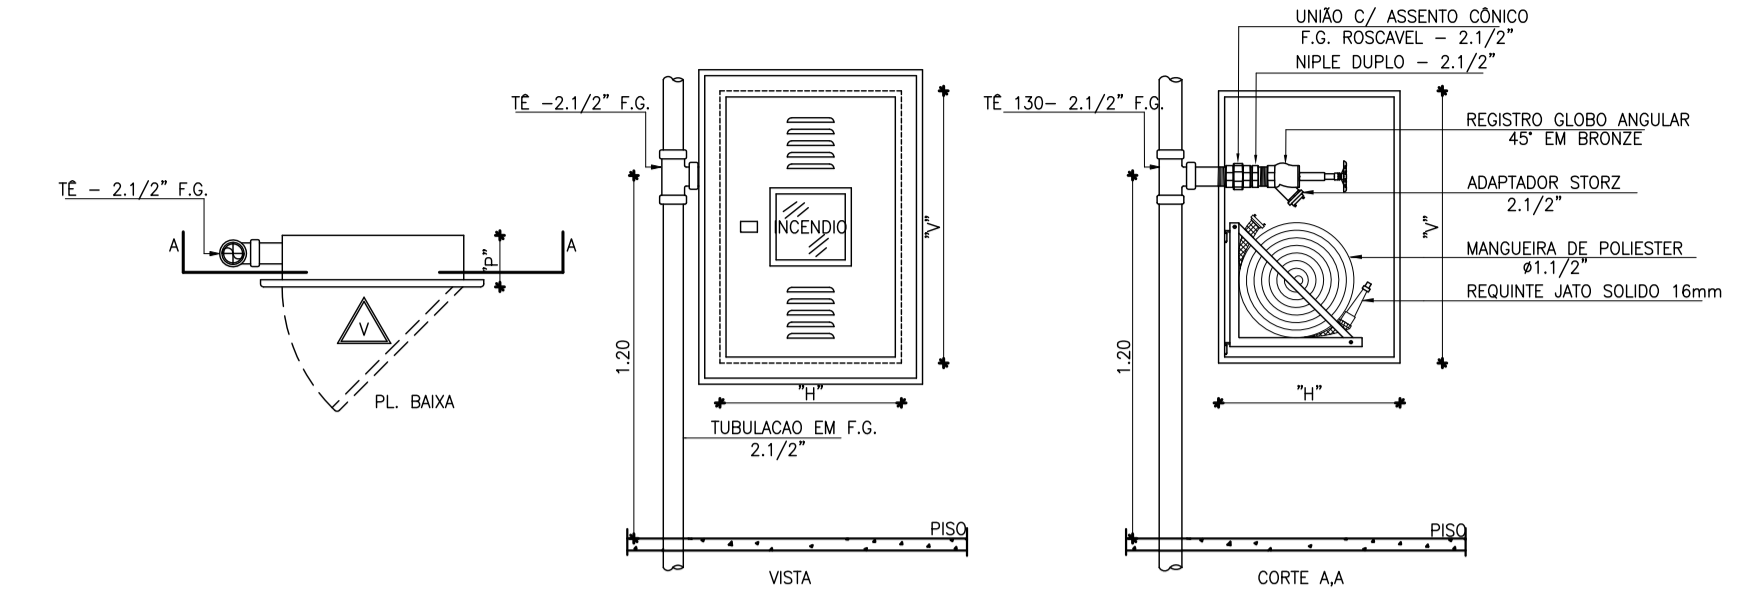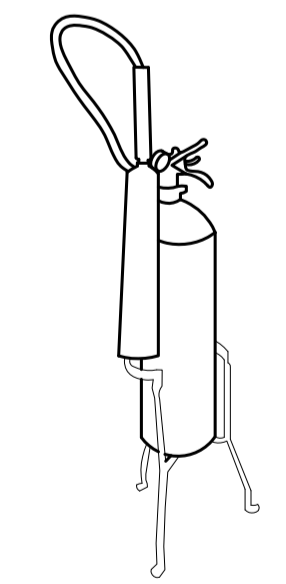


TRIPÉ COM ALTURA ENTRE 10 A 20CM  
**DETALHE EXTINTOR SOBRE TRIPÉ**  
SEM ESCALA

- LEGENDA DE COMBATE A INCÊNDIO**
- TUBULAÇÃO DE INCÊNDIO EM FERRO GALVANIZADO, BITOLA INDICADO EM PLANTA PELO TETO FIXADO SOBRE ABRAÇADEIRA.
  - TUBULAÇÃO DE INCÊNDIO EM FERRO GALVANIZADO, BITOLA INDICADO EM PLANTA NO CONTRAPISO (NOS TRECHOS EXTERNOS ENVELOPAR TUBULAÇÃO).
  - TUBULAÇÃO DE GÁS EM COBRE, BITOLA INDICADO EM PLANTA NO CONTRAPISO (NOS TRECHOS EXTERNOS ENVELOPAR TUBULAÇÃO).
  - CAIXA DE INCÊNDIO COM 02 MANG. DE 15mx1.1/2\"/>

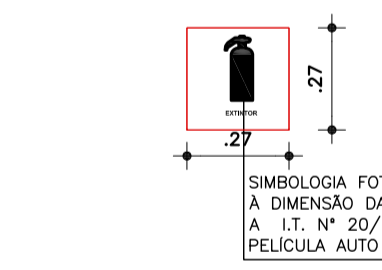

**DETALHE - PLACA INDICAÇÃO EXTINTOR**  
ESCALA 1/20

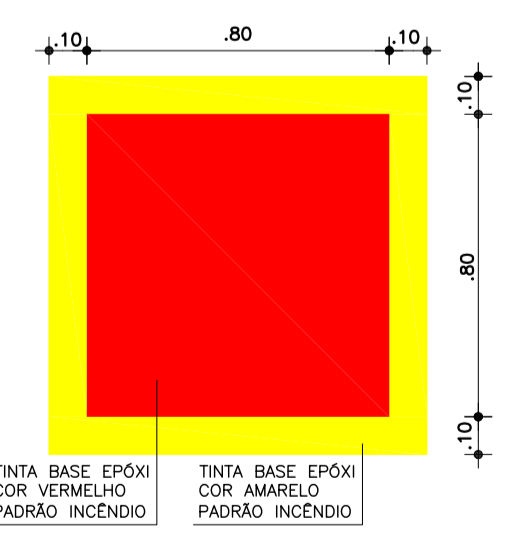

**DETALHE - MARCAÇÃO PISO EXTINTOR**  
ESCALA 1/20

OBSERVAÇÕES:  
1. FICA ASSIGURADO AO AUTOR ESTE PROJETO, TODOS OS DIREITOS AUTORAIS, NO TOCANTE A SUA REPRODUÇÃO, ALTERAÇÃO E PUBLICIDADE;  
2. EM CASO DE OUMAS REFERENTE A EXECUÇÃO DO PROJETO O EXECUTOR DEVERÁ SOLICITAR ESCALONAMENTOS A ESTE ESCRITÓRIO.

SUP	COD. ATIVIDADE	INSCRIÇÃO	F/J
02	7.112-0/00.00	235.889-1	J

FIRMA: TRANSITAR CONSULT E PROJ EM ENG DE TRANS E TRANSP, LTDA  
AV. HUMBERTO MONTE, 2929, SALA 5195  
P.O. BOX 10000-000  
CEP: 60440-593

PROPRIETÁRIO: \_\_\_\_\_  
PROJETO: ANTONIO AMERICO FARIAS LIMA  
ENGENHEIRO CIVIL - RFP 0601902041  
CALCULO: \_\_\_\_\_  
CONSTRUÇÃO: \_\_\_\_\_



**COMBATE INCÊNDIO**  
PROJETO: ANTONIO AMERICO FARIAS LIMA  
ENGENHEIRO CIVIL - RNP 0601902041  
TEL.: 3223.1637

CLIENTE: \_\_\_\_\_  
CABRÁ: CDL ARAÇATI  
LOCAL: RUA CORONEL ALEXANDRINO, 763, ARAÇATI-CE

ASSUNTO: PLANTA BAIXA - 1º PAVIMENTO  
LEGENDA E OBSERVAÇÕES  
DETALHES CONSTRUTIVOS

DESENHO	REVISÃO	ESCALA	DATA	PROJECIONISTA
AMÉRICO	01	IND.	07/16	02 06

TRANSITAR ENGENHARIA - CONSULTORIA E PROJETOS DE ENGENHARIA  
AV. HUMBERTO MONTE, Nº 2929, SALA 5195, P.O. BOX 10000-000 FONE: (85) 3223-1637 FORTALEZA - CEARÁ