


PLANTA BAIXA 2º PAVIMENTO
ESCALA 1:75

LEGENDA SANITÁRIA

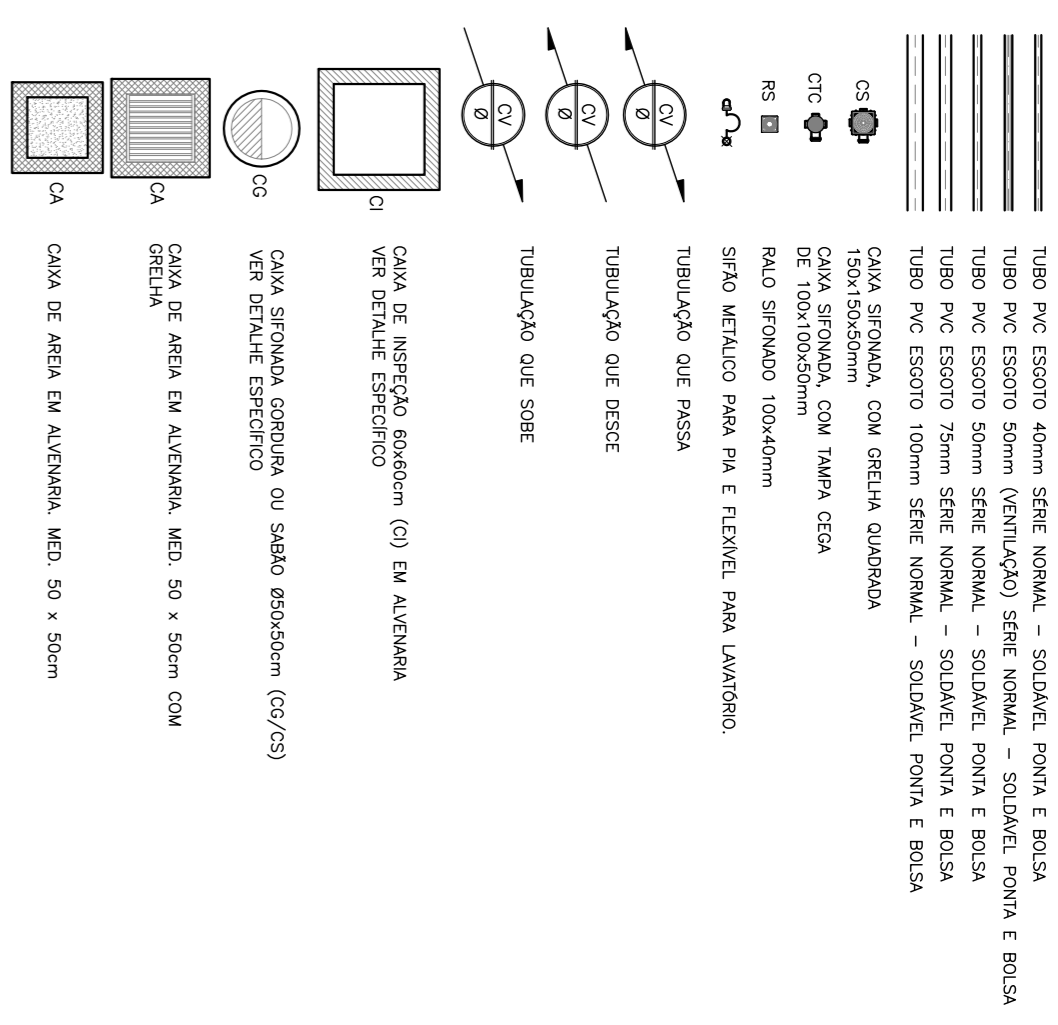

CONVENÇÕES

- ABRIGUADAS
- OI - CAIXA DE INSERÇÃO
 - OS - CAIXA DE SIFÃO
 - CS - CAIXA SIFONADA
 - CTC - CAIXA SIFONADA COM TAMPA CEGA
 - CV - COLUNA DE VENTILAÇÃO
 - DE - MANTUVE DE ESOTO
 - RS - RALO SIFONADO
 - AP - DESCIDA DE ÁGUAS PLUVIAIS
 - CA - CAIXA DE AREIA

NOTAS GERAIS

- OS SIFONADOS DEVE SER EM 100mm
- AS COLUNAS DE VENTILAÇÃO DEVE SER EM 100mm
- PARA TUBOS DE TUBO EM 100mm A DECLIVIDADE SERÁ DE 1%
- A SIFONAGEM DEVE SER EM 100mm
- A SIFONAGEM DEVE SER EM 100mm
- OS SIFONADOS DEVE SER EM 100mm
- OS SIFONADOS DEVE SER EM 100mm
- RECOMENDAMOS O USO DO PVC SIFONADO EM 100mm
- A DECLIVIDADE DAS CAIXAS DE 100mm DEVE SER EM 1%
- TODAS AS RESERVAÇÕES DEVE SER EM 100mm
- TIPO DE SIFONADO DEVE SER EM 100mm
- TIPO DE SIFONADO DEVE SER EM 100mm

OBSERVAÇÕES:
1. APROVAÇÃO DO PROJETO DEVE SER EM 100mm
2. APROVAÇÃO DO PROJETO DEVE SER EM 100mm
3. APROVAÇÃO DO PROJETO DEVE SER EM 100mm

SUP	COD. ATIVIDADE	INSCRIÇÃO	FLA
02	7.112-0/00.00	235.989-1	J
FIRMIL: TRANSTAR CONSULT E PROJ ENG DE TRAFS E TRANS? LTA			
MATRIZ: TRANSTAR CONSULT E PROJ ENG DE TRAFS E TRANS? LTA			
RUA: TRANSTAR CONSULT E PROJ ENG DE TRAFS E TRANS? LTA			
CNPJ: 08.048.588			

PROPOSTANTE	ANTONIO AMERICO FABRIS LIMA
PROJETO	PLANTA BAIXA 2º PAVIMENTO
DESENHO	ANTONIO AMERICO FABRIS LIMA
COORDENADOR	ANTONIO AMERICO FABRIS LIMA
ASSISTENTE	ANTONIO AMERICO FABRIS LIMA

transitar
Engenharia e Consultoria

SANITÁRIO E ÁGUAS PLUVIAIS

PROJETO: ANTONIO AMERICO FABRIS LIMA
ENGENHEIRO CIVIL - RNP: 0801902041
TEL.: 3223.1697

CLIENTE: _____
ENDEREÇO: _____
Cidade: _____

PROJETO: PLANTA BAIXA 2º PAVIMENTO
LEGENDA E OBSERVAÇÕES
DETALHES CONSTRUTIVOS

DESENHO	DATA	ASSINATURA
AMERICO	01 IND. 07/16	03 05