


**LEGENDA**

- CURVA DE NÍVEL
- SEM PAVIMENTAÇÃO
- RUA PROJETADA
- TRECHOS DE TUBOS
- POÇO DE VISITAÇÃO - P.V. - 1,20 X 1,20 X 1,00m
- COTA DE TOPO
- COTA DE PROJETO
- TUBO DUPLO PEAD 400 mm
- TUBO DUPLO CONCRETO 400 mm

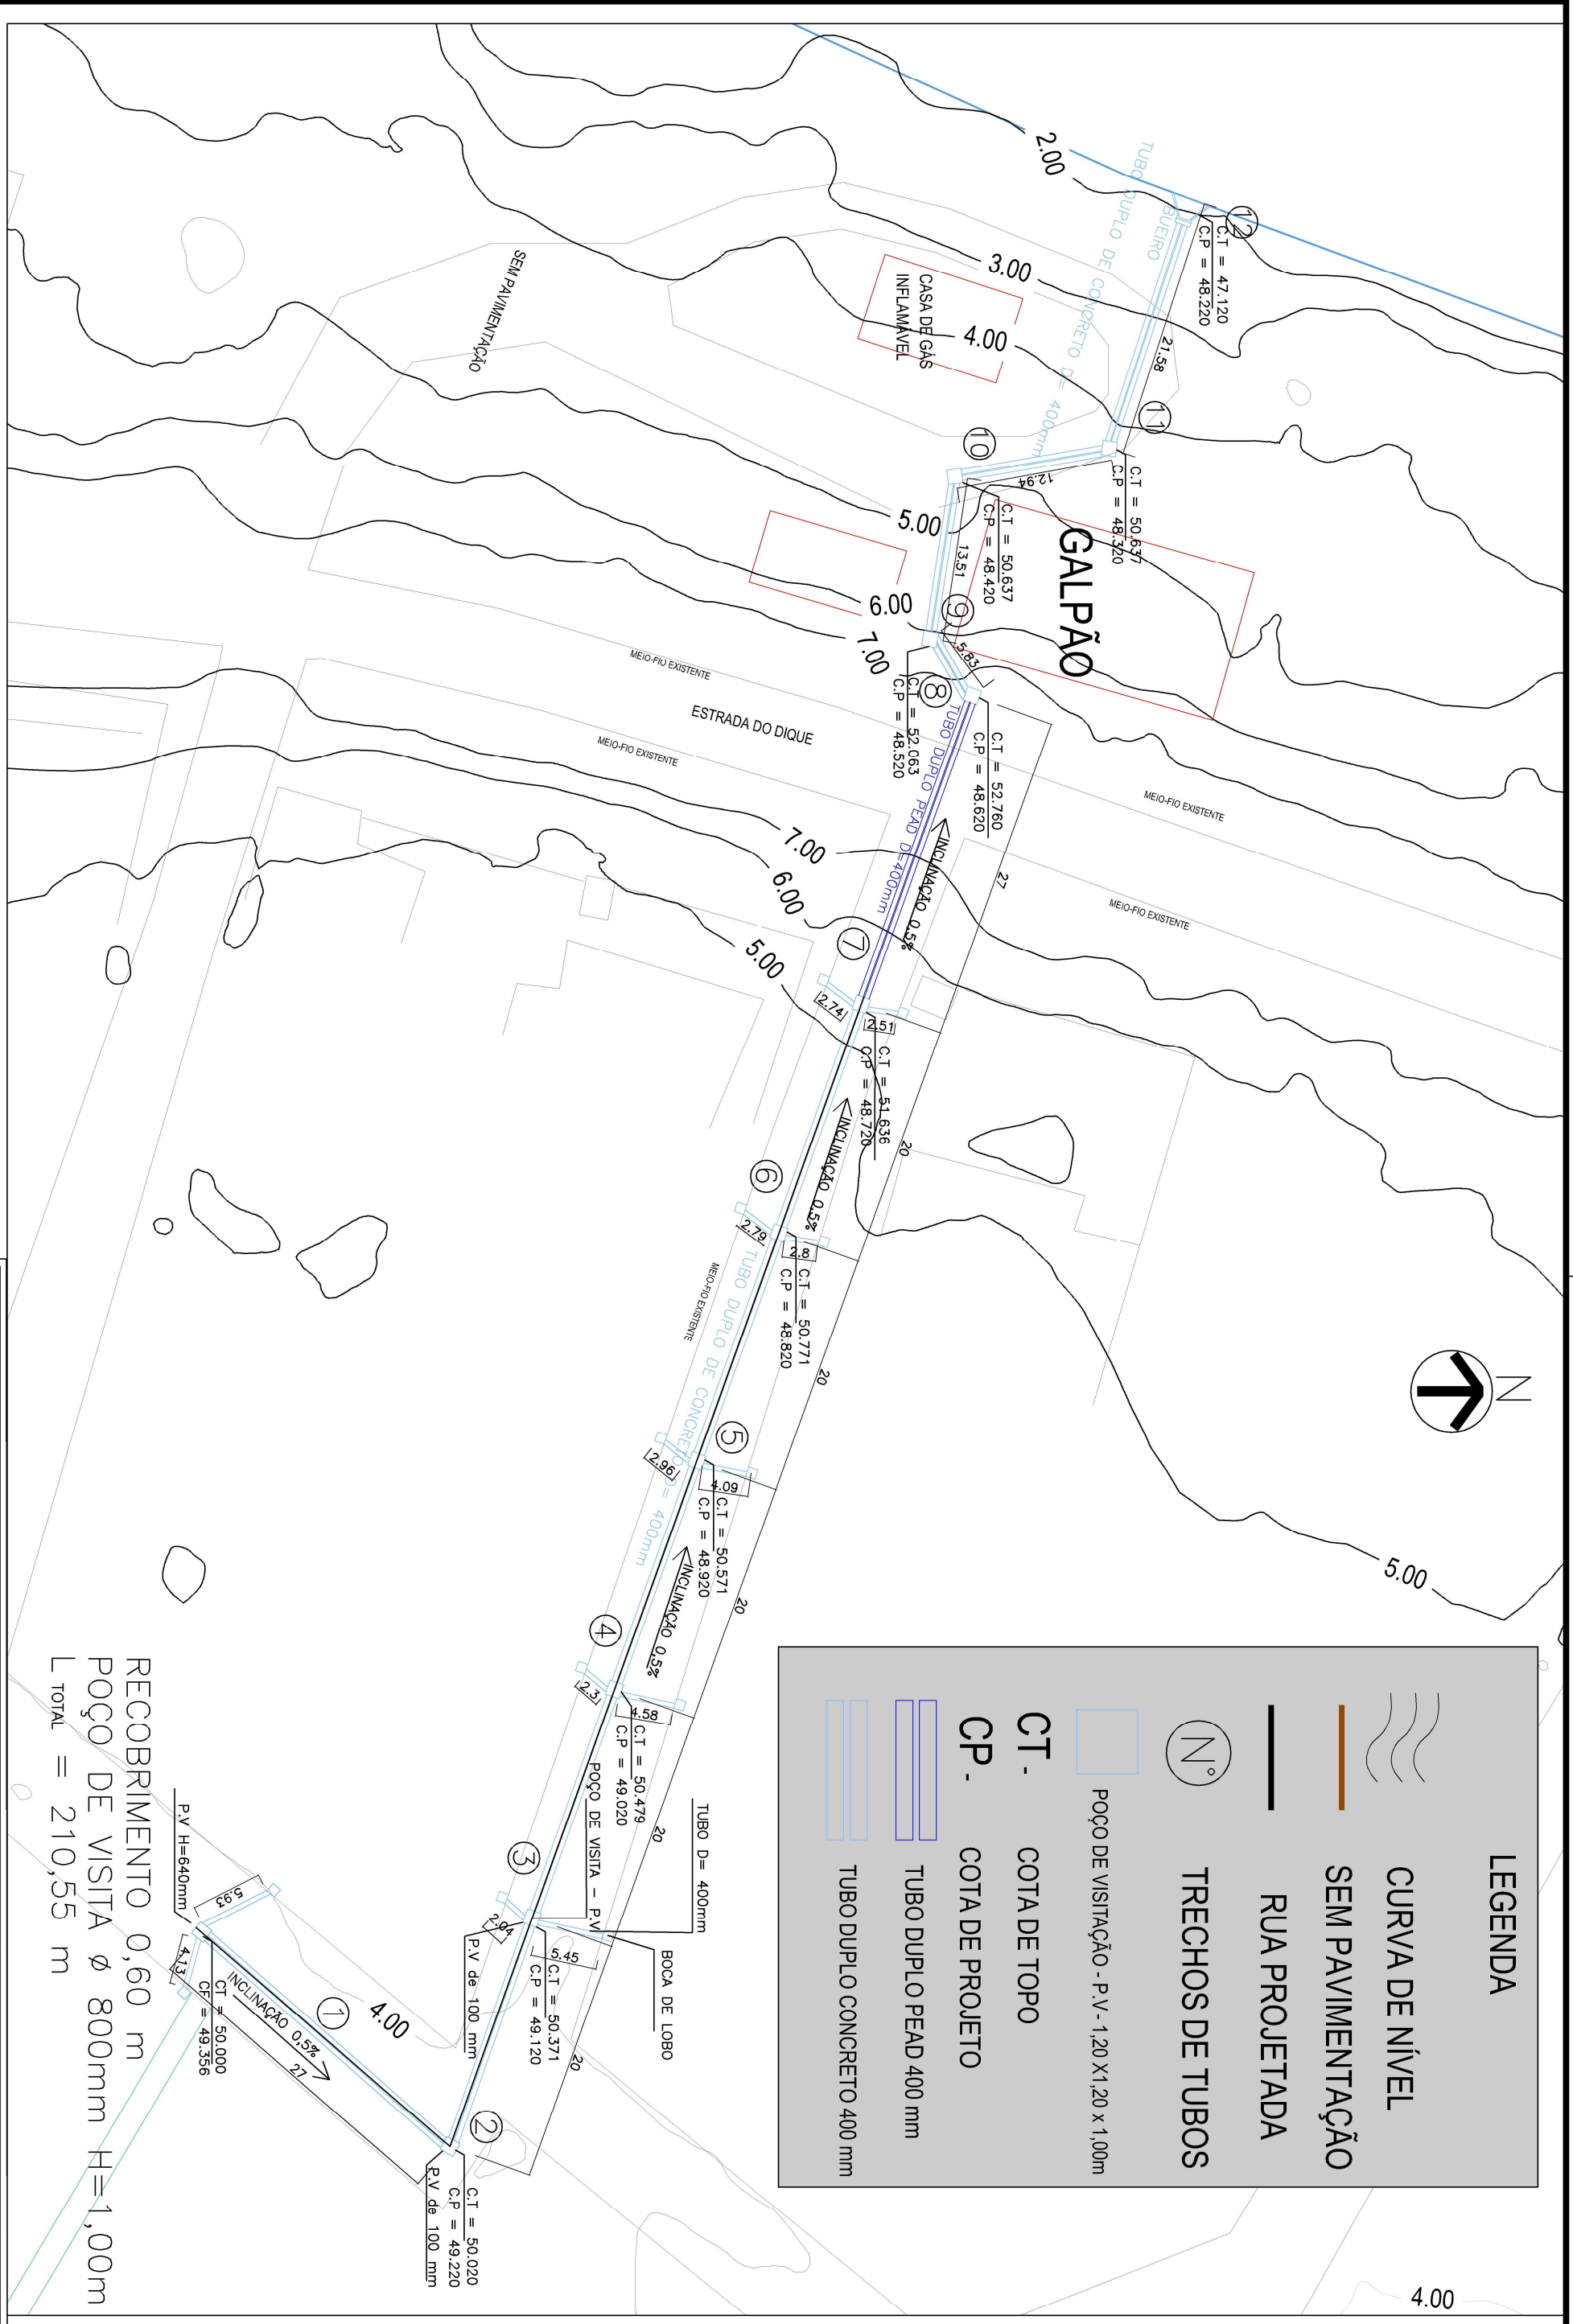

RECORRIMENTO 0,60 m  
 POÇO DE VISITA Ø 800mm H=1,00m  
 L TOTAL = 210,55 m

**PREFEITURA DO ARACATI**  
 AS PESSOAS SÃO PRIORIDADE LOCAL

PROJETO: DRENAGEM RUA VILA ISAURA  
 RESPONSÁVEL: THIAGO P. GOMES  
 SECRETARIA: SEINFRA  
 LOCAL: BAIRRO FARIAS BRITTO, ARACATI/CE

---

ASSUNTO: PLANTA BAIXA DRENAGEM

DATA: JAN 2023

ESCALA: 1:500

PRANCHA: 02/04