



CORTE AA
ESCALA 1/50

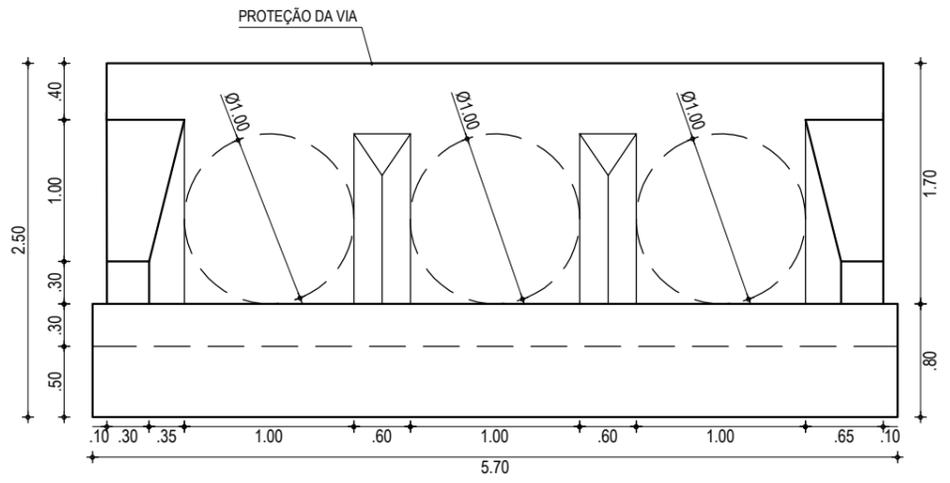

VISTA DA BOCA DE BUEIRO
ESCALA 1/50

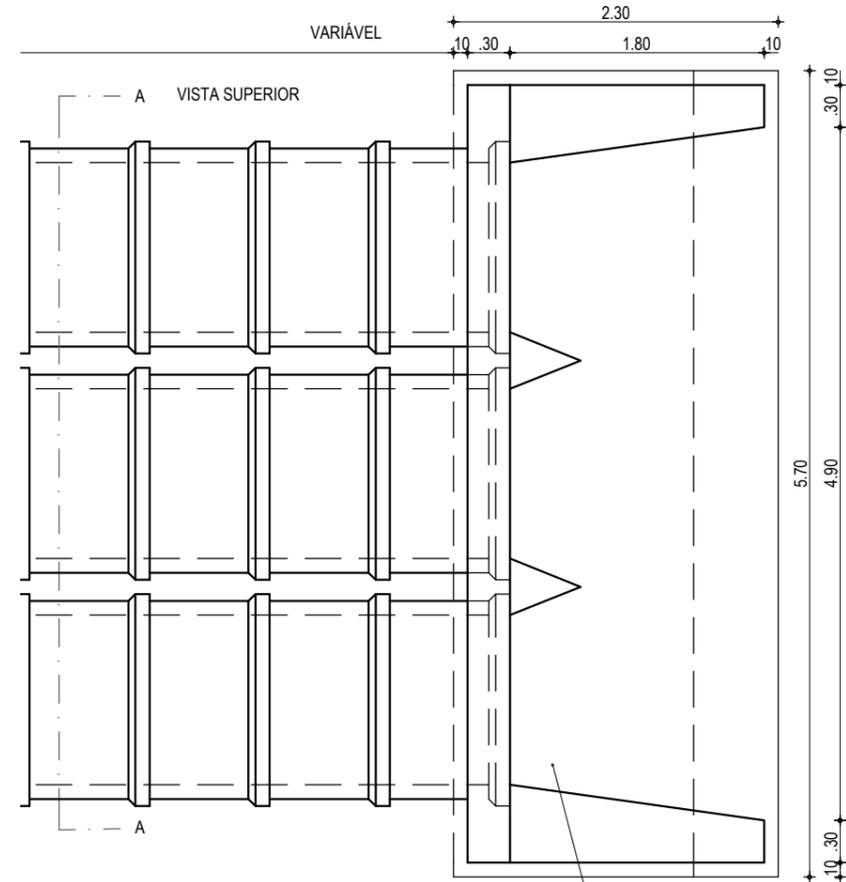

PLANTA BAIXA
ESCALA 1/50

APROVAÇÃO	PROPRIETÁRIO: PREFEITURA MUNICIPAL DE ARACATI/CE	OBRA: DRENAGEM DO CANAL DA VILA SÃO FRANCISCO
PROJETISTA: <i>Leonardo Silveira Lima</i> LEONARDO SILVEIRA LIMA ENGENHEIRO CIVIL - RNP: 0601581067	EMPRESA CONTRATADA: GEOPAC AV. PADRE ANTÔNIO TOMÁS, N.º 2420, SALA 301 BAIRRO ALDEOTA FORTALEZA/CE FONE: 85 3241-3147 EMAIL: GEOPAC@GEOPAC.COM.BR	PROJETO: PROJETO DE DRENAGEM CONTEÚDO / IDENTIFICAÇÃO DOS DESENHOS: CORTE AA VISTA DA BOCA DE BUEIRO PLANTA BAIXA LOCAL: VILA SÃO FRANCISCO - ARACATI/CE
		PRANCHA: 04/08 CONTROLE: ARCT C22.09
		DATA: FEV/2022 ESCALA: INDICADA