


PLANTA BAIXA
ESCALA: 1/750


PERFIL: CANAL

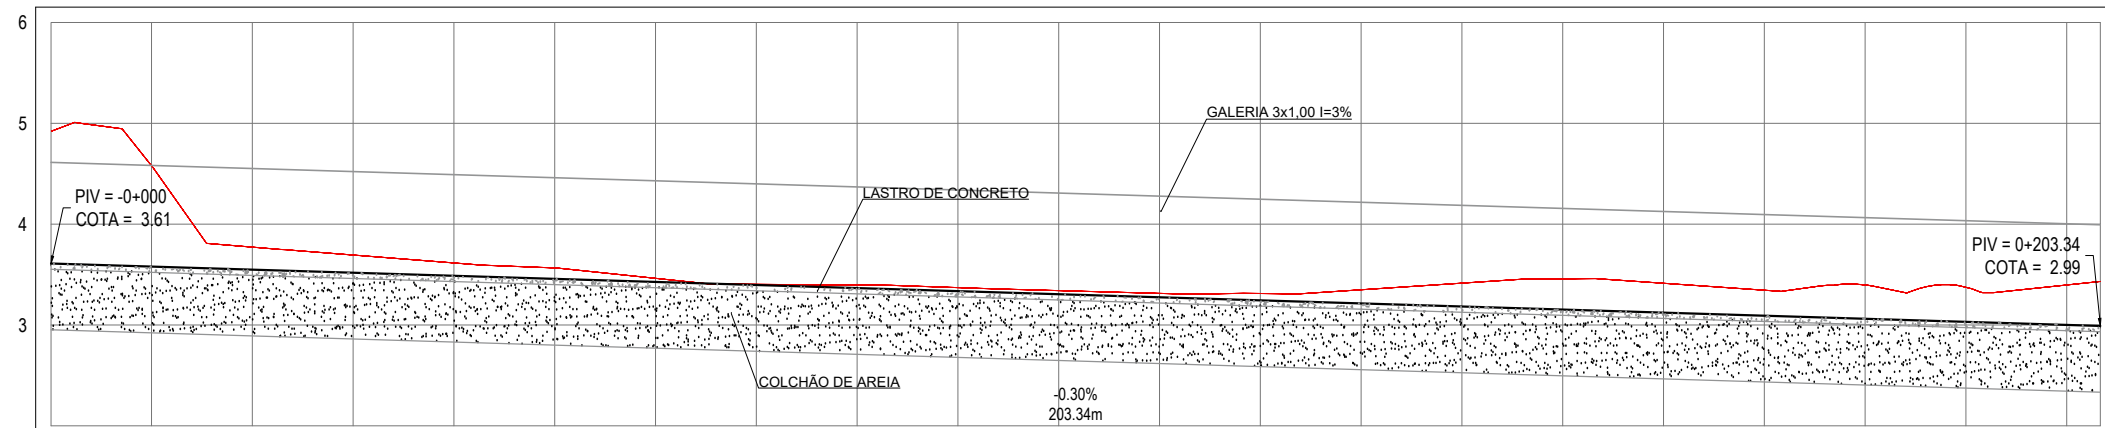

ESTACAS	0+000	0+010	0+020	0+030	0+040	0+050	0+060	0+070	0+080	0+090	0+100	0+110	0+120	0+130	0+140	0+150	0+160	0+170	0+180	0+190	0+200	0+203
COTA TN PROJ	4.92 3.61	4.58 3.58	3.77 3.55	3.69 3.52	3.61 3.49	3.57 3.46	3.46 3.43	3.40 3.40	3.40 3.37	3.37 3.34	3.34 3.31	3.31 3.27	3.31 3.24	3.35 3.21	3.41 3.18	3.46 3.15	3.41 3.12	3.34 3.09	3.40 3.06	3.37 3.03	3.40 3.03	3.43 2.99
COTA VERMELHA		-1.00	-0.22	-0.18	-0.13	-0.11	-0.04	-0.01	-0.03	-0.03	-0.03	-0.04	-0.04	-0.07	-0.13	-0.23	-0.30	-0.29	-0.25	-0.33	-0.34	-0.40

PERFIL LONGITUDINAL
ESCALA: H 1/750 | V 1/75

PERFIL: RUA PROJETADA

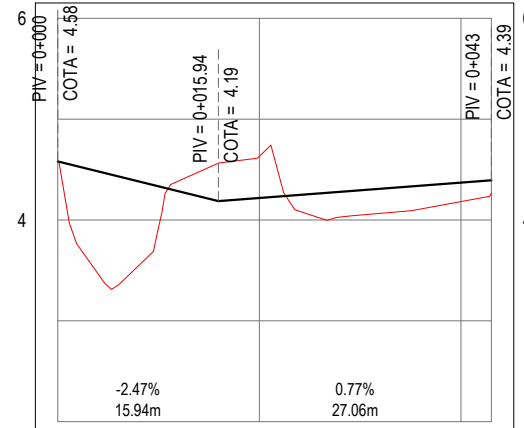

ESTACAS	0+000	0+020	0+040	0+043
COTA TN PROJ	4.58 4.58	4.63 4.22	4.18 4.97	4.39
COTA VERMELHA	0.00	0.38 0.41	-0.19 -0.13	

LEGENDA - EM PLANTA

- AQUÍFERO
- MEIO-FIO EXISTENTE
- MURO
- CERCA
- PROJEÇÃO
- COBERTA/EDIFICAÇÃO
- CURVA DE NÍVEL
- POSTE
- VEGETAÇÃO
- ALINHAMENTO (ESTACAS)
- SENTIDO DA ÁGUA
- BOCA DE LOBO A IMPLANTAR
- TUBO A IMPLANTAR
- TRECHOS NÃO PAVIMENTADOS
- POÇO DE VISITA
- BOCA DE BUEIRO

LEGENDA - EM PERFIL

- TERRENO NATURAL
- TERRENO PROJETADO

APROVAÇÃO

PROJETISTA:

LEONARDO SILVEIRA LIMA
ENGENHEIRO CIVIL - RNP: 0601581067

PROPRIETÁRIO:

PREFEITURA MUNICIPAL DE ARACATI/CE

EMPRESA CONTRATADA:

GEOPAC
AV. PADRE ANTONIO TOMÁS, N.º 2420, SALA 301
BAIRRO ALDEOTA | FORTALEZA/CE
FONE: 85 3241-3147 | EMAIL: GEOPAC@GEOPAC.COM.BR

OBRA:

DRENAGEM DO CANAL DA VILA SÃO FRANCISCO

PROJETO:

PROJETO DE DRENAGEM

CONTEÚDO / IDENTIFICAÇÃO DOS DESENHOS:

01. PLANTA BAIXA
02. PERFIL LONGITUDINAL

PRANCHA: 01/08

LOCAL: VILA SÃO FRANCISCO - ARACATI/CE

DATA: FEV/2022

ESCALA: INDICADA

CONTROLE: ARCT C22.09