



QUANTITATIVOS PARA SERVIÇOS		
Especificação	Quantidade	Quantidade
Piso em paralelepípedo - RUA SDO 01	70,75	M ²
Meio fio H=35cm	61,60	M

01 PLANTA BAIXA - RUA SDO 01
ESCALA 1/100

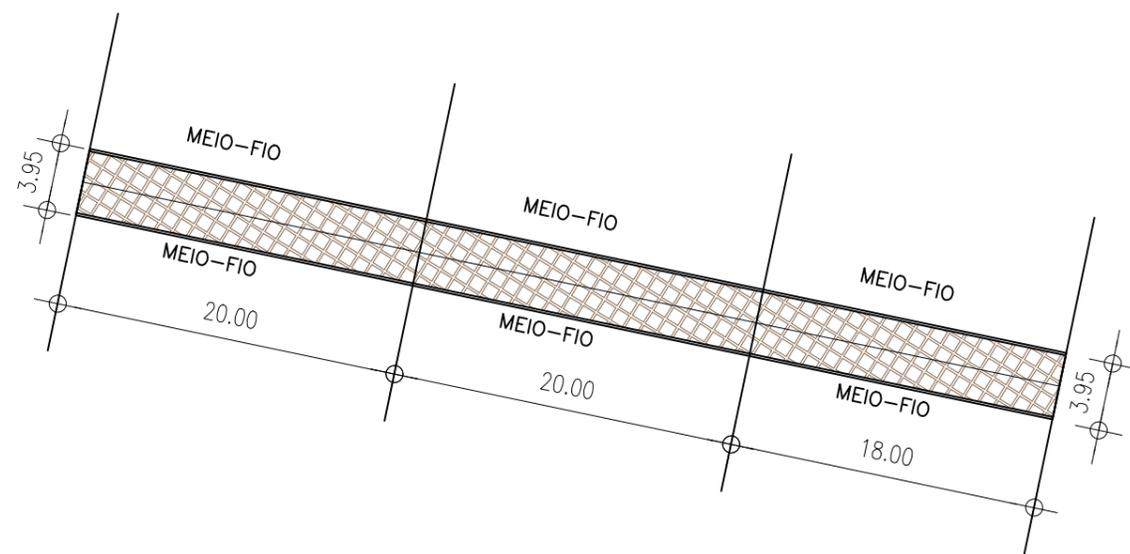


QUANTITATIVOS PARA SERVIÇOS		
Especificação	Quantidade	Quantidade
Piso em paralelepípedo - RUA SDO 03	229,10	M ²
Meio fio H=35cm	123,90	M

02 PLANTA BAIXA - RUA SDO 03
ESCALA 1/200

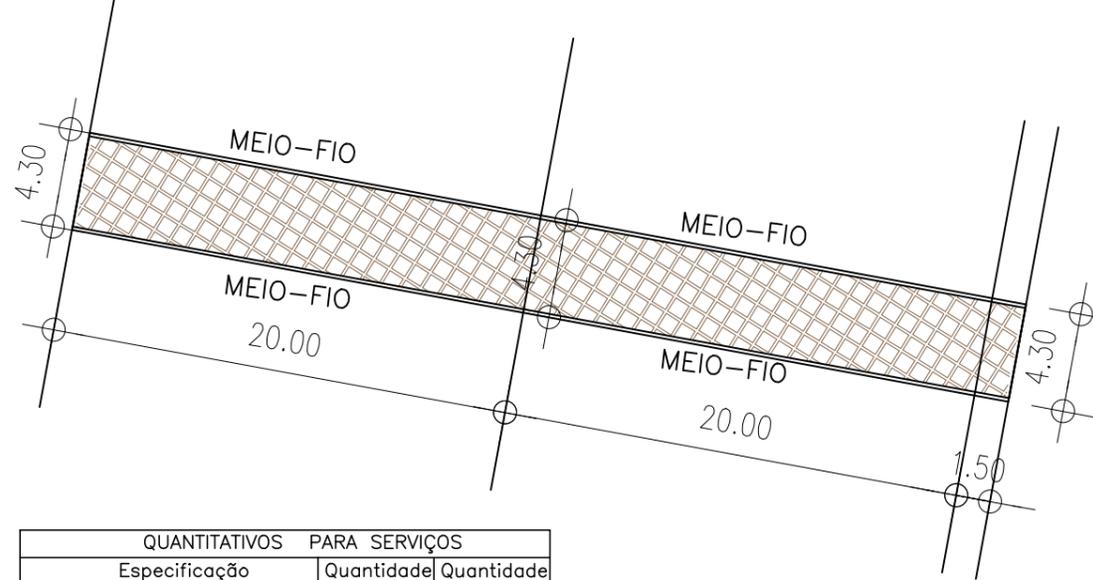

QUANTITATIVOS PARA SERVIÇOS		
Especificação	Quantidade	Quantidade
Piso em paralelepípedo - RUA SDO 04	178,45	M ²
Meio fio H=35cm	91,60	M

03 PLANTA BAIXA - RUA SDO 04
ESCALA 1/150

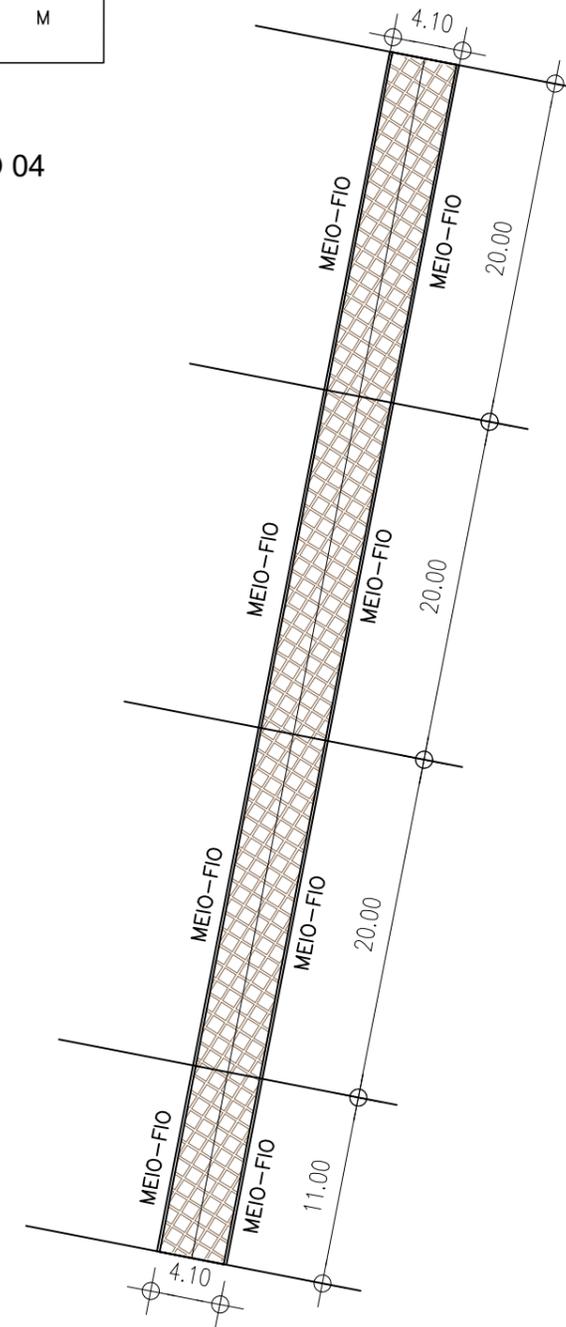

QUANTITATIVOS PARA SERVIÇOS		
Especificação	Quantidade	Quantidade
Piso em paralelepípedo - RUA SDO 02	291,10	M ²
Meio fio H=35cm	150,20	M

04 PLANTA BAIXA - RUA SDO 02
ESCALA 1/200

RUAS	ÁREAS (M ²)
RUA SDO 01	70,75
RUA SDO 02	291,10
RUA SDO 03	229,10
RUA SDO 04	178,45
RUA SDO 05	699,00
RUA SDO 06	415,00
RUA SDO 07	640,00
RUA SDO 08	150,50
RUA SDO 09	155,00
RUA SDO 10	696,00
RUA CAROLINA P. DOS SANTOS	256,00
TRAV. ANTONIO PONCIANO COSTA	540,00
TOTAL DE RUAS	4.320,90

OBSERVAÇÕES:
OBS 01 - CONFERIR TODAS AS MEDIDAS, ANTERIOR A EXECUÇÃO, PARA QUE SEJA REALIZADA AS COMPATIBILIZAÇÕES E AJUSTES FINAIS NO PROJETO.
OBS 02 - QUALQUER ALTERAÇÃO NO PROJETO DEVERÁ SER CONSULTADO AO ENGENHEIRO RESPONSÁVEL PELO PROJETO PARA QUE SE PROPONHA UMA SOLUÇÃO EM CONJUNTO DURANTE A EXECUÇÃO. ESSA SOLUÇÃO SERÁ DOCUMENTADA COM ASSINATURA DO CONSTRUTOR, DO ENGENHEIRO RESPONSÁVEL E DA SECRETARIA RESPONSÁVEL PELA OBRA NA PREFEITURA

SISTEMA DE COORDENADAS - SIRGAS (SIRGAS 2000)
MERIDIANO CENTRAL - 39° W GR.
PROJEÇÃO UNIVERSAL DE MERCATOR (UTM) - ZONA 24M

LEGENDA - EM PLANTA

— MEIO-FIO EXISTENTE	~ CURVA DE NÍVEL
— TRECHO SEM PAVIMENTO	● POSTE
— PAVIMENTAÇÃO ASFÁLTICA	— MURO
— MEIO-FIO PROJETADO	— ALINHAMENTO (ESTACAS)
— CERCA	▲ SENTIDO DA ÁGUA
— PROJEÇÃO COBERTA/EDIFICAÇÃO	⊗ VEGETAÇÃO
— TRECHO PROJETADO	

LEGENDA - EM PERFIL

— TERRENO NATURAL - PERFIL LONGITUDINAL
— TERRENO PROJETADO - PERFIL LONGITUDINAL

SINALIZAÇÃO HORIZONTAL

— LINHA DUPLA CONTÍNUA	— SINAL DE PARE
— LINHA DE RETENÇÃO (MARCA TRANSV.)	

ASSINATURAS E APROVAÇÃO

PROJETISTA	PROPRIETÁRIO
THIAGO PEREIRA GOMES ENGENHEIRO CIVIL	

APROVAÇÃO

--	--

PREFEITURA MUNICIPAL DE ARACATI
PREFEITURA MUNICIPAL DE ARACATI
PAVIMENTAÇÃO EM PARALELEPÍEDO NO BARRIO NOSSA SENHORA DE FÁTIMA
PAVIMENTAÇÃO EM PARALELEPÍEDO NO BARRIO NOSSA SENHORA DE FÁTIMA
IDENTIFICAÇÃO DOS DESENHOS:
01. PLANTA BAIXA - RUA SDO 01
02. PLANTA BAIXA - RUA SDO 03
03. PLANTA BAIXA - RUA SDO 04
04. PLANTA BAIXA - RUA SDO 02

LOCAL: NOSSA SENHORA DE FÁTIMA - ARACATICE
DATA: MAR/2023
PROJETA: 03/05
AUTOR: VIVIANNE NUNES
INDICADA